

高機能消防指令システム

設計図面

令和 8 年 3 月

天草広域連合消防本部

図面目録


図面番号	局名・図面名称	備考
1	位置図	
2	システム系統図(参考図)	
3	天草広域連合消防本部・中央消防署 配置図	
4	天草広域連合消防本部・中央消防署 1階平面図(参考図)	
5	天草広域連合消防本部・中央消防署 2階平面図(参考図)	
6	天草広域連合消防本部・中央消防署 3階平面図(参考図)	
7	天草広域連合消防本部・中央消防署 屋上平面図(参考図)	
8	天草広域連合消防本部・中央消防署 2階機器配置図(現状)(参考図)	
9	天草広域連合消防本部・中央消防署 2階機器配置図(仮設)(参考図)	
10	天草広域連合消防本部・中央消防署 2階機器配置図(撤去)(参考図)	
11	天草広域連合消防本部・中央消防署 2階機器配置図(移設)(参考図)	
12	北消防署 1階平面図(参考図)	
13	北消防署 松島分署 1階平面図(参考図)	
14	北消防署 東天草分署 1階平面図(参考図)	
15	中央消防署 有明分署 1階平面図(参考図)	
16	中央消防署 御所浦分署 1階平面図(参考図)	
17	中央消防署 御所浦分署 屋上平面図(参考図)	
18	中央消防署 倉岳分署 1階平面図(参考図)	
19	中央消防署 新和分署 1階平面図(参考図)	
20	中央消防署 五和分署 1階平面図(参考図)	
21	中央消防署 茶北分署 1階平面図(参考図)	
22	南消防署 1階平面図(参考図)	
23	南消防署 西天草分署 1階平面図(参考図)	
24	南消防署 河浦分署 1階平面図(参考図)	

位置図



工事名	高機能消防指令システム		
図面名	位置図		
作成年月日	令和 8年 3月		
縮尺	NS	図面番号	1
会社名	三井共同建設コンサルタント株式会社		
事業者名	天草広域連合消防本部		


システム系統図 (参考図)

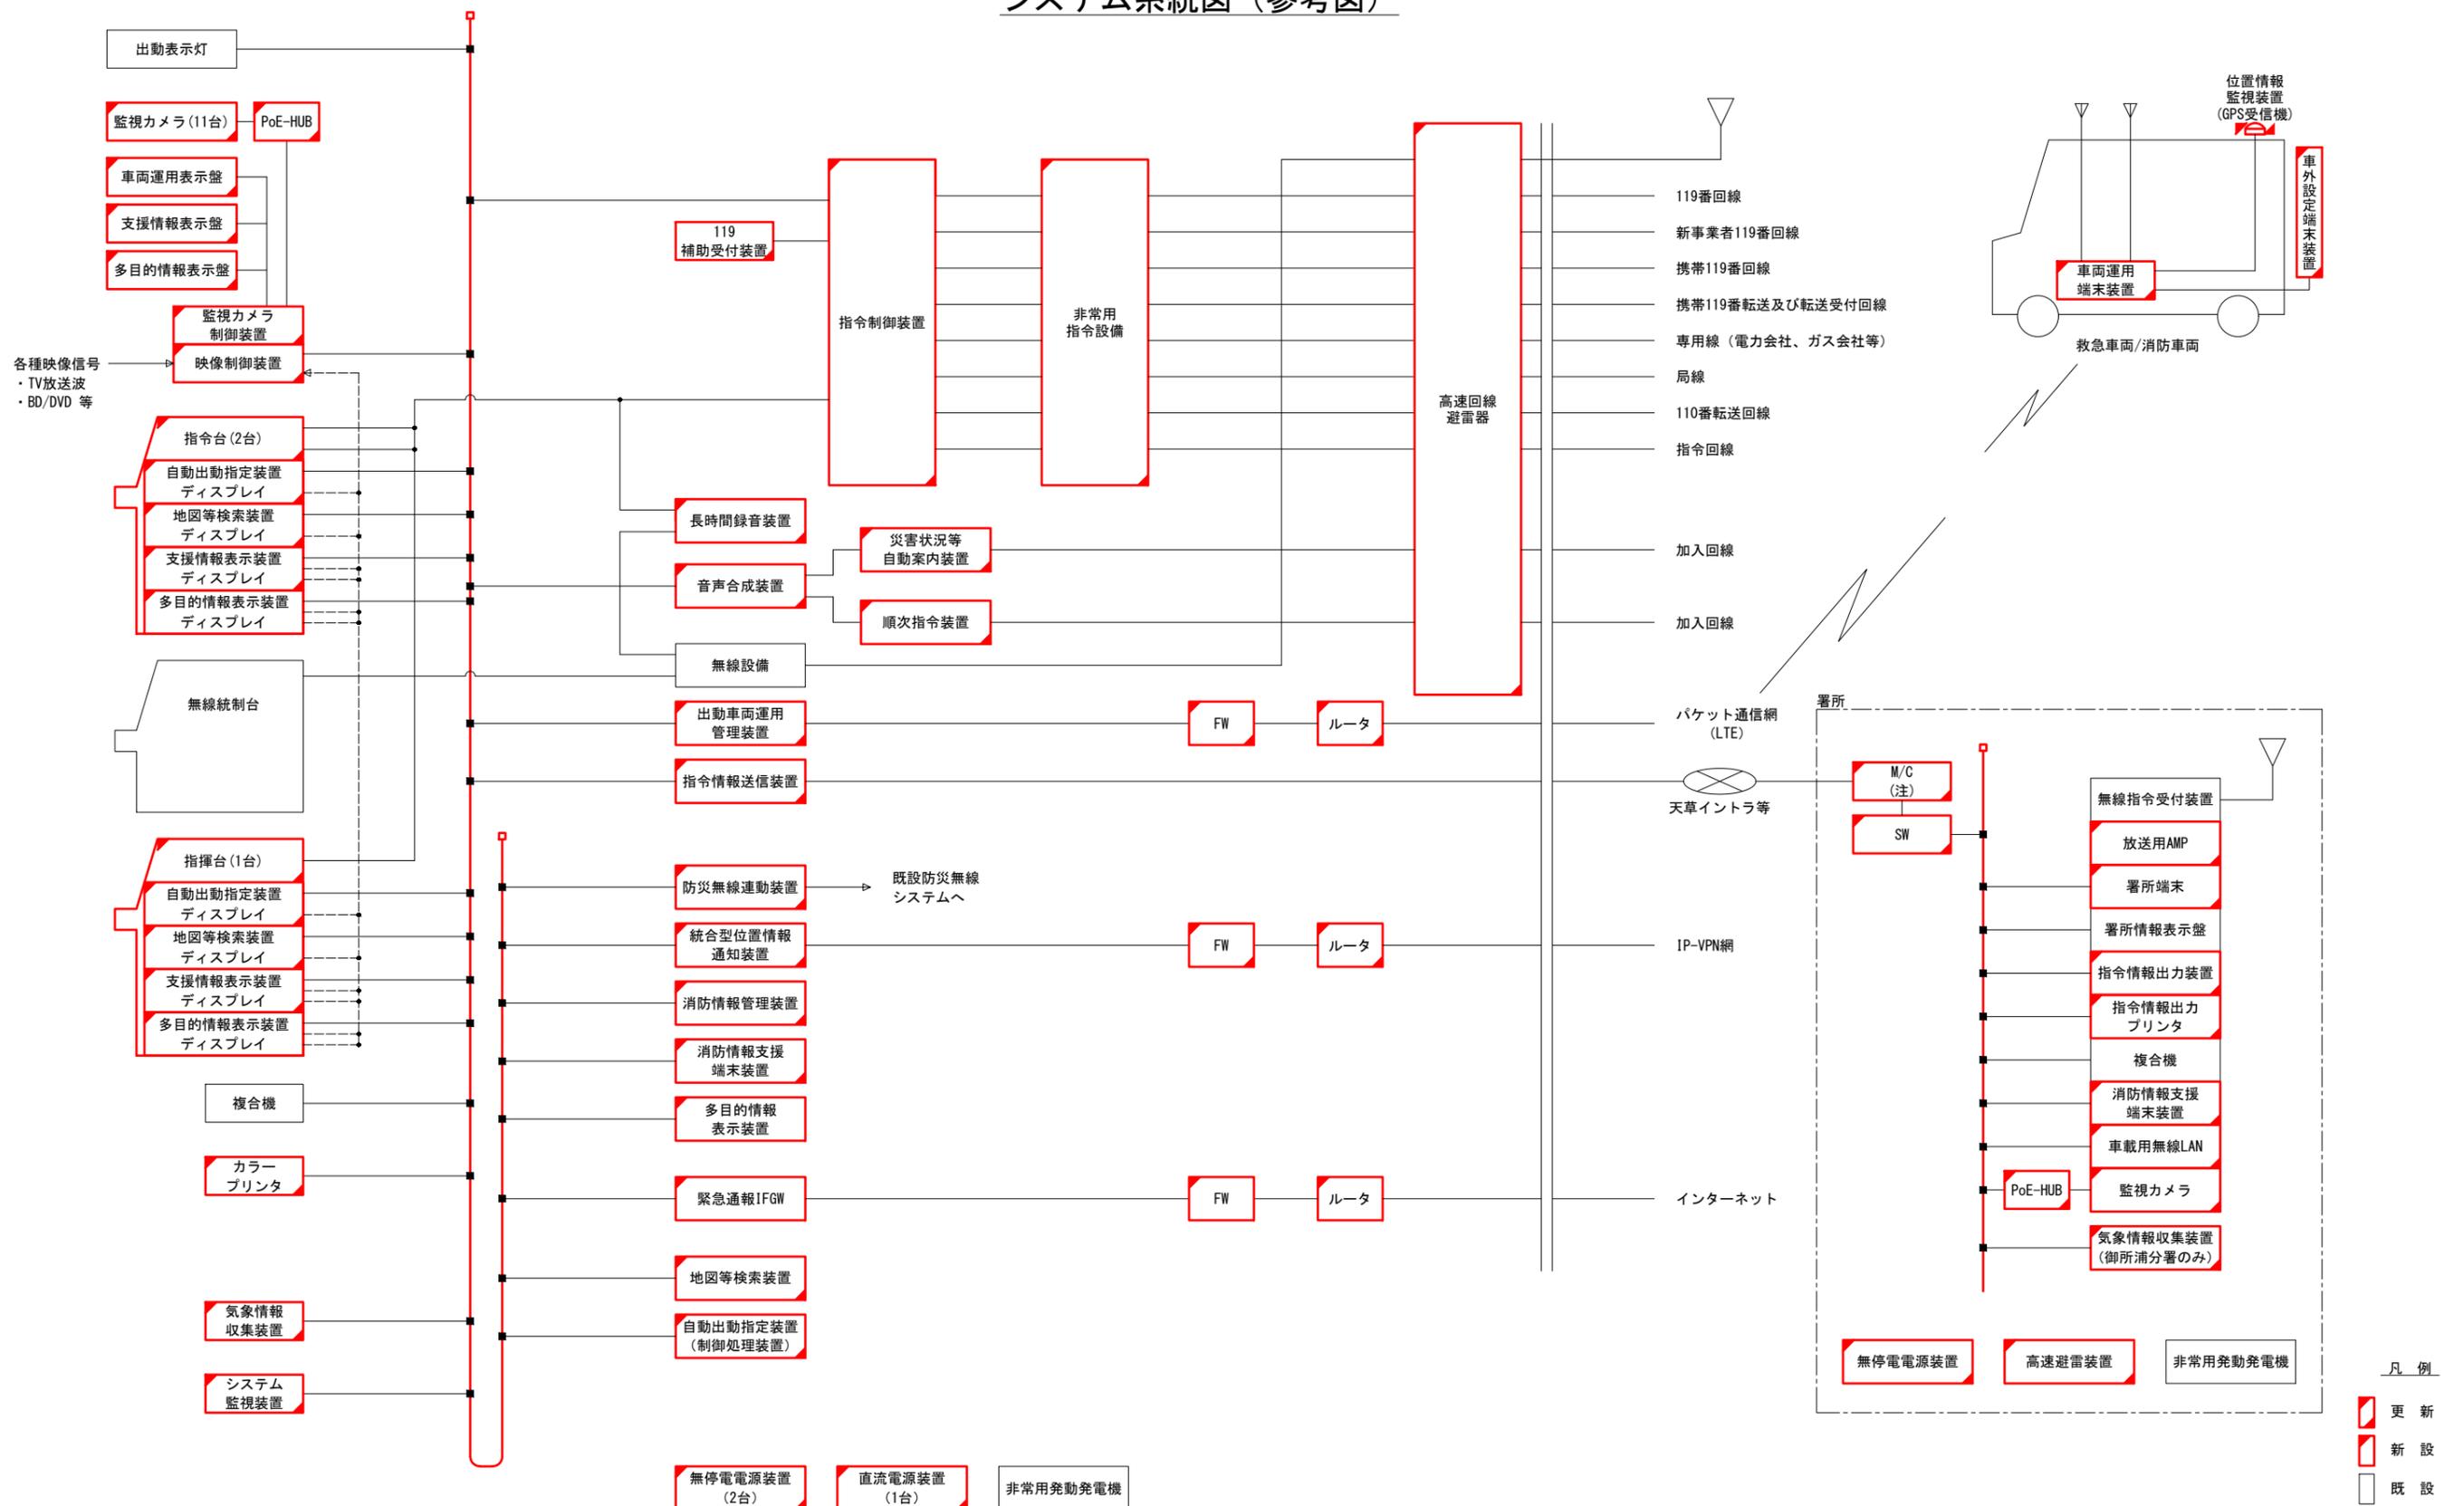

工事名	高機能消防指令システム		
図面名	システム系統図 (参考図)		
作成年月日	令和 8年 3月		
縮尺	NS	図面番号	2
会社名	三井共同建設コンサルタント株式会社		
事業者名	天草広域連合消防本部		


注記: 北署、松島分署、東天草分署は除く。

天草広域連合消防本部・中央消防署 配置図 S=1/600

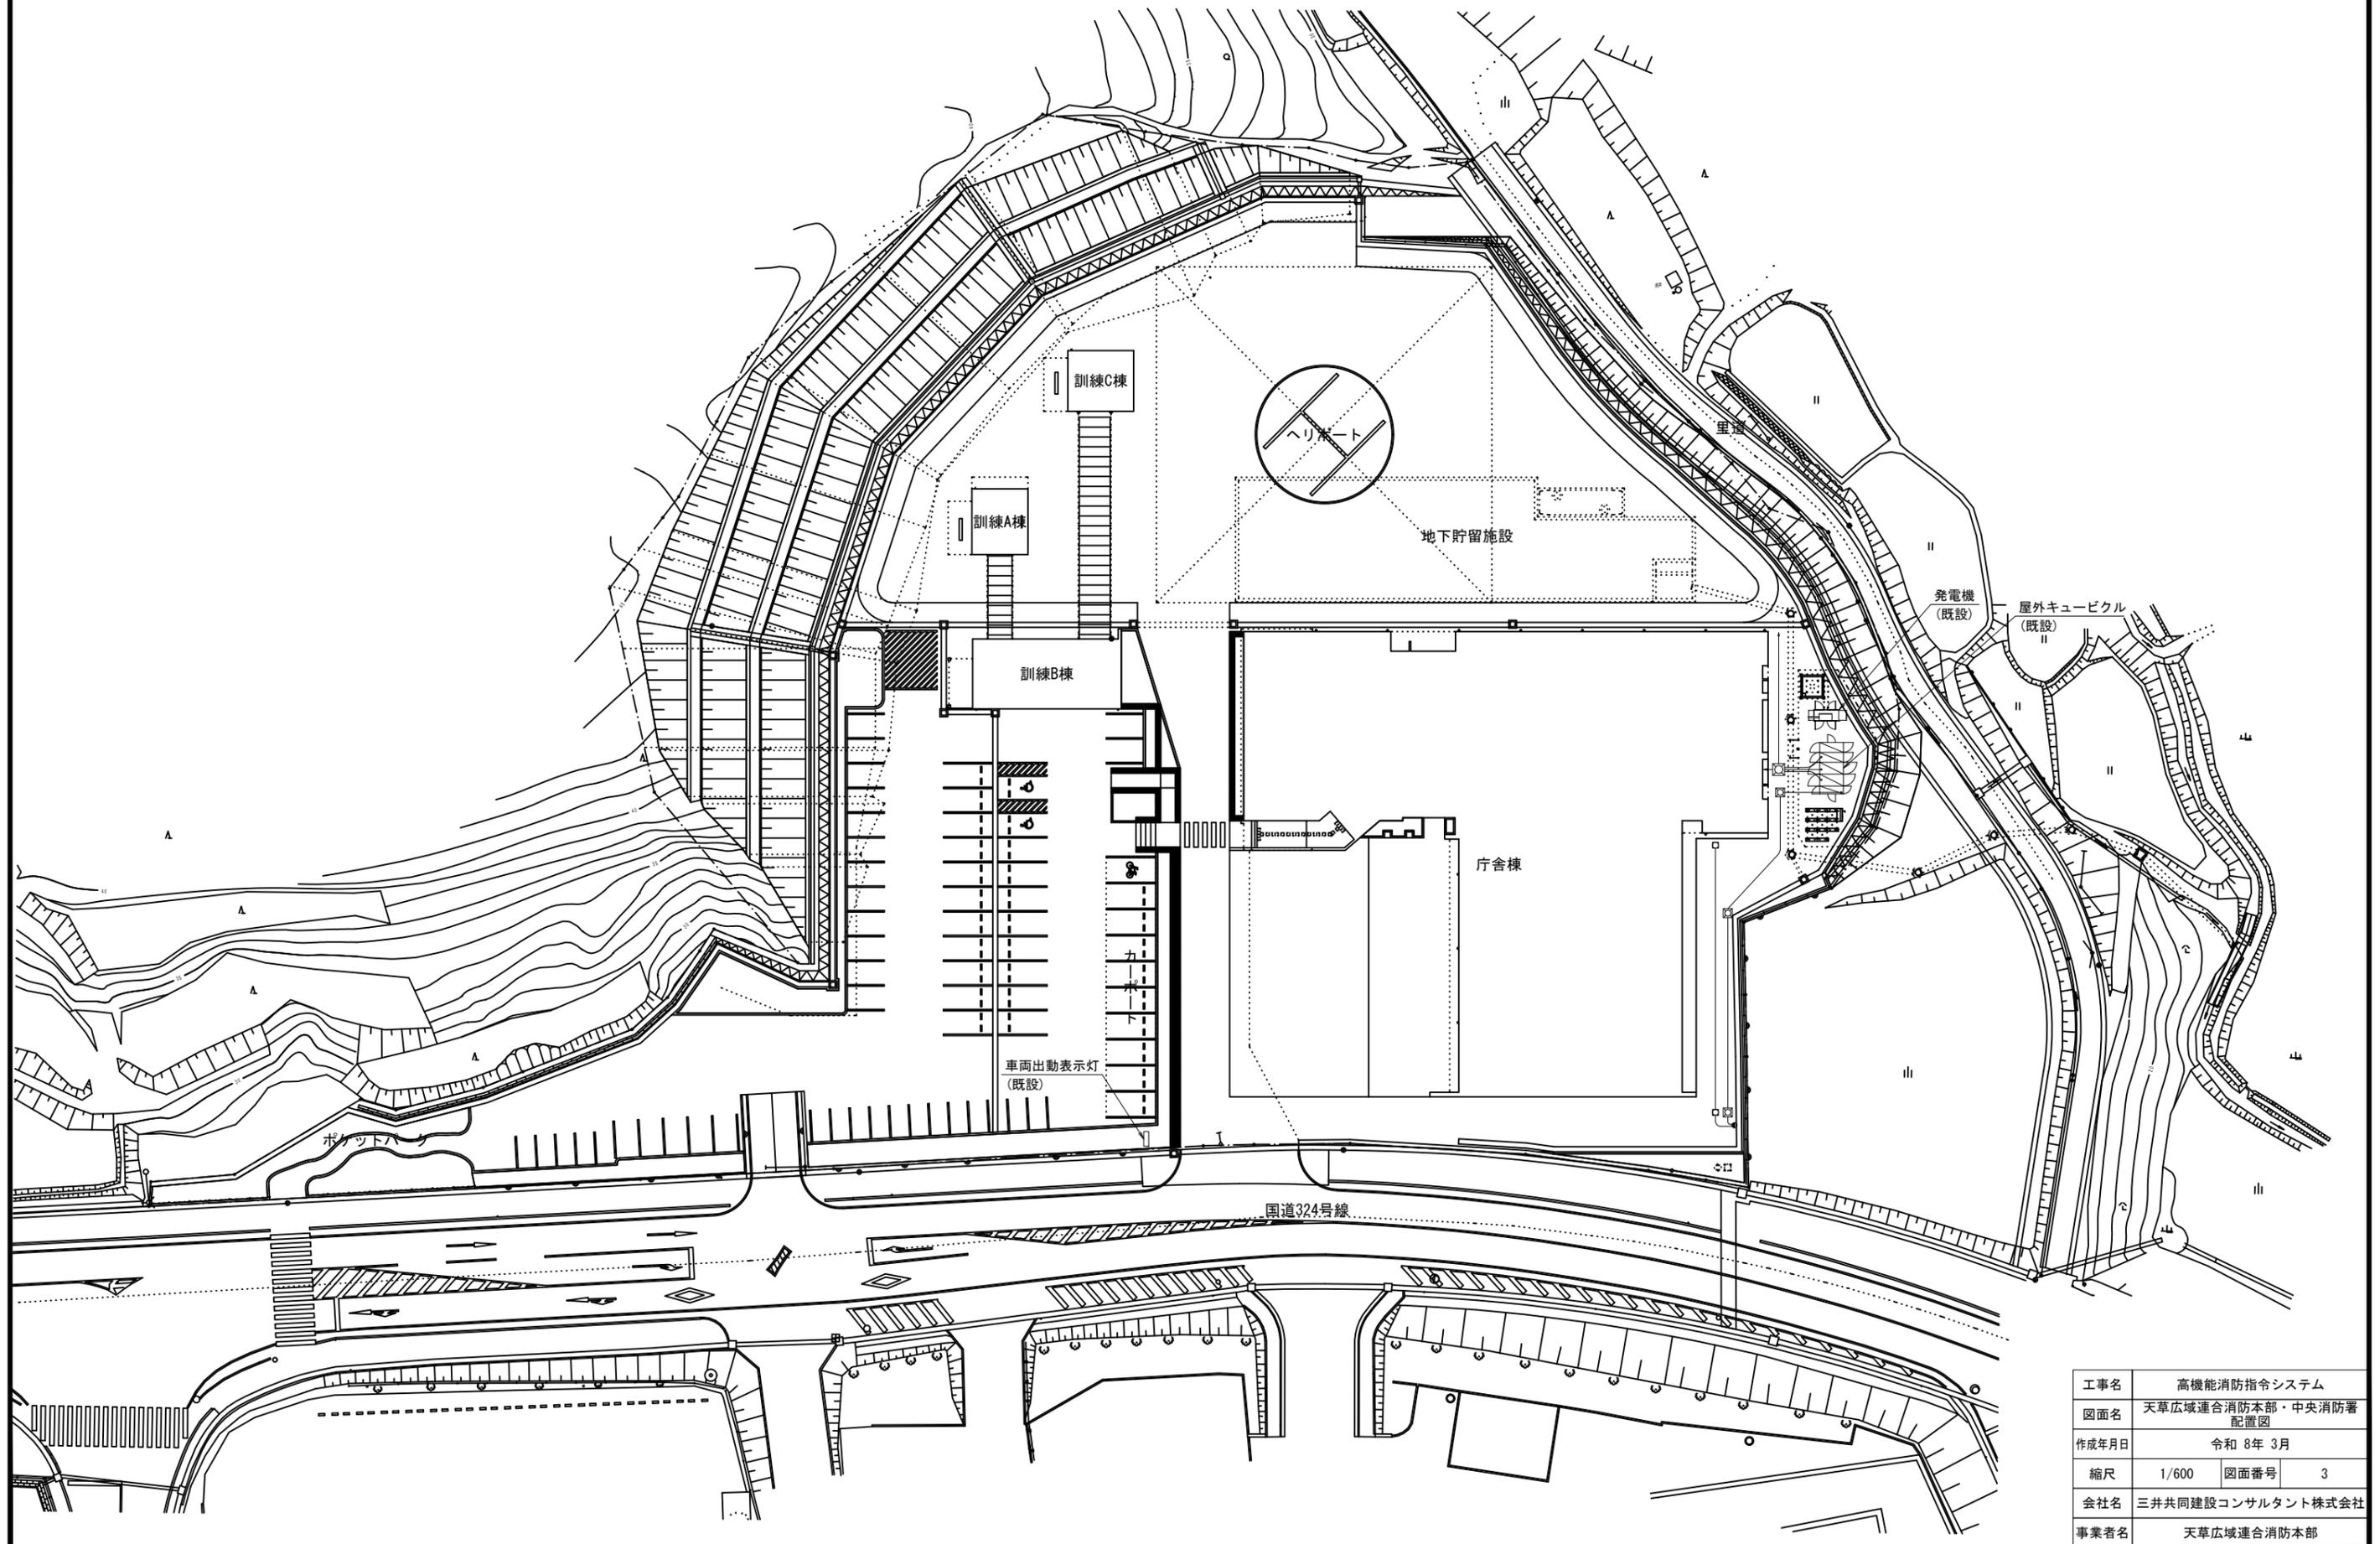

工事名	高機能消防指令システム		
図面名	天草広域連合消防本部・中央消防署 配置図		
作成年月日	令和 8年 3月		
縮尺	1/600	図面番号	3
会社名	三井共同建設コンサルタント株式会社		
事業者名	天草広域連合消防本部		


天草広域連合消防本部・中央消防署 1階平面図 (参考図) S=1/200

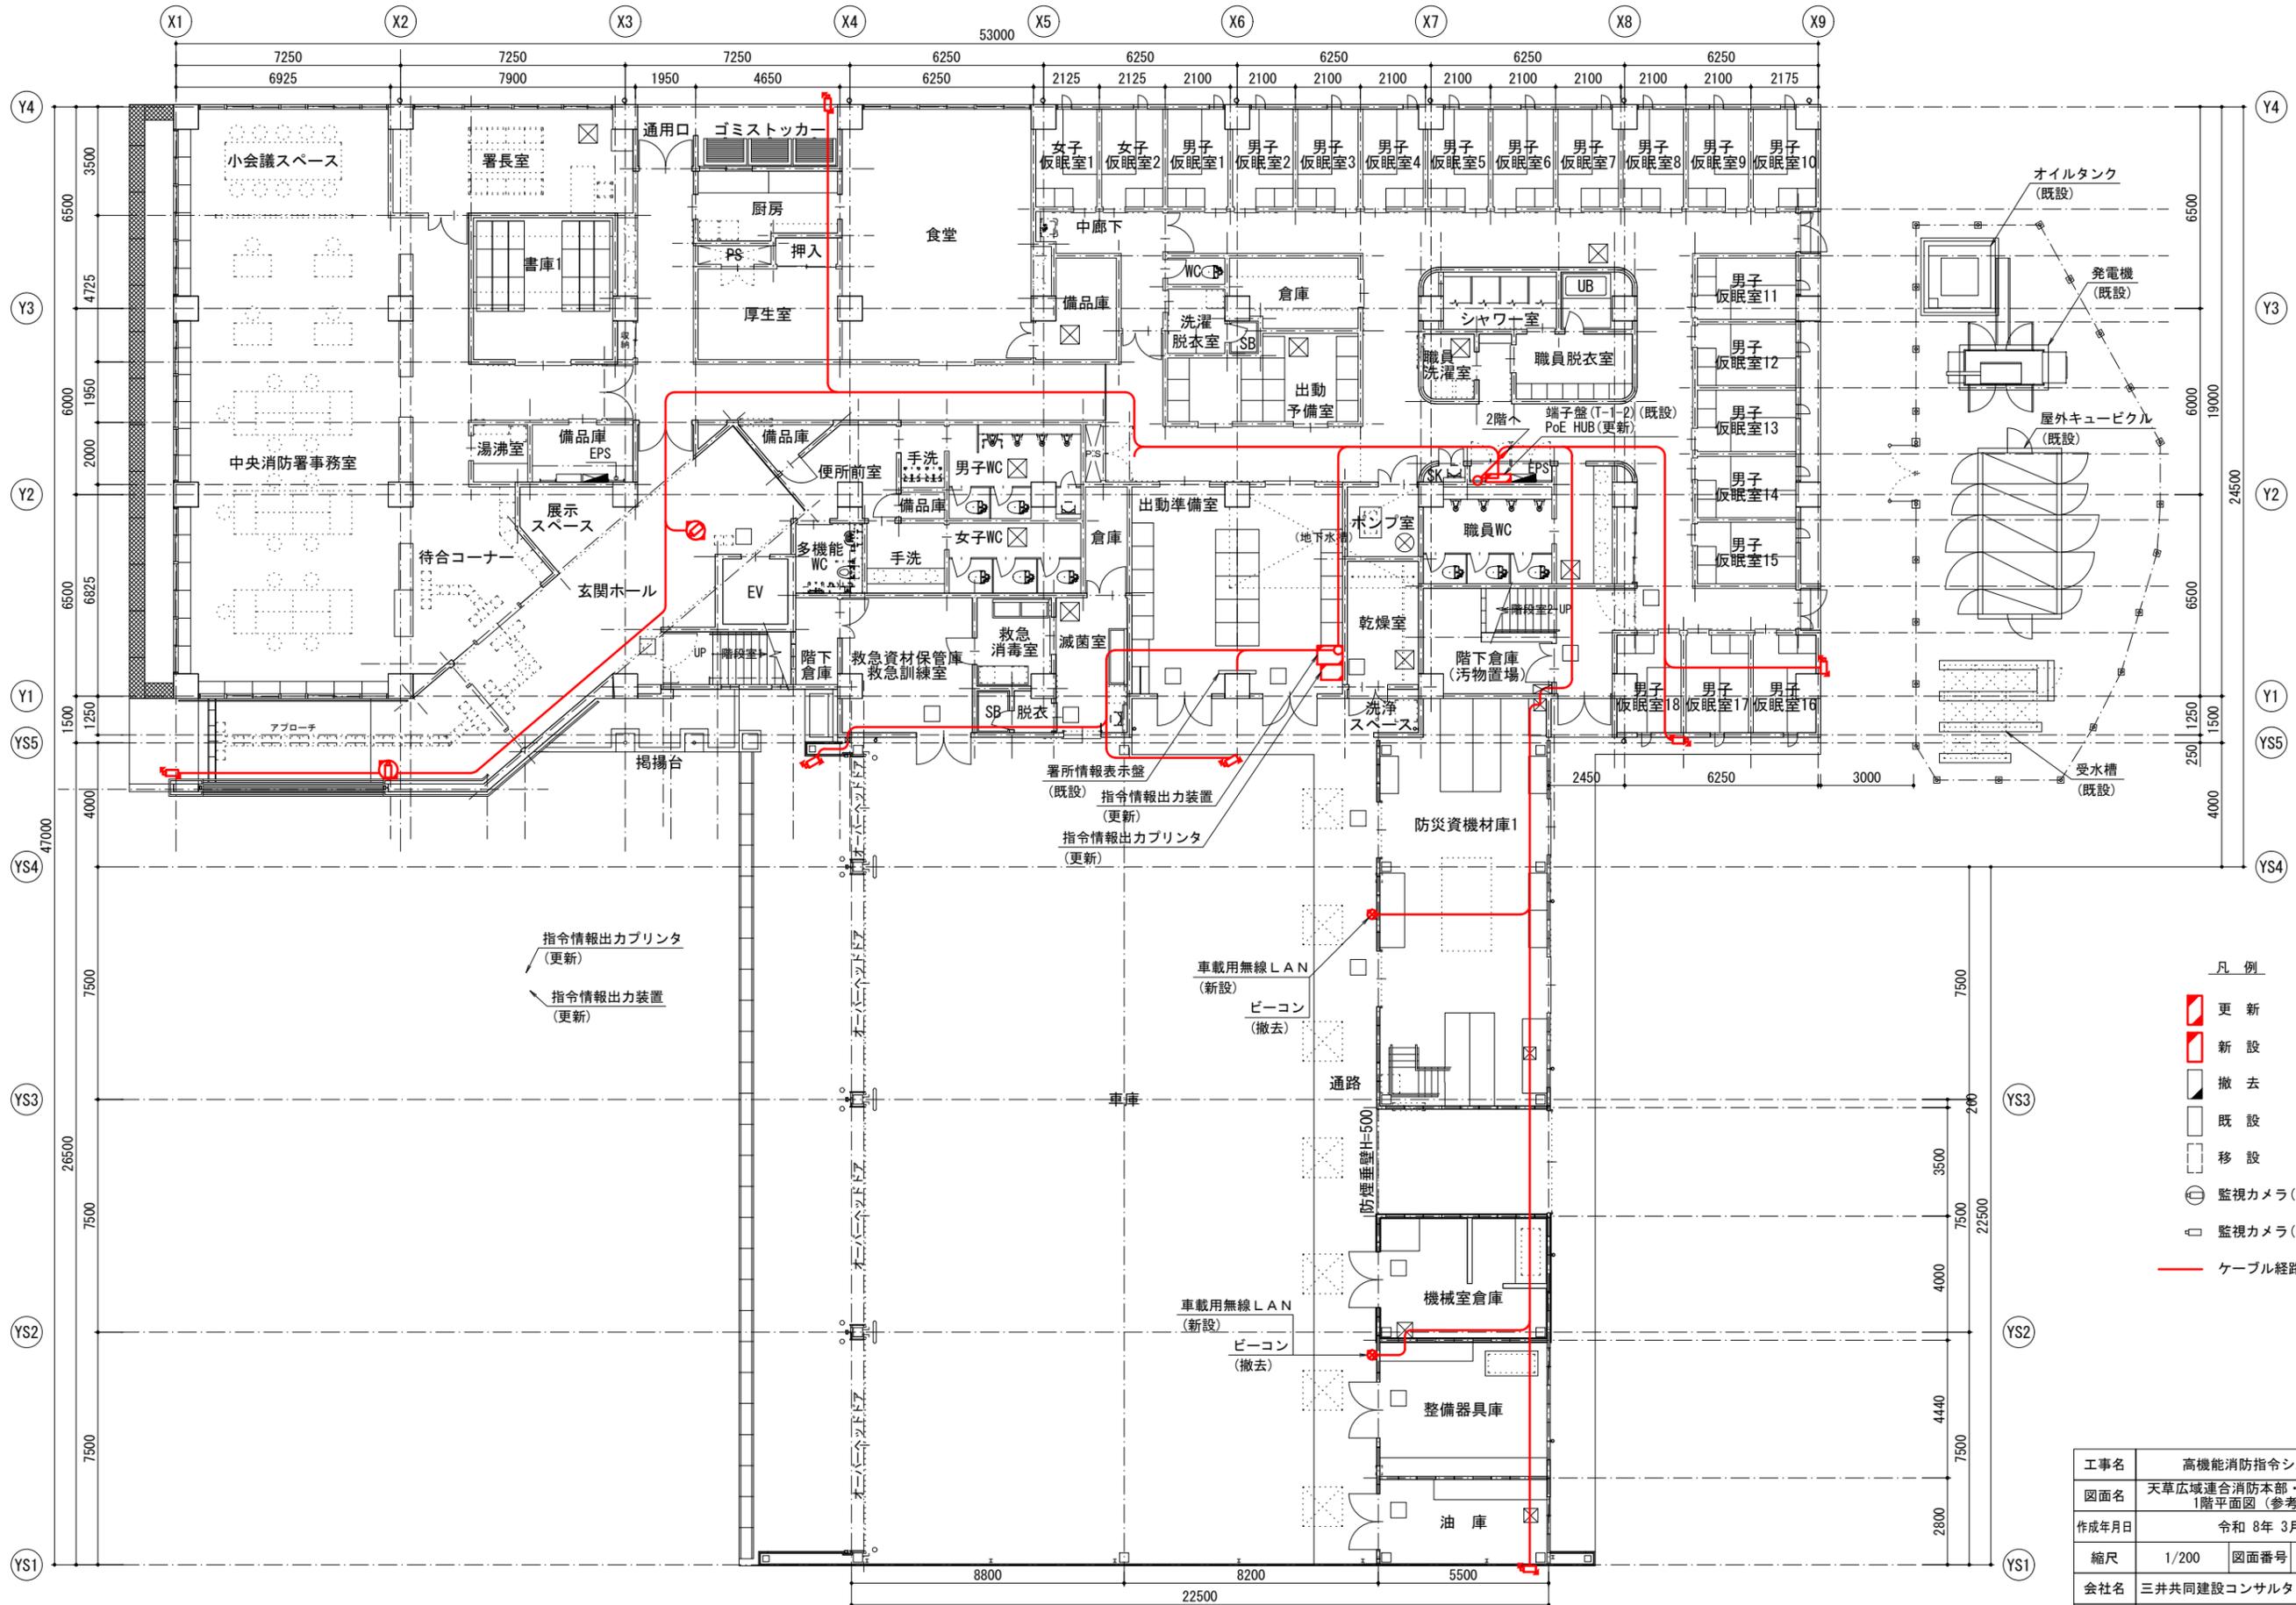

- 凡例
- ▬ 更新
 - ▬ 新設
 - 撤去
 - 既設
 - 移設
 - 監視カメラ(ドーム式)
 - 監視カメラ(固定式)
 - ケーブル経路

工事名	高機能消防指令システム		
図面名	天草広域連合消防本部・中央消防署 1階平面図 (参考図)		
作成年月日	令和 8年 3月		
縮尺	1/200	図面番号	4
会社名	三井共同建設コンサルタント株式会社		
事業者名	天草広域連合消防本部		


天草広域連合消防本部・中央消防署 2階平面図 (参考図) S=1/200

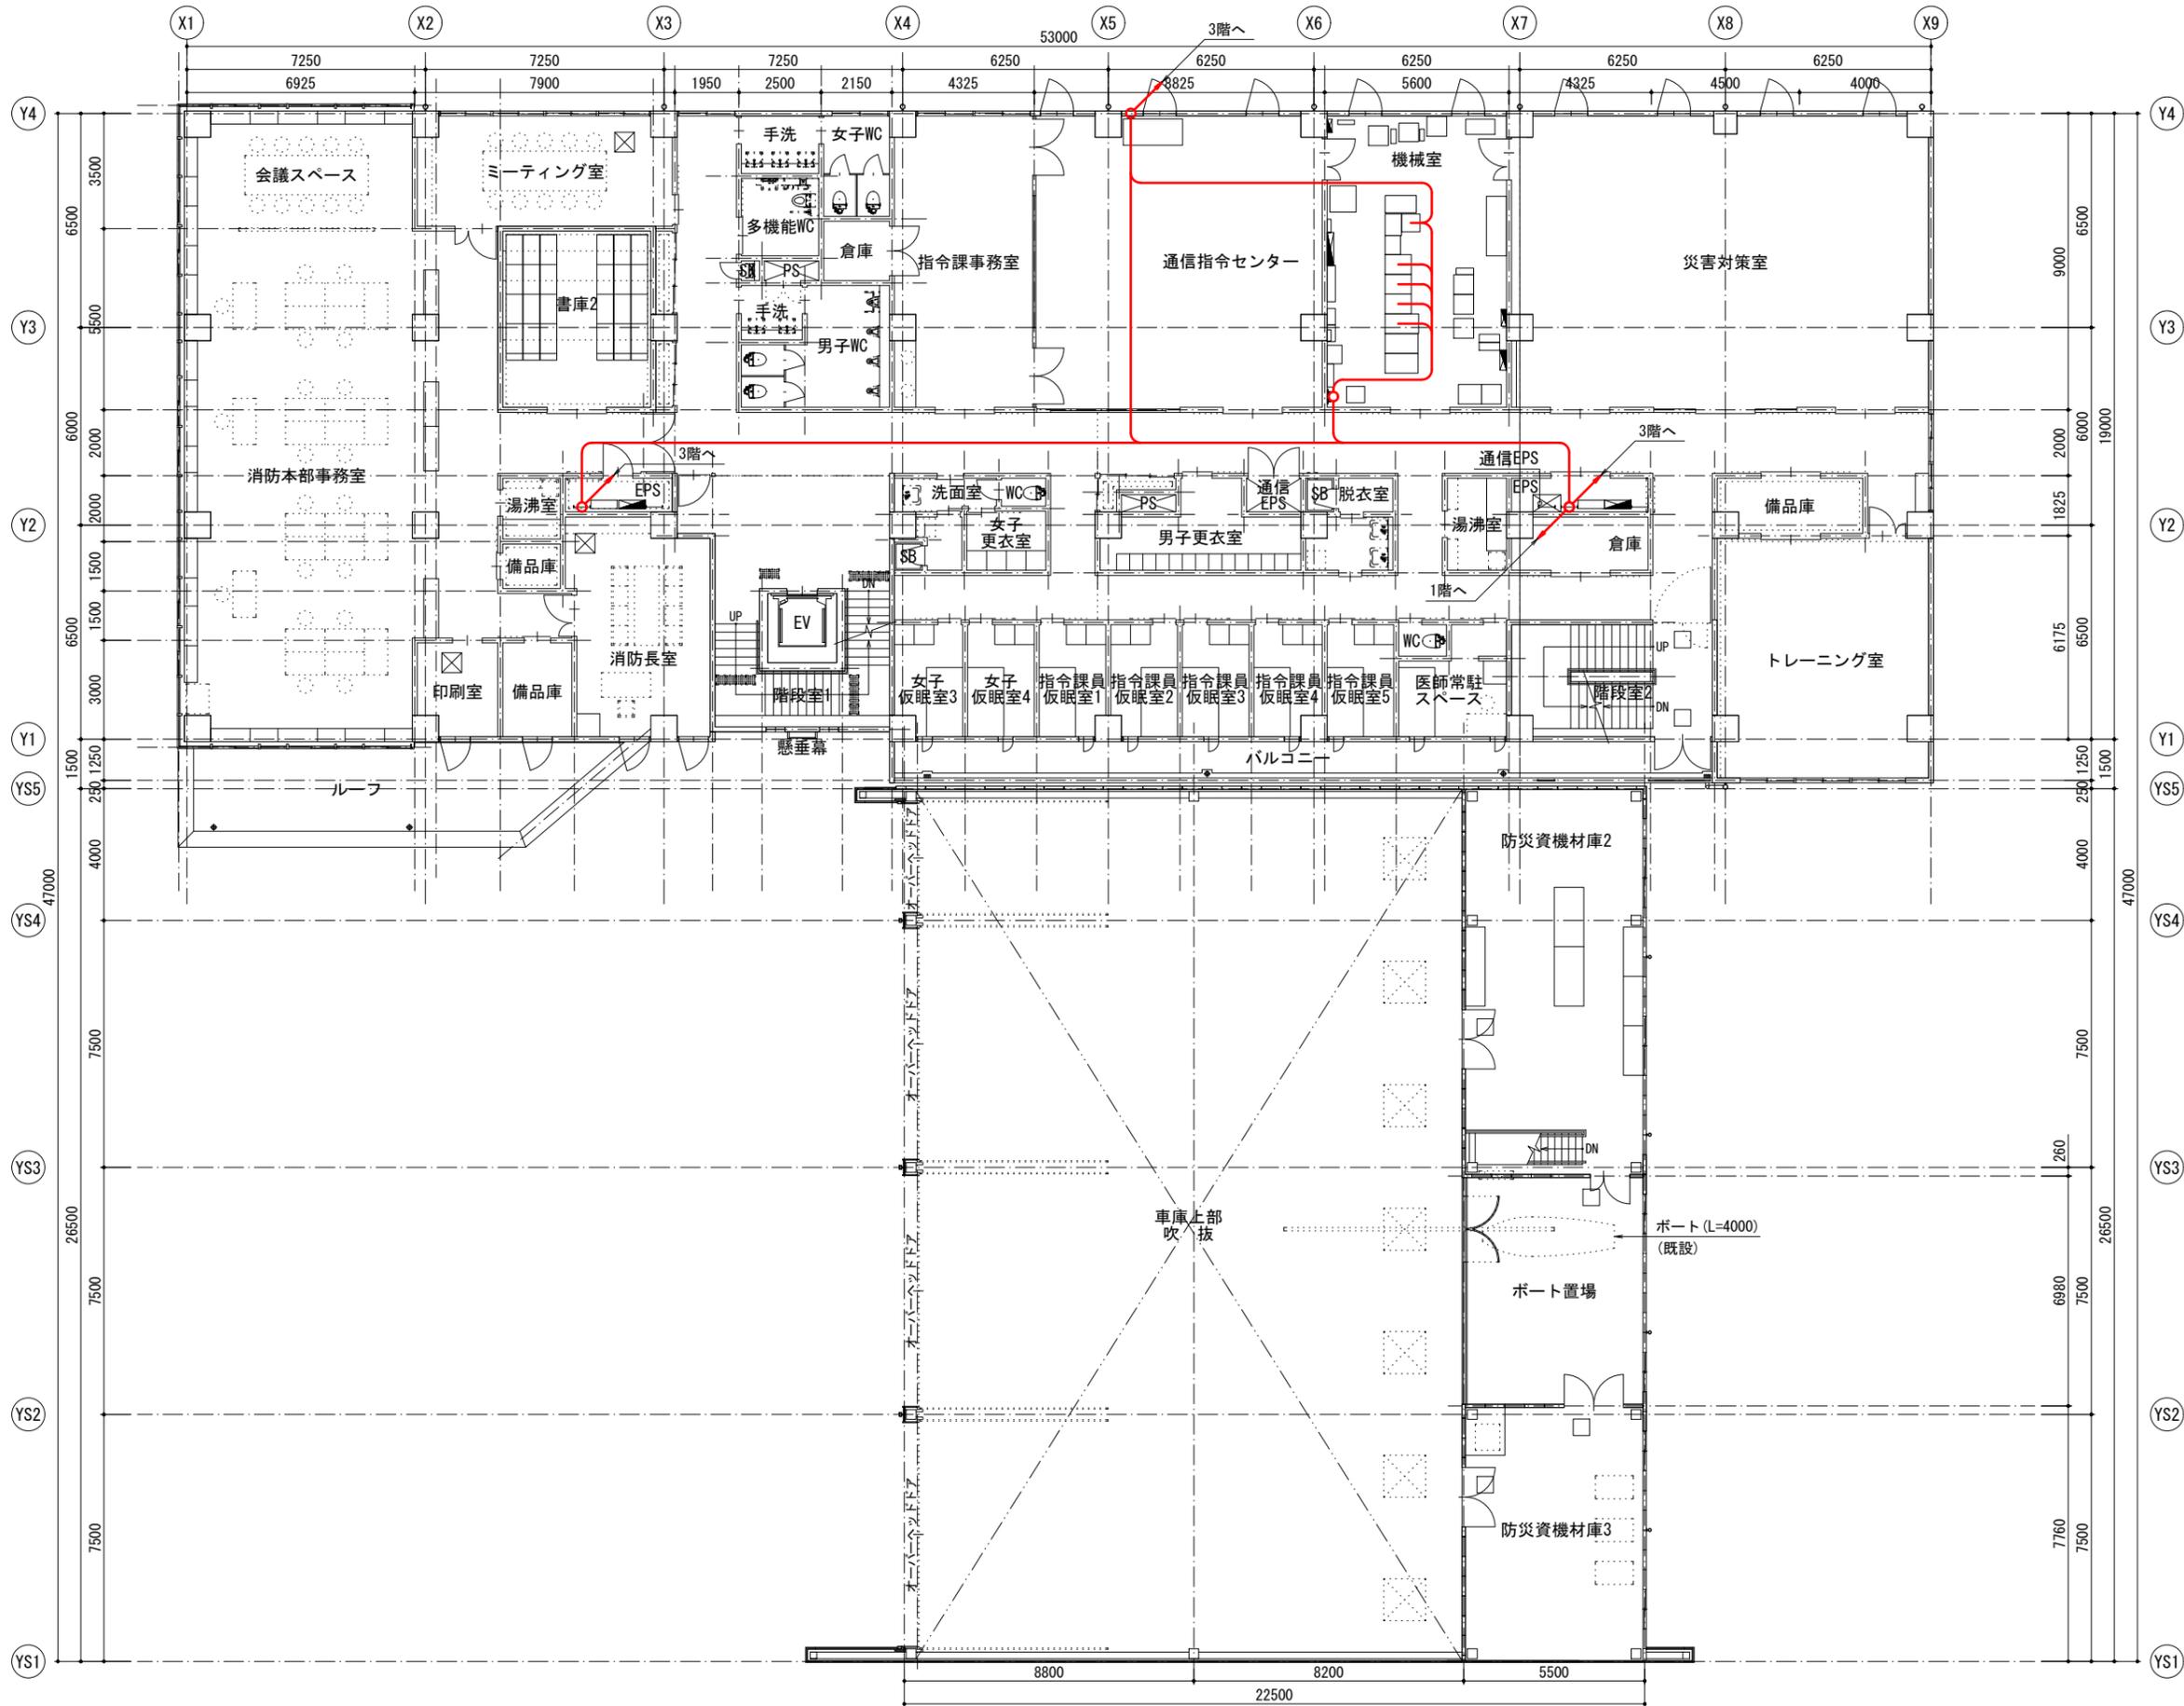

- 凡例
- 更新
 - 新設
 - 撤去
 - 既設
 - 移設
 - 監視カメラ(ドーム式)
 - 監視カメラ(固定式)
 - ケーブル経路

工事名	高機能消防指令システム		
図面名	天草広域連合消防本部・中央消防署 2階平面図		
作成年月日	令和 8年 3月		
縮尺	1/200	図面番号	5
会社名	三井共同建設コンサルタント株式会社		
事業者名	天草広域連合消防本部		


天草広域連合消防本部・中央消防署 3階平面図 (参考図) S=1/200

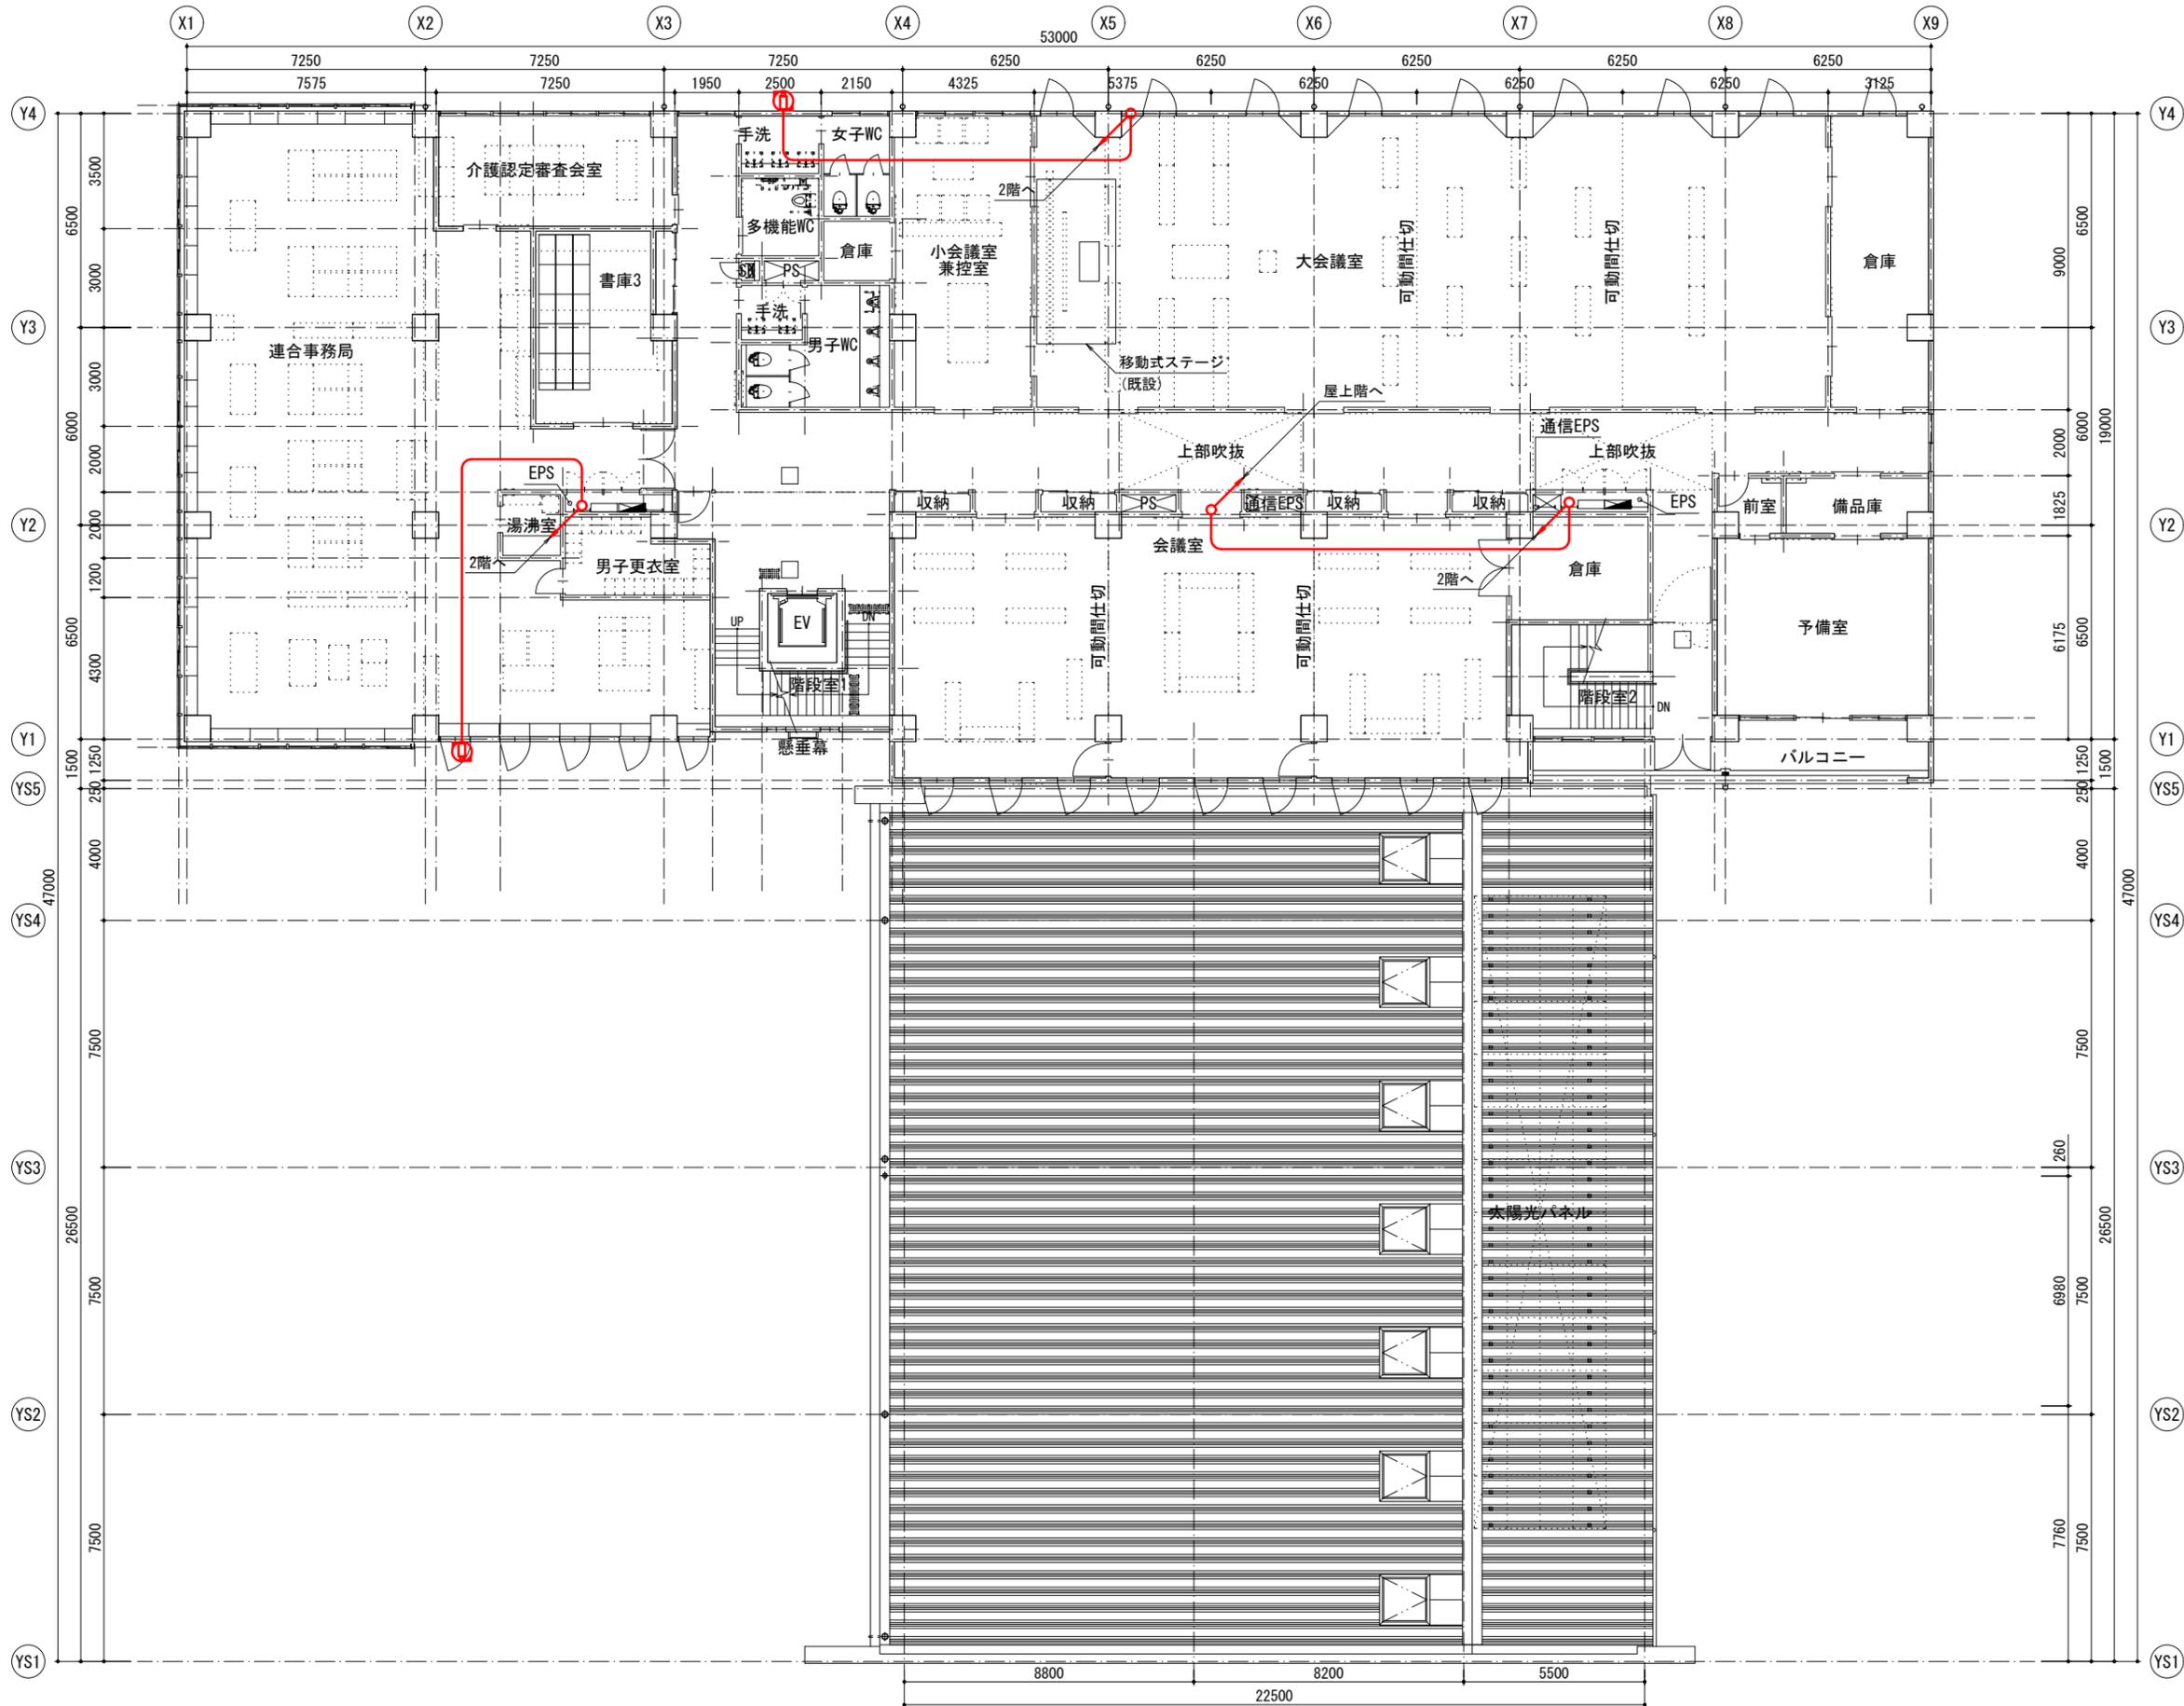

- 凡例
- 更新
 - 新設
 - 撤去
 - 既設
 - 移設
 - 監視カメラ(ドーム式)
 - 監視カメラ(固定式)
 - ケーブル経路

工事名	高機能消防指令システム		
図面名	天草広域連合消防本部・中央消防署 3階平面図 (参考図)		
作成年月日	令和 8年 3月		
縮尺	1/200	図面番号	6
会社名	三井共同建設コンサルタント株式会社		
事業者名	天草広域連合消防本部		


天草広域連合消防本部・中央消防署 屋上平面図（参考図） S=1/200

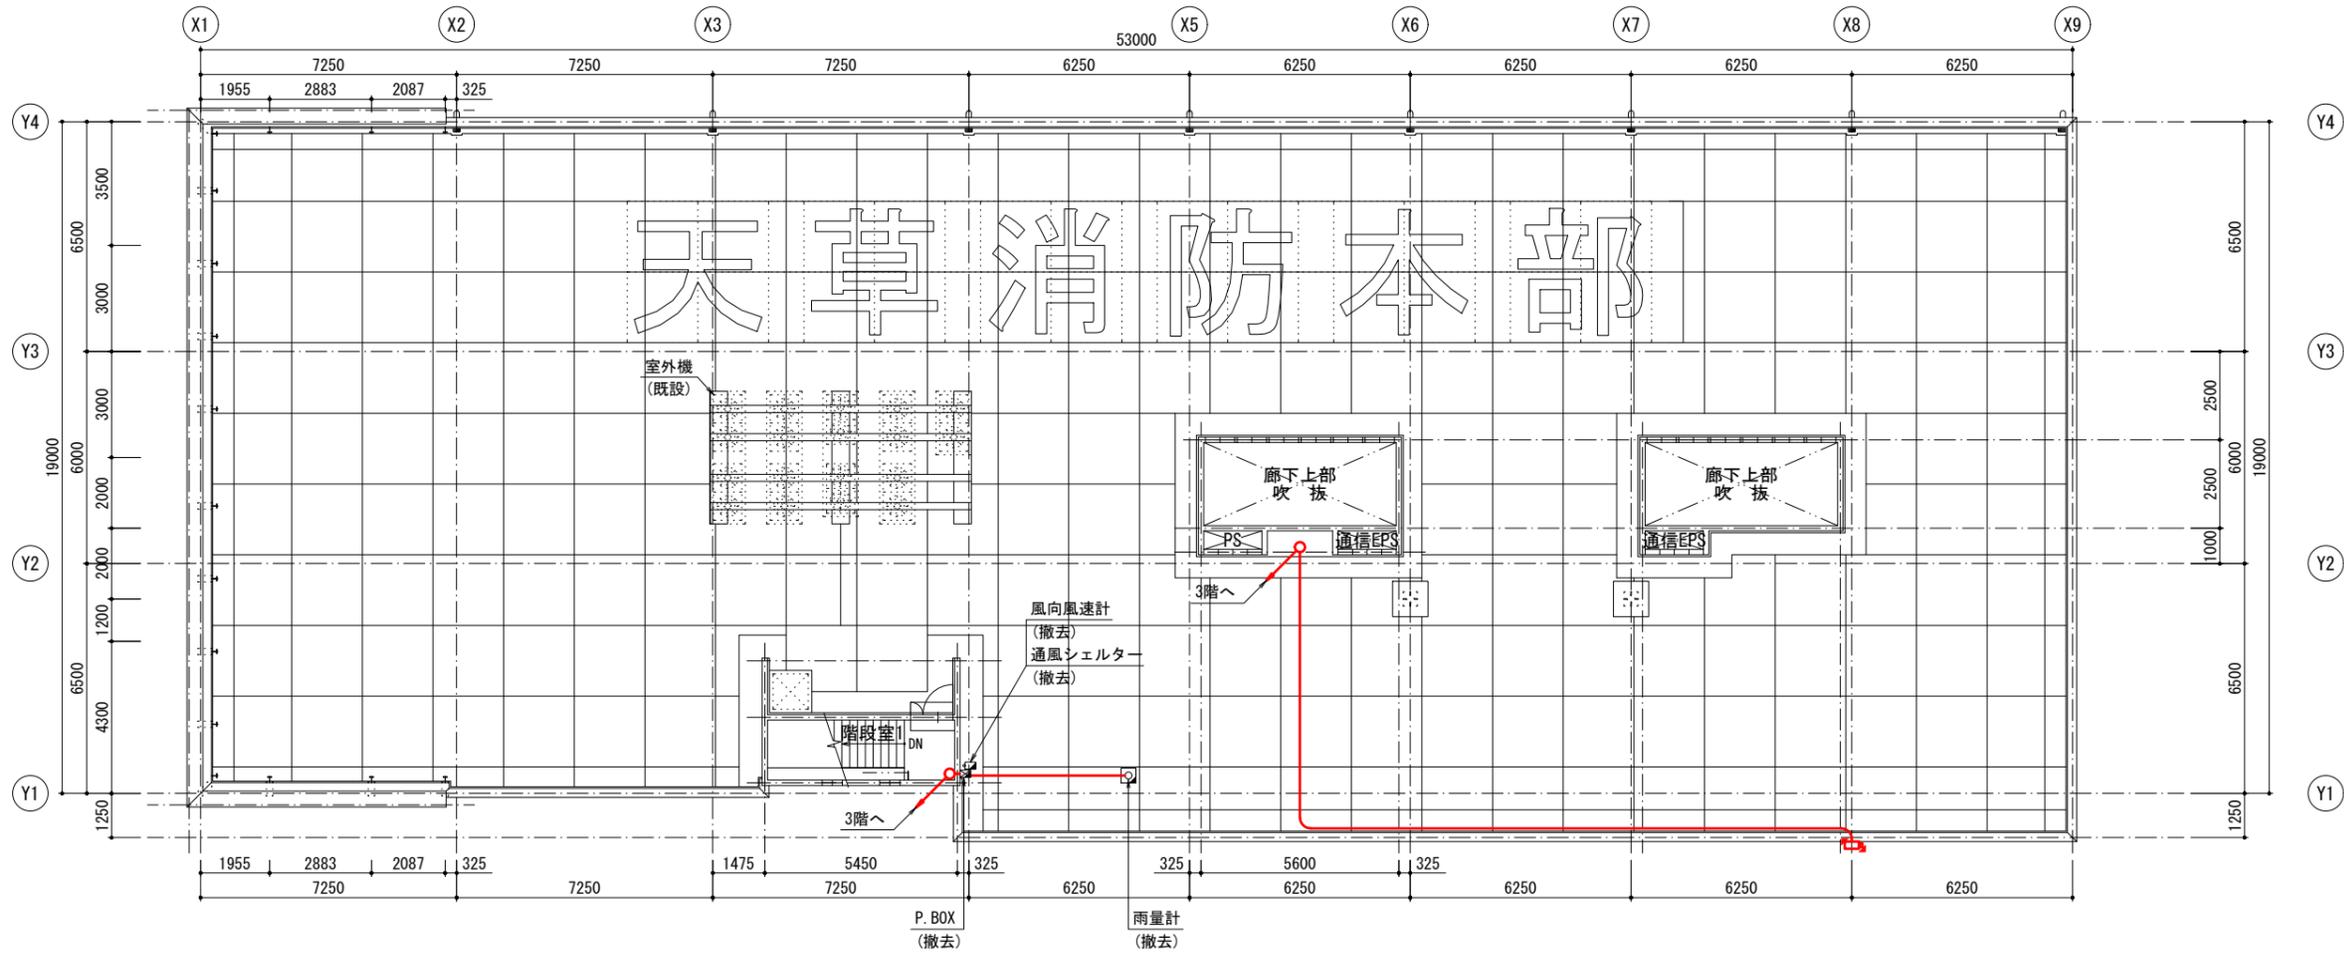

- 凡例
- 更新
 - 新設
 - 撤去
 - 既設
 - 移設
 - 監視カメラ(ドーム式)
 - 監視カメラ(固定式)
 - ケーブル経路

工事名	高機能消防指令システム		
図面名	天草広域連合消防本部・中央消防署 屋上平面図（参考図）		
作成年月日	令和 8年 3月		
縮尺	1/200	図面番号	7
会社名	三井共同建設コンサルタント株式会社		
事業者名	天草広域連合消防本部		

天草広域連合消防本部・中央消防署 2階機器配置図(現状) S=1/100
(参考図)

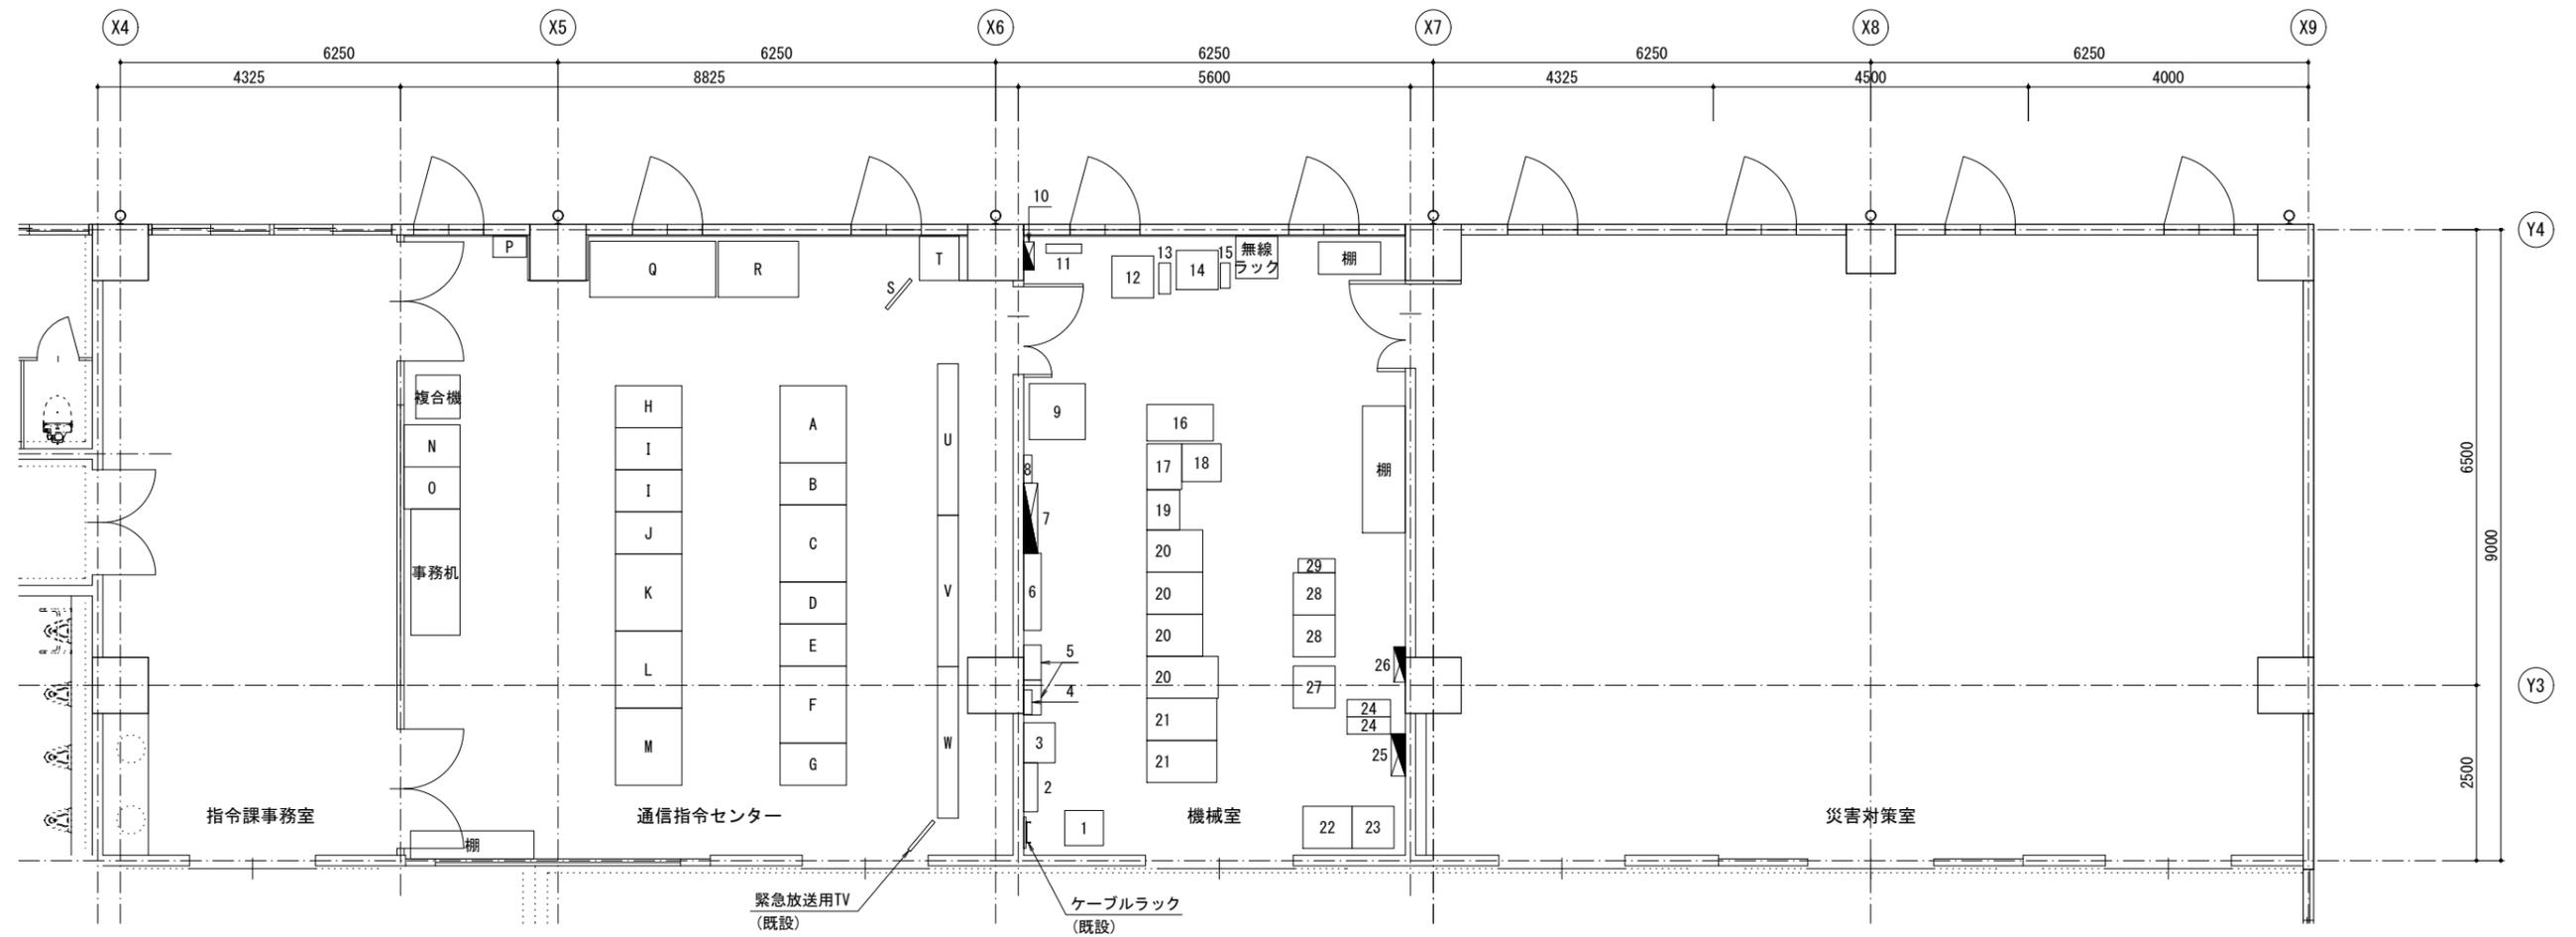

通信指令センター 機器一覧表

番号	機器名称	備考
A	指令台1	既設
B	指令台1(増設1)	既設
C	指令台2	既設
D	指令台2(増設2)	既設
E	拡張台2	既設
F	指令台3	既設
G	指令台3(増設3)	既設
H	無線統制台	既設
I	無線拡張台	既設
J	拡張台1	既設
K	指揮台	既設
L	指揮台(増設4)	既設
M	拡張台3	既設
N	モノクロプリンタ	既設
	119FAX	既設
O	カラープリンタ	既設
P	非常用指令設備	既設
Q	システム監視ラック	既設
	高所監視カメラPC	既設
	庁舎監視カメラPC	既設
	管理監視制御卓PC	既設
	警告灯	既設
	指令情報出力プリンタ	既設
	気象PC(指令室)	既設
	トンネルモニター盤	既設

番号	機器名称	備考
R	県防災システム	既設
S	監視カメラモニタ(天吊り)	既設
T	映像制御架	既設
	計測震度計	既設
U	支援情報表示盤	既設
V	車両運用表示盤	既設
W	多目的情報表示盤	既設

機械室 機器一覧表

番号	機器名称	備考
1	耐雷トランス	既設
2	MDF盤	既設
3	庁舎交換機	既設
4	リレー盤	既設
5	高速回線避雷ユニット1	既設
	高速回線避雷ユニット2	既設
6	配線盤	既設
7	分電盤(指令システム)	既設
8	接地端子盤	既設
9	統制台送受話部(天草市)	既設
10	UPS入出力分電盤(県防災無線)	既設
11	UPS(3kVA)(県防災無線)	既設
12	遠隔制御装置(天草市)	既設
13	UPS(1.5kVA)	既設
14	遠隔制御装置(上天草市)	既設
	遠隔制御装置(苓北町)	既設
15	UPS(0.5kVA)	既設
16	天草管内防災無線集中制御装置	既設
17	指令制御装置	既設
18	監視カメラ設備用ラック	既設
19	放送録音装置架	既設
20	指令ラック	既設
21	イントララック	既設
22	直流電源装置(蓄電池盤)	既設
23	直流電源装置(電源装置)	既設
24	UPS(5kVA) 2台	既設

番号	機器名称	備考
25	交流・直流分電盤	既設
26	分電盤	既設
27	直流電源装置(無線システム)	既設
28	無線回線制御装置	既設
29	UPS(3kVA)(無線システム)	既設

- 凡例
- 更新
 - 新設
 - 撤去
 - 既設
 - 移設
 - 監視カメラ(ドーム式)
 - 監視カメラ(固定式)
 - ケーブル経路

工事名	高機能消防指令システム		
図面名	天草広域連合消防本部・中央消防署 2階機器配置図(現状)(参考図)		
作成年月日	令和 8年 3月		
縮尺	1/100	図面番号	8
会社名	三井共同建設コンサルタント株式会社		
事業者名	天草広域連合消防本部		

天草広域連合消防本部・中央消防署 2階機器配置図(仮設) S=1/100
(参考図)



通信指令センター 機器一覧表


番号	機器名称	備考
A	指令台1	既設
B	指令台1(増設1)	既設
C	指令台2	既設
D	指令台2(増設2)	既設
E	拡張台2	既設
F	指令台3	既設
G	指令台3(増設3)	既設
H	無線統制台	既設
I	無線拡張台	既設
J	拡張台1	既設
K	指揮台	既設
L	指揮台(増設4)	既設
M	拡張台3	既設
N	モノクロプリンタ	既設
	119FAX	既設
O	カラープリンタ	既設
P	非常用指令設備	移設
Q	システム監視ラック	既設
	高所監視カメラPC	既設
	庁舎監視カメラPC	既設
	管理監視制御卓PC	既設
	警告灯	既設
	指令情報出力プリンタ	既設
	気象PC(指令室)	既設
	トンネルモニター盤	既設

番号	機器名称	備考
R	県防災システム	既設
S	監視カメラモニタ(天吊り)	既設
T	映像制御架	既設
	計測震度計	既設
U	支援情報表示盤	既設
V	車両運用表示盤	既設
W	多目的情報表示盤	既設
a	指令台 1	新設
b	指令台 2	新設
c	拡張台 2	新設
d	指揮台	新設
e	拡張台 3	新設
f	非常用指令設備	新設

機械室 機器一覧表


番号	機器名称	備考
1	耐雷トランス	既設
2	MDF盤	既設
3	庁舎交換機	既設
4	リレー盤	更新
5	高速回線避雷ユニット1	更新
	高速回線避雷ユニット2	更新
6	配線盤	既設
7	分電盤(指令システム)	既設
8	接地端子盤	既設
9	統制台送受話部(天草市)	既設
10	UPS入出力分電盤(県防災無線)	既設
11	UPS(3kVA)(県防災無線)	既設
12	遠隔制御装置(天草市)	既設
13	UPS(1.5kVA)	既設
14	遠隔制御装置(上天草市)	既設
	遠隔制御装置(苓北町)	既設
15	UPS(0.5kVA)	既設
16	天草管内防災無線集中制御装置	更新
17	指令制御装置	更新
18	監視カメラ設備用ラック	更新
19	放送録音装置架	更新
20	指令ラック	更新
21	イントララック	既設
22	直流電源装置(蓄電池盤)	更新
23	直流電源装置(電源装置)	更新
24	UPS(5kVA) 2台	更新

番号	機器名称	備考
25	交流・直流分電盤	既設
26	分電盤	既設
27	直流電源装置(無線システム)	既設
28	無線回線制御装置	既設
29	UPS(3kVA)(無線システム)	既設
30	指令システム分電盤	新設
31	指令システム配線盤	新設
32	仮設ラック	新設

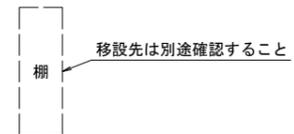

工事名	高機能消防指令システム		
図面名	天草広域連合消防本部・中央消防署 2階機器配置図(仮設)(参考図)		
作成年月日	令和 8年 3月		
縮尺	1/100	図面番号	9
会社名	三井共同建設コンサルタント株式会社		
事業者名	天草広域連合消防本部		

天草広域連合消防本部・中央消防署 2階機器配置図(撤去) S=1/100
(参考図)

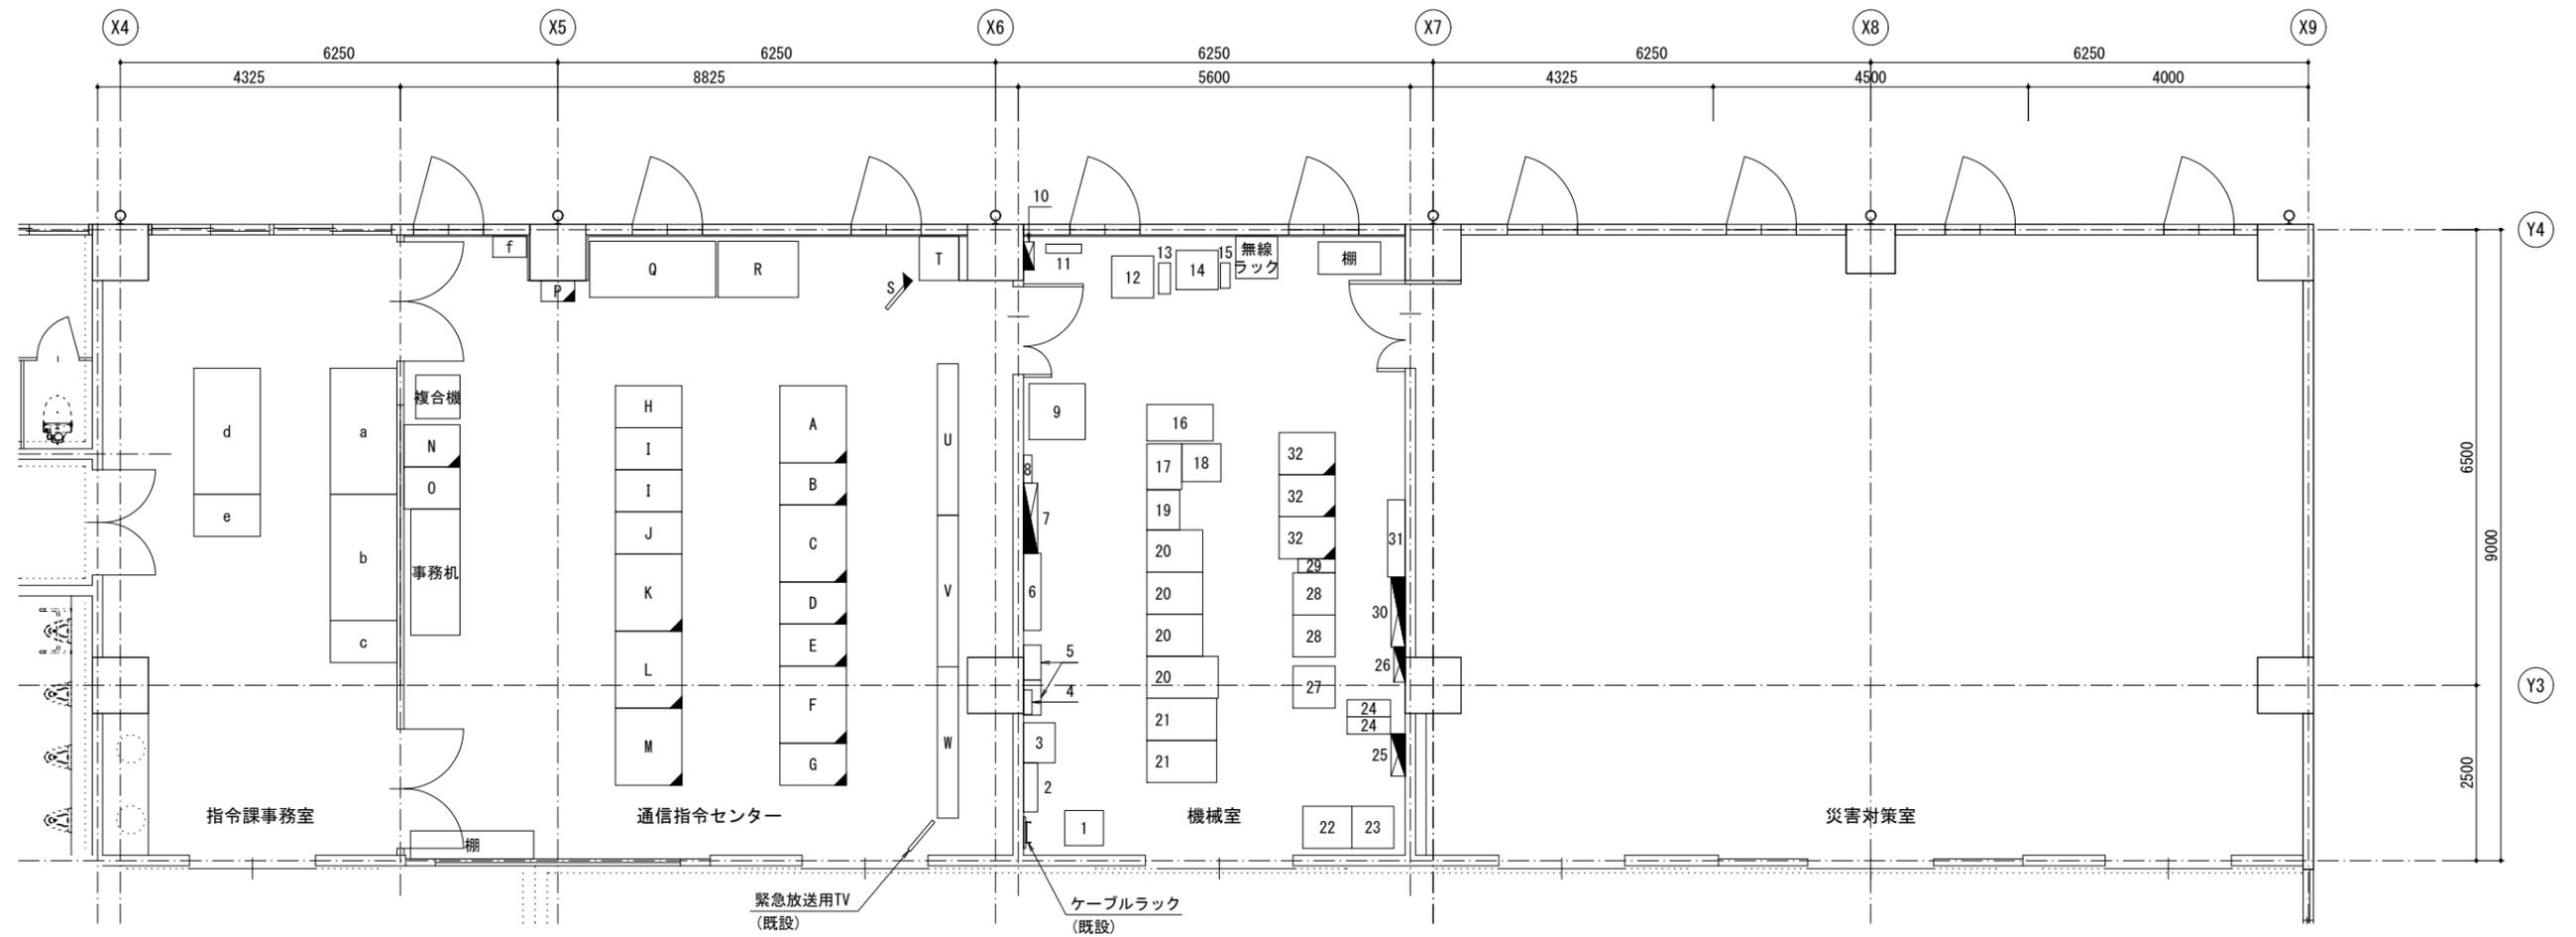

通信指令センター 機器一覧表

番号	機器名称	備考
A	指令台1	撤去
B	指令台1(増設1)	撤去
C	指令台2	撤去
D	指令台2(増設2)	撤去
E	拡張台2	撤去
F	指令台3	撤去
G	指令台3(増設3)	撤去
H	無線統制台	既設
I	無線拡張台	既設
J	拡張台1	既設
K	指揮台	撤去
L	指揮台(増設4)	撤去
M	拡張台3	撤去
N	モノクロプリンタ	撤去
O	カラープリンタ	既設
P	非常用指令設備	撤去
Q	システム監視ラック	既設
	高所監視カメラPC	既設
	庁舎監視カメラPC	既設
	管理監視制御卓PC	既設
	警告灯	既設
	指令情報出力プリンタ	既設
	気象PC(指令室)	既設
	トンネルモニター盤	既設

番号	機器名称	備考
R	県防災システム	既設
S	監視カメラモニタ(天吊り)	撤去
T	映像制御架	既設
	計測震度計	既設
U	支援情報表示盤	既設
V	車両運用表示盤	既設
W	多目的情報表示盤	既設
a	指令台 1	既設
b	指令台 2	既設
c	拡張台 2	既設
d	指揮台	既設
e	拡張台 3	既設
f	非常用指令設備	既設

機械室 機器一覧表


番号	機器名称	備考
1	耐雷トランス	既設
2	MDF盤	既設
3	庁舎交換機	既設
4	リレー盤	既設
5	高速回線避雷ユニット1	既設
	高速回線避雷ユニット2	既設
6	配線盤	既設
7	分電盤(指令システム)	既設
8	接地端子盤	既設
9	統制台送受話部(天草市)	既設
10	UPS入出力分電盤(県防災無線)	既設
11	UPS(3kVA)(県防災無線)	既設
12	遠隔制御装置(天草市)	既設
13	UPS(1.5kVA)	既設
14	遠隔制御装置(上天草市)	既設
	遠隔制御装置(苓北町)	既設
15	UPS(0.5kVA)	既設
16	天草管内防災無線集中制御装置	既設
17	指令制御装置	既設
18	監視カメラ設備用ラック	既設
19	放送録音装置架	既設
20	指令ラック	既設
21	イントララック	既設
22	直流電源装置(蓄電池盤)	既設
23	直流電源装置(電源装置)	既設
24	UPS(5kVA) 2台	既設

番号	機器名称	備考
25	交流・直流分電盤	既設
26	分電盤	既設
27	直流電源装置(無線システム)	既設
28	無線回線制御装置	既設
29	UPS(3kVA)(無線システム)	既設
30	指令システム分電盤	既設
31	指令システム配線盤	既設
32	仮設ラック	撤去

- 凡例
- 更新
 - 新設
 - 撤去
 - 既設
 - 移設
 - 監視カメラ(ドーム式)
 - 監視カメラ(固定式)
 - ケーブル経路
- 棚 移設先は別途確認すること

工事名	高機能消防指令システム		
図面名	天草広域連合消防本部・中央消防署 2階機器配置図(撤去)(参考図)		
作成年月日	令和 8年 3月		
縮尺	1/100	図面番号	10
会社名	三井共同建設コンサルタント株式会社		
事業者名	天草広域連合消防本部		

天草広域連合消防本部・中央消防署 2階機器配置図(移設) S=1/100
(参考図)

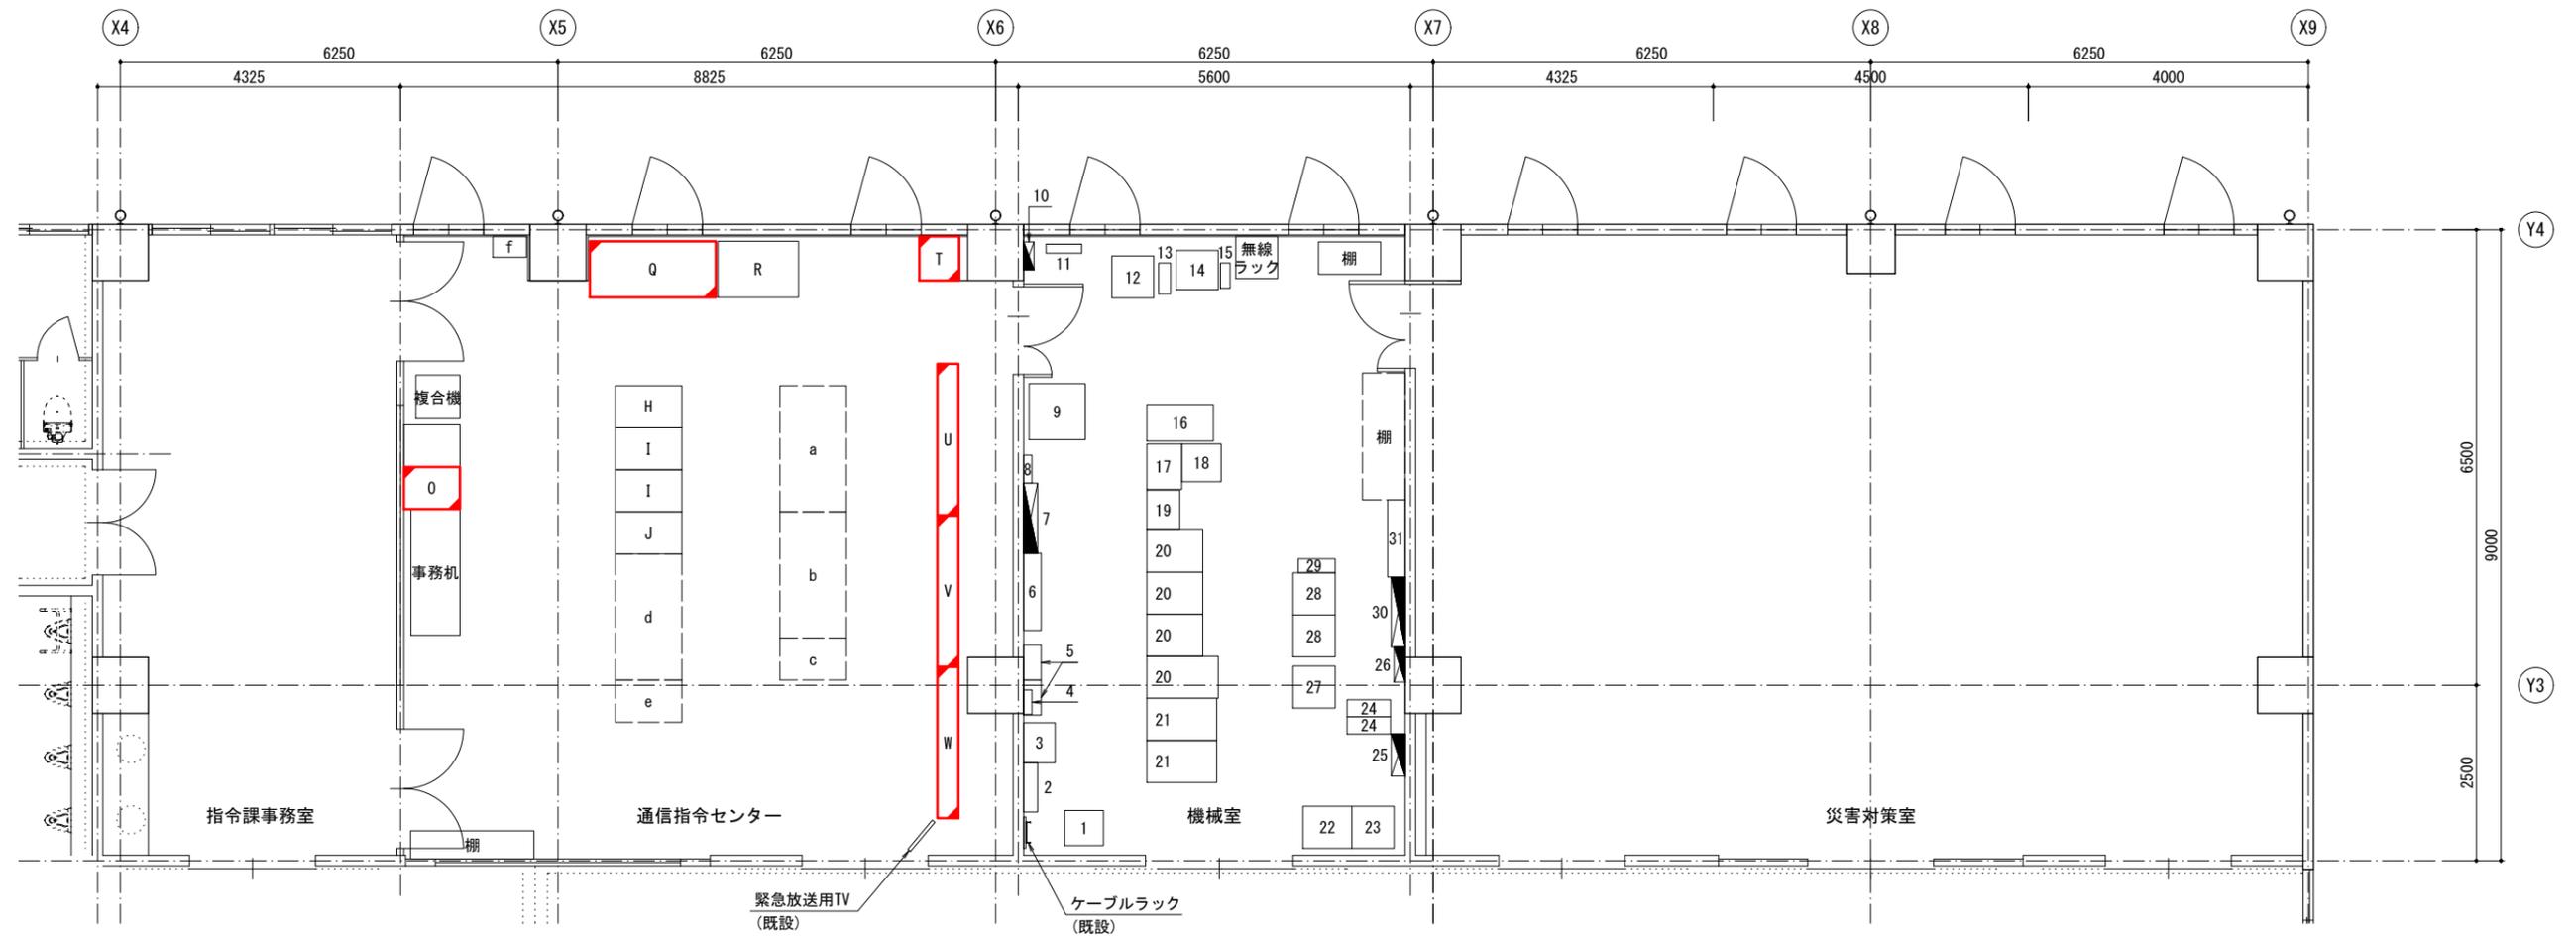

通信指令センター 機器一覧表

番号	機器名称	備考
A	欠番	—
B	欠番	—
C	欠番	—
D	欠番	—
E	欠番	—
F	欠番	—
G	欠番	—
H	無線統制台	既設
I	無線拡張台	既設
J	拡張台1	既設
K	欠番	—
L	欠番	—
M	欠番	—
N	欠番	—
O	カラープリンタ	更新
P	欠番	—
Q	システム監視ラック	既設
	高所監視カメラPC	既設
	庁舎監視カメラPC	更新
	管理監視制御卓PC	既設
	警告灯	既設
	指令情報出力プリンタ	更新
	気象PC(指令室)	更新
	トンネルモニター盤	既設

番号	機器名称	備考
R	県防災システム	既設
S	欠番	—
T	映像制御架	更新
U	支援情報表示盤	更新
V	車両運用表示盤	更新
W	多目的情報表示盤	更新
a	指令台 1	移設
b	指令台 2	移設
c	拡張台 2	移設
d	指揮台	移設
e	拡張台 3	移設
f	非常用指令設備	既設

機械室 機器一覧表


番号	機器名称	備考
1	耐雷トランス	既設
2	MDF盤	既設
3	庁舎交換機	既設
4	リレー盤	既設
5	高速回線避雷ユニット1	既設
	高速回線避雷ユニット2	既設
6	配線盤	既設
7	分電盤(指令システム)	既設
8	接地端子盤	既設
9	統制台送受話部(天草市)	既設
10	UPS(3kVA)(県防災無線)	既設
11	UPS(3kVA)(県防災無線)	既設
12	遠隔制御装置(天草市)	既設
13	UPS(1.5kVA)	既設
14	遠隔制御装置(上天草市)	既設
	遠隔制御装置(苓北町)	既設
15	UPS(0.5kVA)	既設
16	天草管内防災無線集中制御装置	既設
17	指令制御装置	既設
18	監視カメラ設備用ラック	既設
19	放送録音装置架	既設
20	指令ラック	既設
21	イントララック	既設
22	直流電源装置(蓄電池盤)	既設
23	直流電源装置(電源装置)	既設
24	UPS(5kVA) 2台	既設

番号	機器名称	備考
25	交流・直流分電盤	既設
26	分電盤	既設
27	直流電源装置(無線システム)	既設
28	無線回線制御装置	既設
29	UPS(3kVA)(無線システム)	既設
30	指令システム分電盤	既設
31	指令システム配線盤	既設

- 凡例
- 更新
 - 新設
 - 撤去
 - 既設
 - 移設
 - 監視カメラ(ドーム式)
 - 監視カメラ(固定式)
 - ケーブル経路

工事名	高機能消防指令システム		
図面名	天草広域連合消防本部・中央消防署 2階機器配置図(移設)(参考図)		
作成年月日	令和 8年 3月		
縮尺	1/100	図面番号	11
会社名	三井共同建設コンサルタント株式会社		
事業者名	天草広域連合消防本部		

北消防署 1階平面図 (参考図) S=1/200

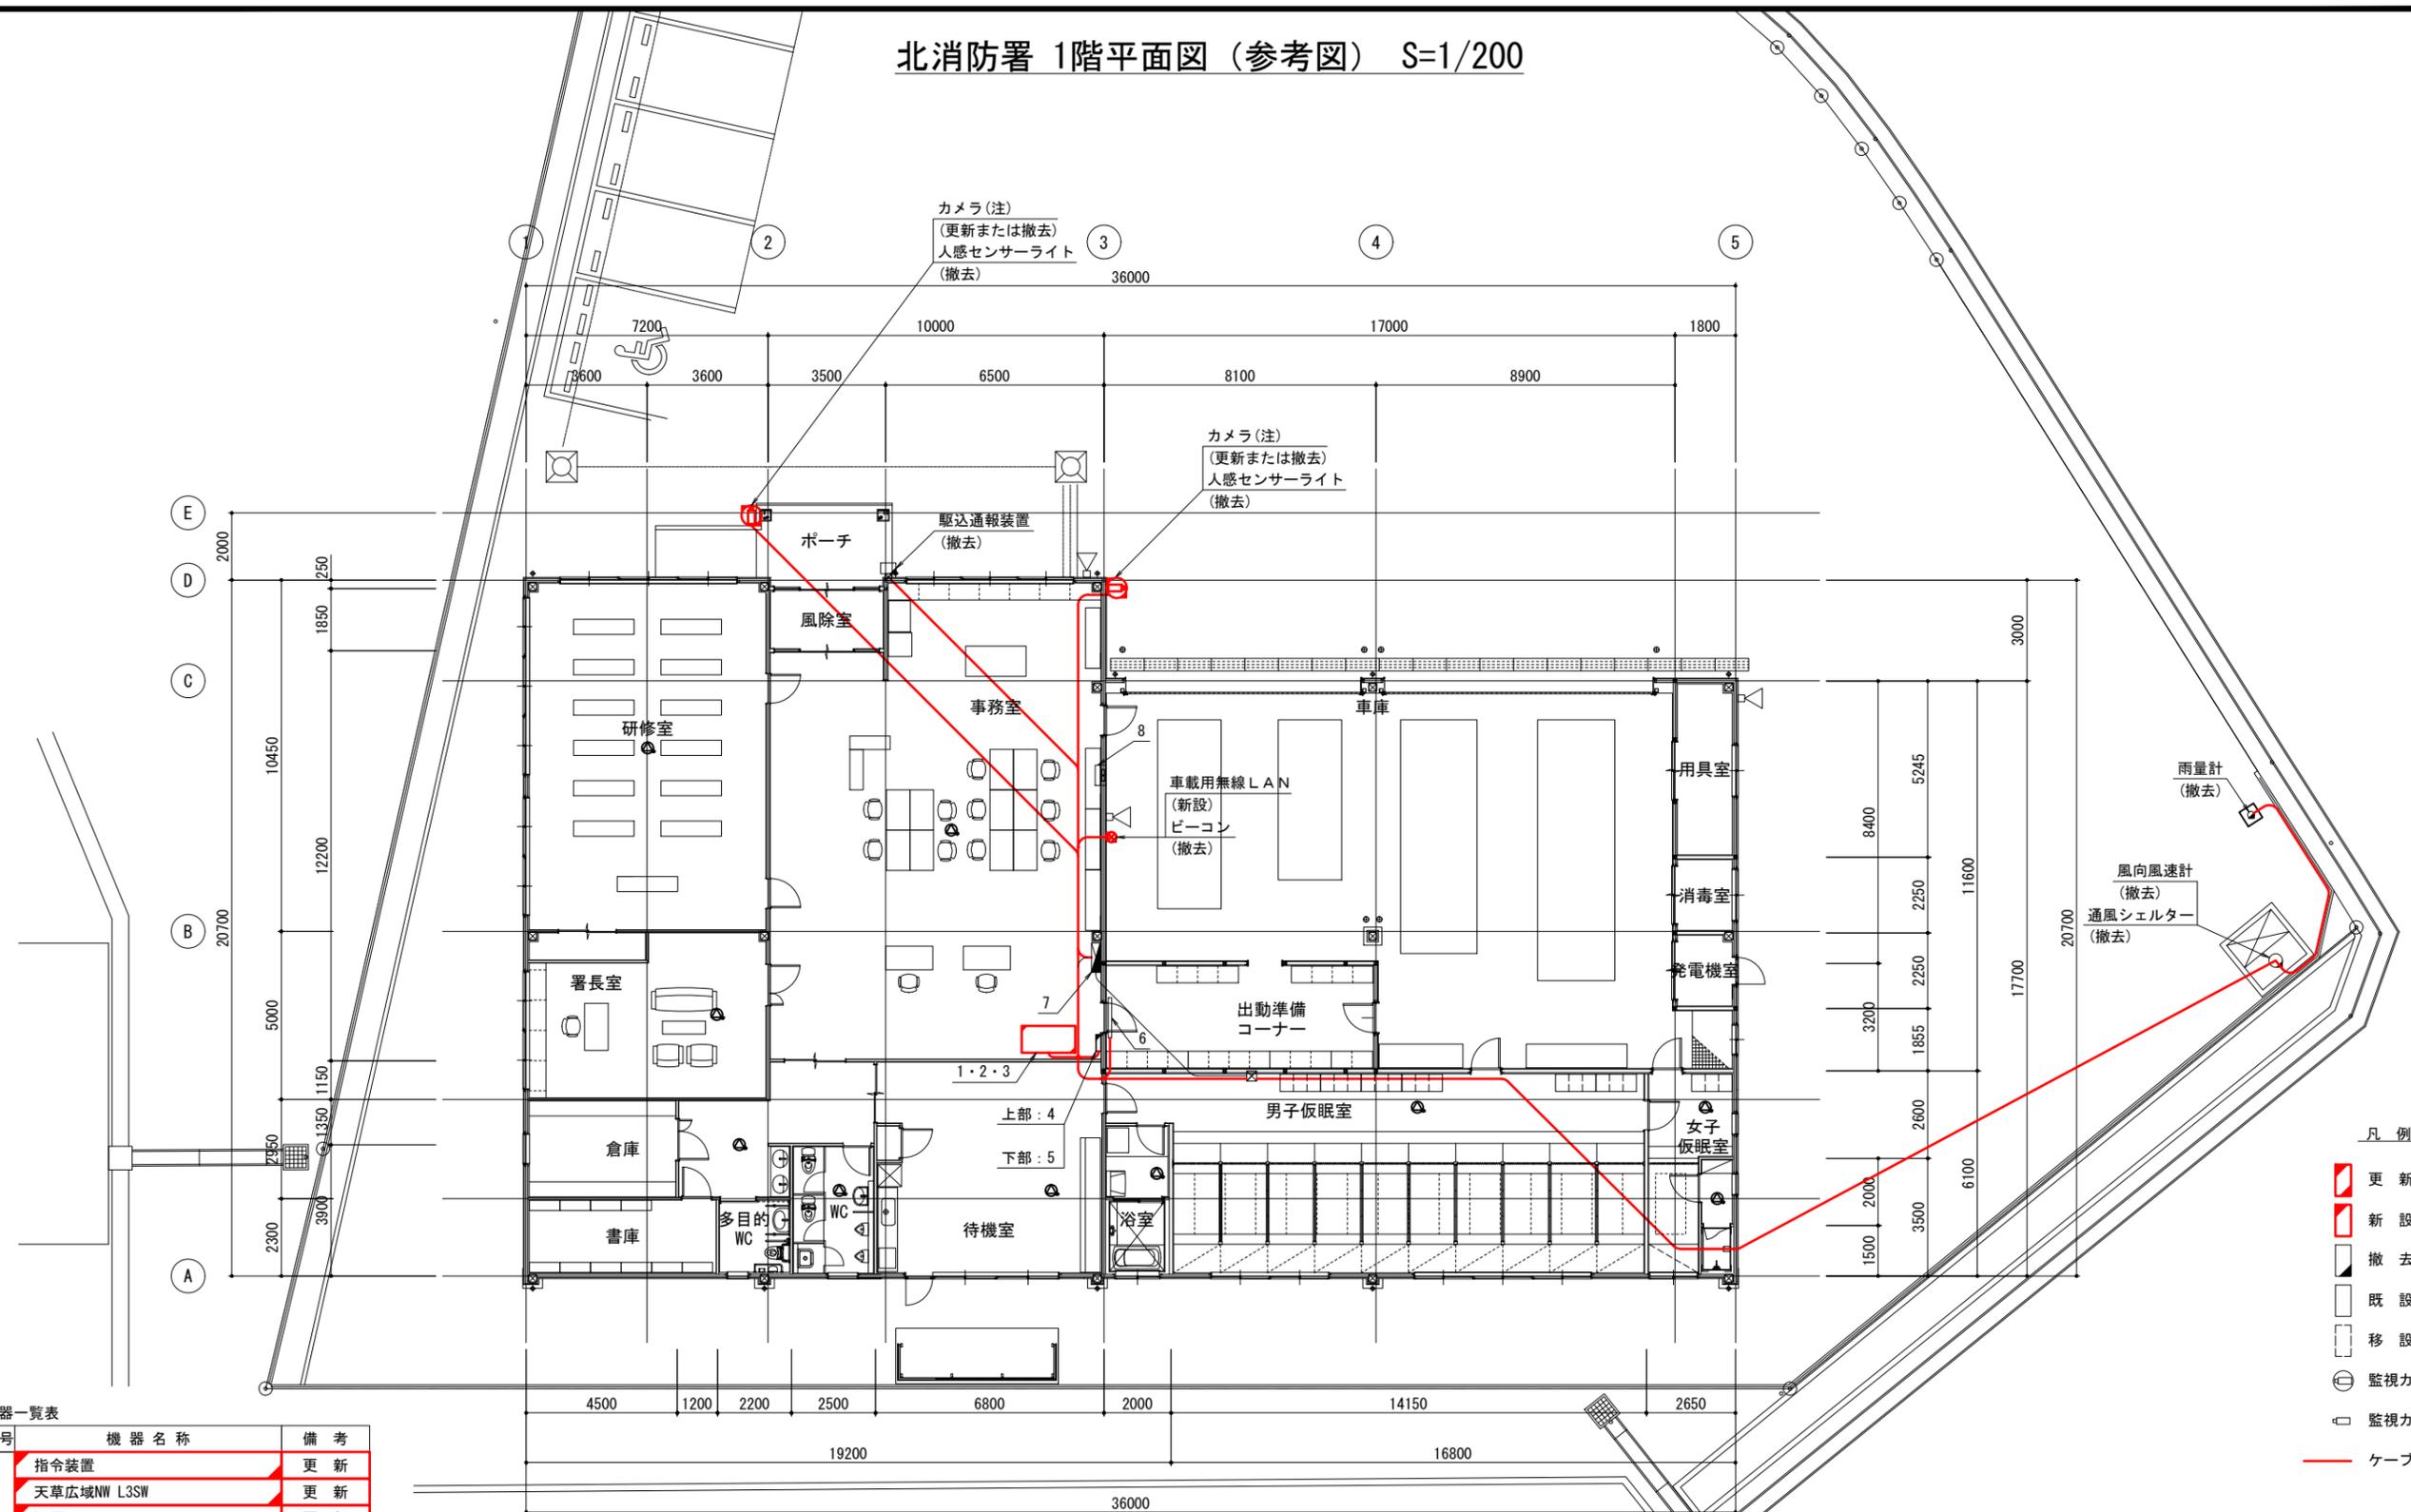

- 凡例
- 更新
 - 新設
 - 撤去
 - 既設
 - 移設
 - 監視カメラ(ドーム式)
 - 監視カメラ(固定式)
 - ケーブル経路

機器一覧表


番号	機器名称	備考
1	指令装置	更新
1	天草広域NW L3SW	更新
1	L3SW	更新
1	署所端末	更新
1	付加盤	撤去
1	指令情報出力装置	更新
1	指令情報出力プリンタ	更新
1	支援系プリンタ	既設
1	回線多重化装置	撤去
1	PoE SW-HUB	更新
1	UPS (1.5kVA)	更新
1	高速電源避雷器(署所用)	更新
1	高速回線避雷器(署所用)	更新
1	卓上型固定移動局無線装置	既設

番号	機器名称	備考
2	放送用AMP	更新
3	気象PC	撤去
3	気象観測装置	撤去
4	収容盤	既設
4	天草広域NW メディアコンバータ	既設
4	光成端箱	既設
5	付加盤	撤去
6	署所情報表示盤	既設
7	分電盤(LP-1)	既設
8	保安器盤	既設

工事名	高機能消防指令システム
図面名	北消防署 1階平面図 (参考図)
作成年月日	令和 8年 3月
縮尺	1/200
図面番号	12
会社名	三井共同建設コンサルタント株式会社
事業者名	天草広域連合消防本部

注記:カメラは2台撤去した後に、1台を新設する。
新設カメラの設置位置については発注者に確認すること。

北消防署 松島分署 1階平面図 (参考図) S=1/100

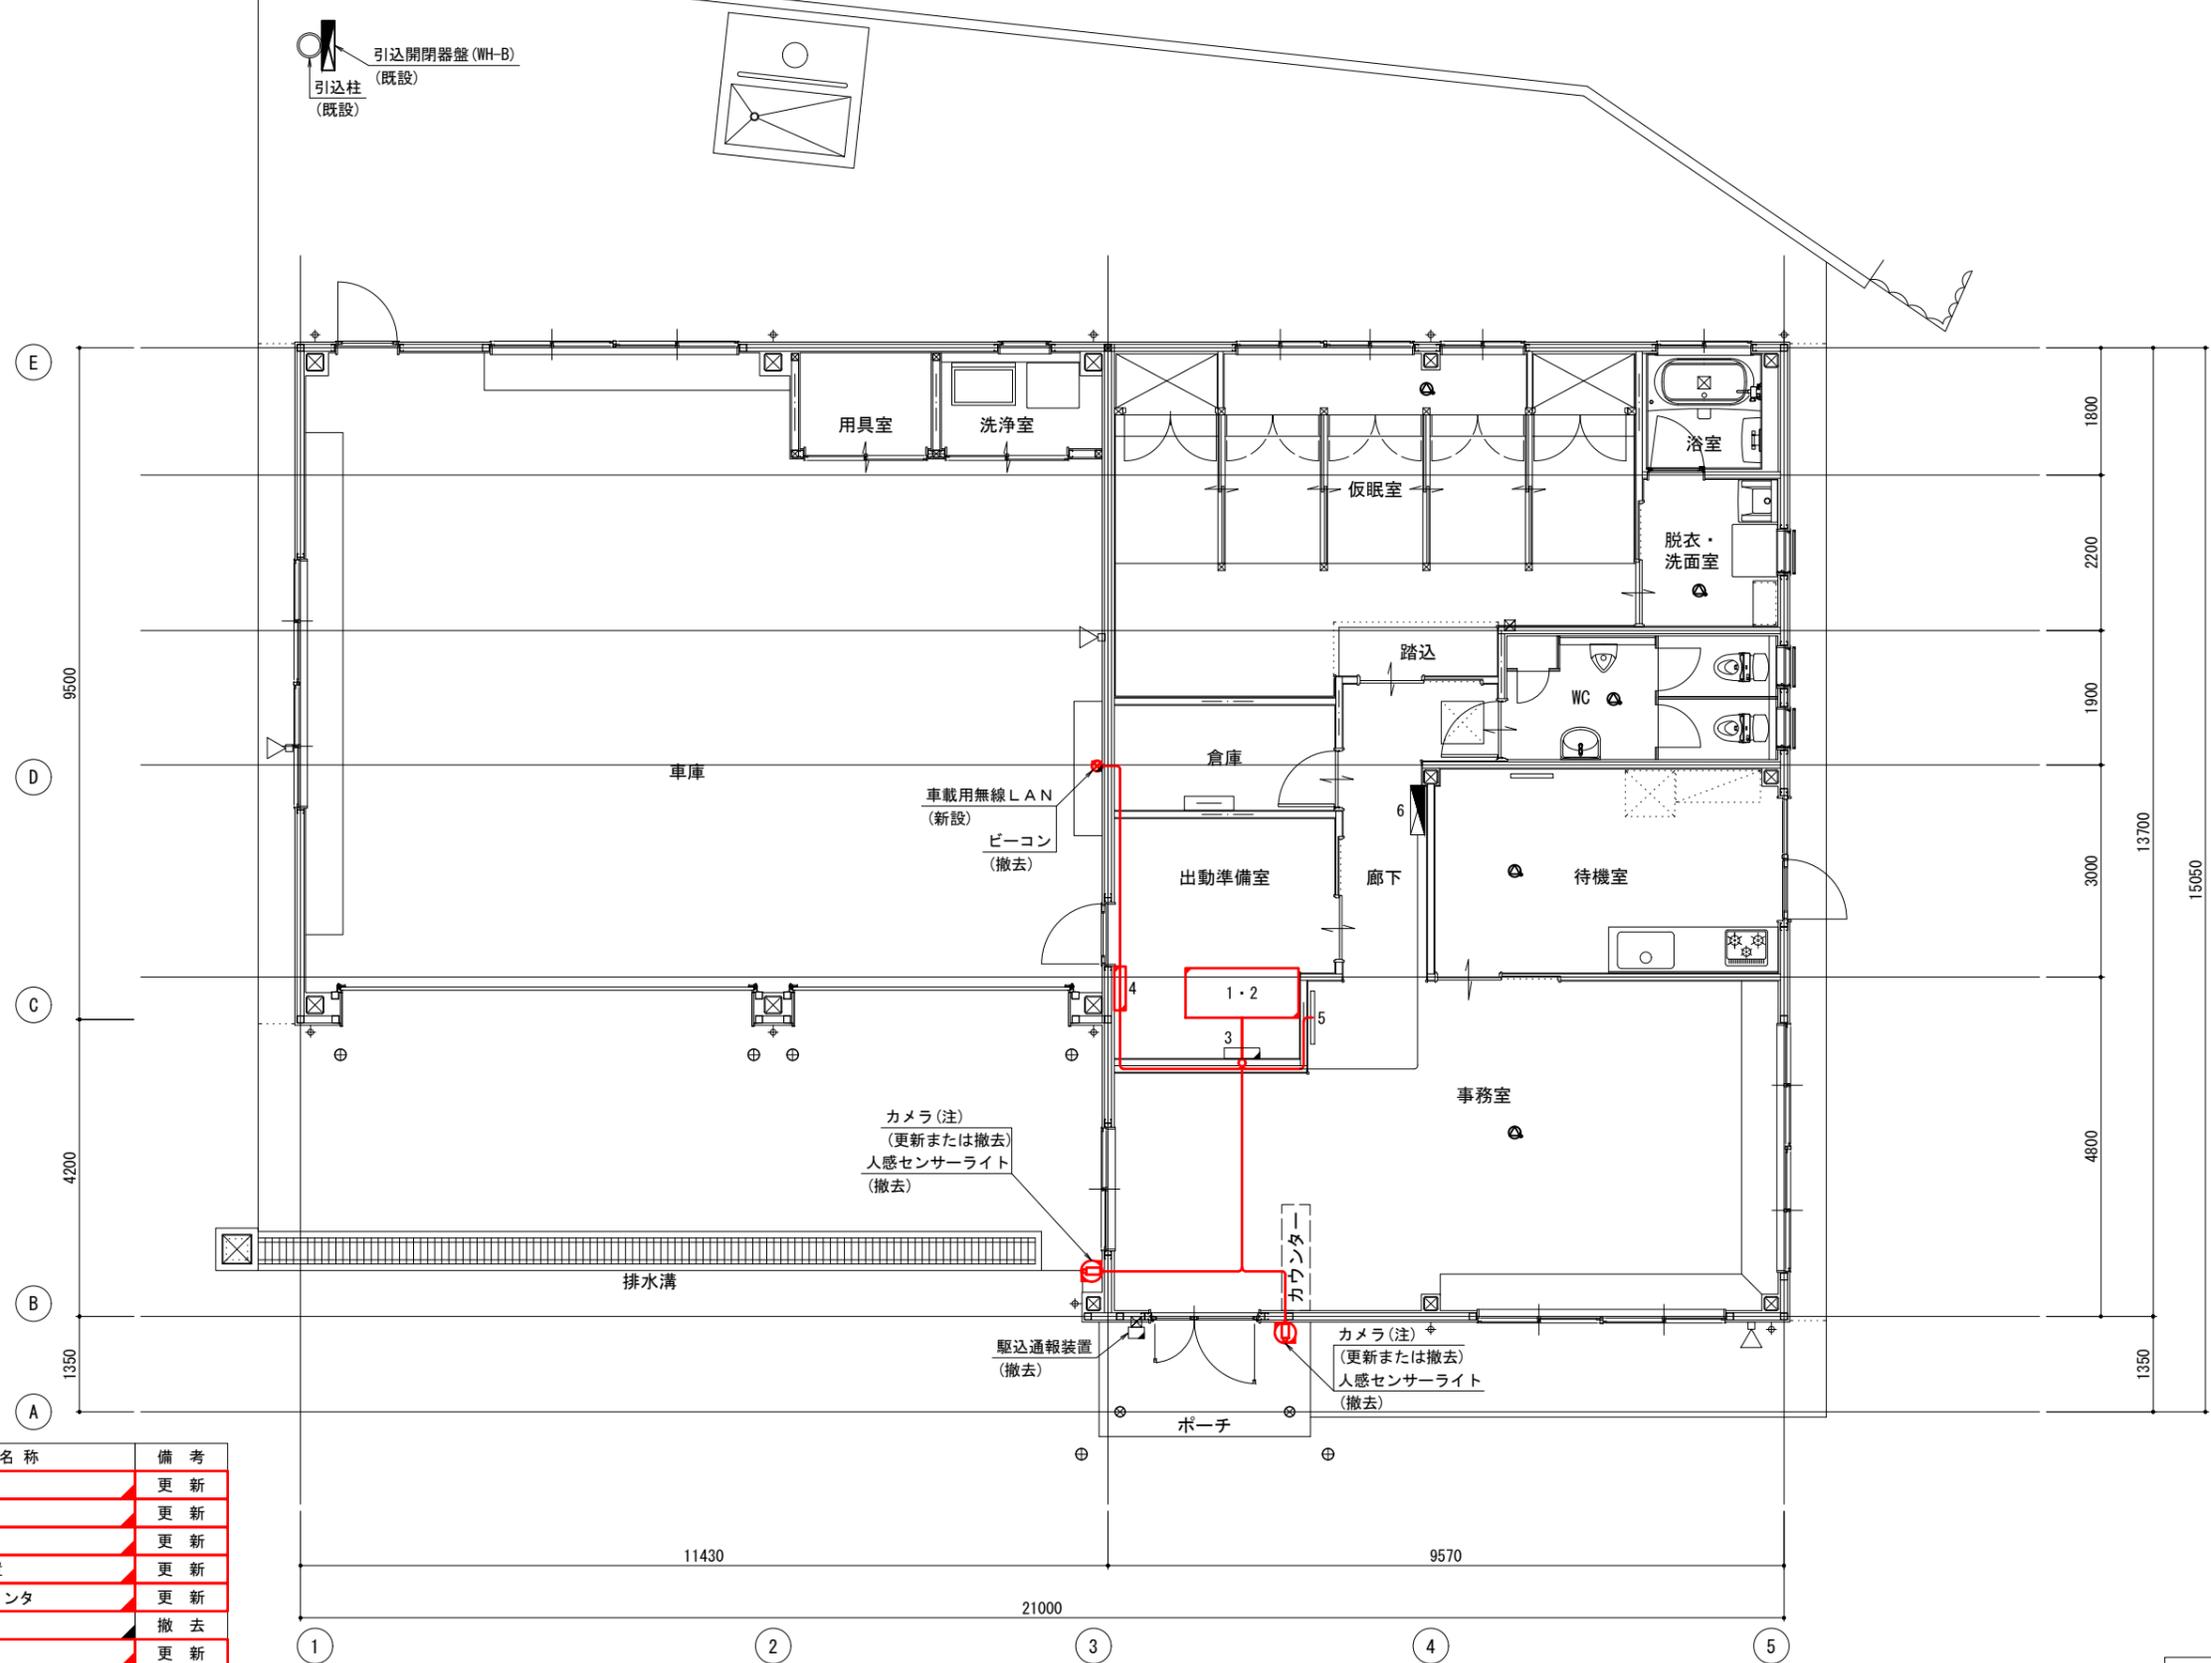

機器一覧表

番号	機器名称	備考
1	指令装置	更新
1	L3SW	更新
1	署所端末	更新
1	指令情報出力装置	更新
1	指令情報出力プリンタ	更新
1	回線多重化装置	撤去
1	PoE SW-HUB	更新
1	UPS (1.5kVA)	更新
1	高速電源避雷器(署所用)	更新
1	高速回線避雷器(署所用)	更新
1	卓上型固定移動局無線装置	既設
2	放送用AMP	更新
3	付加盤	撤去

番号	機器名称	備考
4	弱電端子盤	更新
4	天草広域NW L3SW	更新
4	天草広域NW メディアコンバータ	既設
4	光成端箱	既設


番号	機器名称	備考
5	署所情報表示盤	既設
6	電灯動力盤(LP-1)	既設

- 凡例
- 更新
 - 新設
 - 撤去
 - 既設
 - 移設
 - 監視カメラ(ドーム式)
 - 監視カメラ(固定式)
 - ケーブル経路

工事名	高機能消防指令システム
図面名	北消防署 松島分署 1階平面図 (参考図)
作成年月日	令和 8年 3月
縮尺	1/100
図面番号	13
会社名	三井共同建設コンサルタント株式会社
事業者名	天草広域連合消防本部

注記:カメラは2台撤去した後に、1台を新設する。
新設カメラの設置位置については発注者に確認すること。

北消防署 東天草分署 1階平面図 (参考図) S=1/100

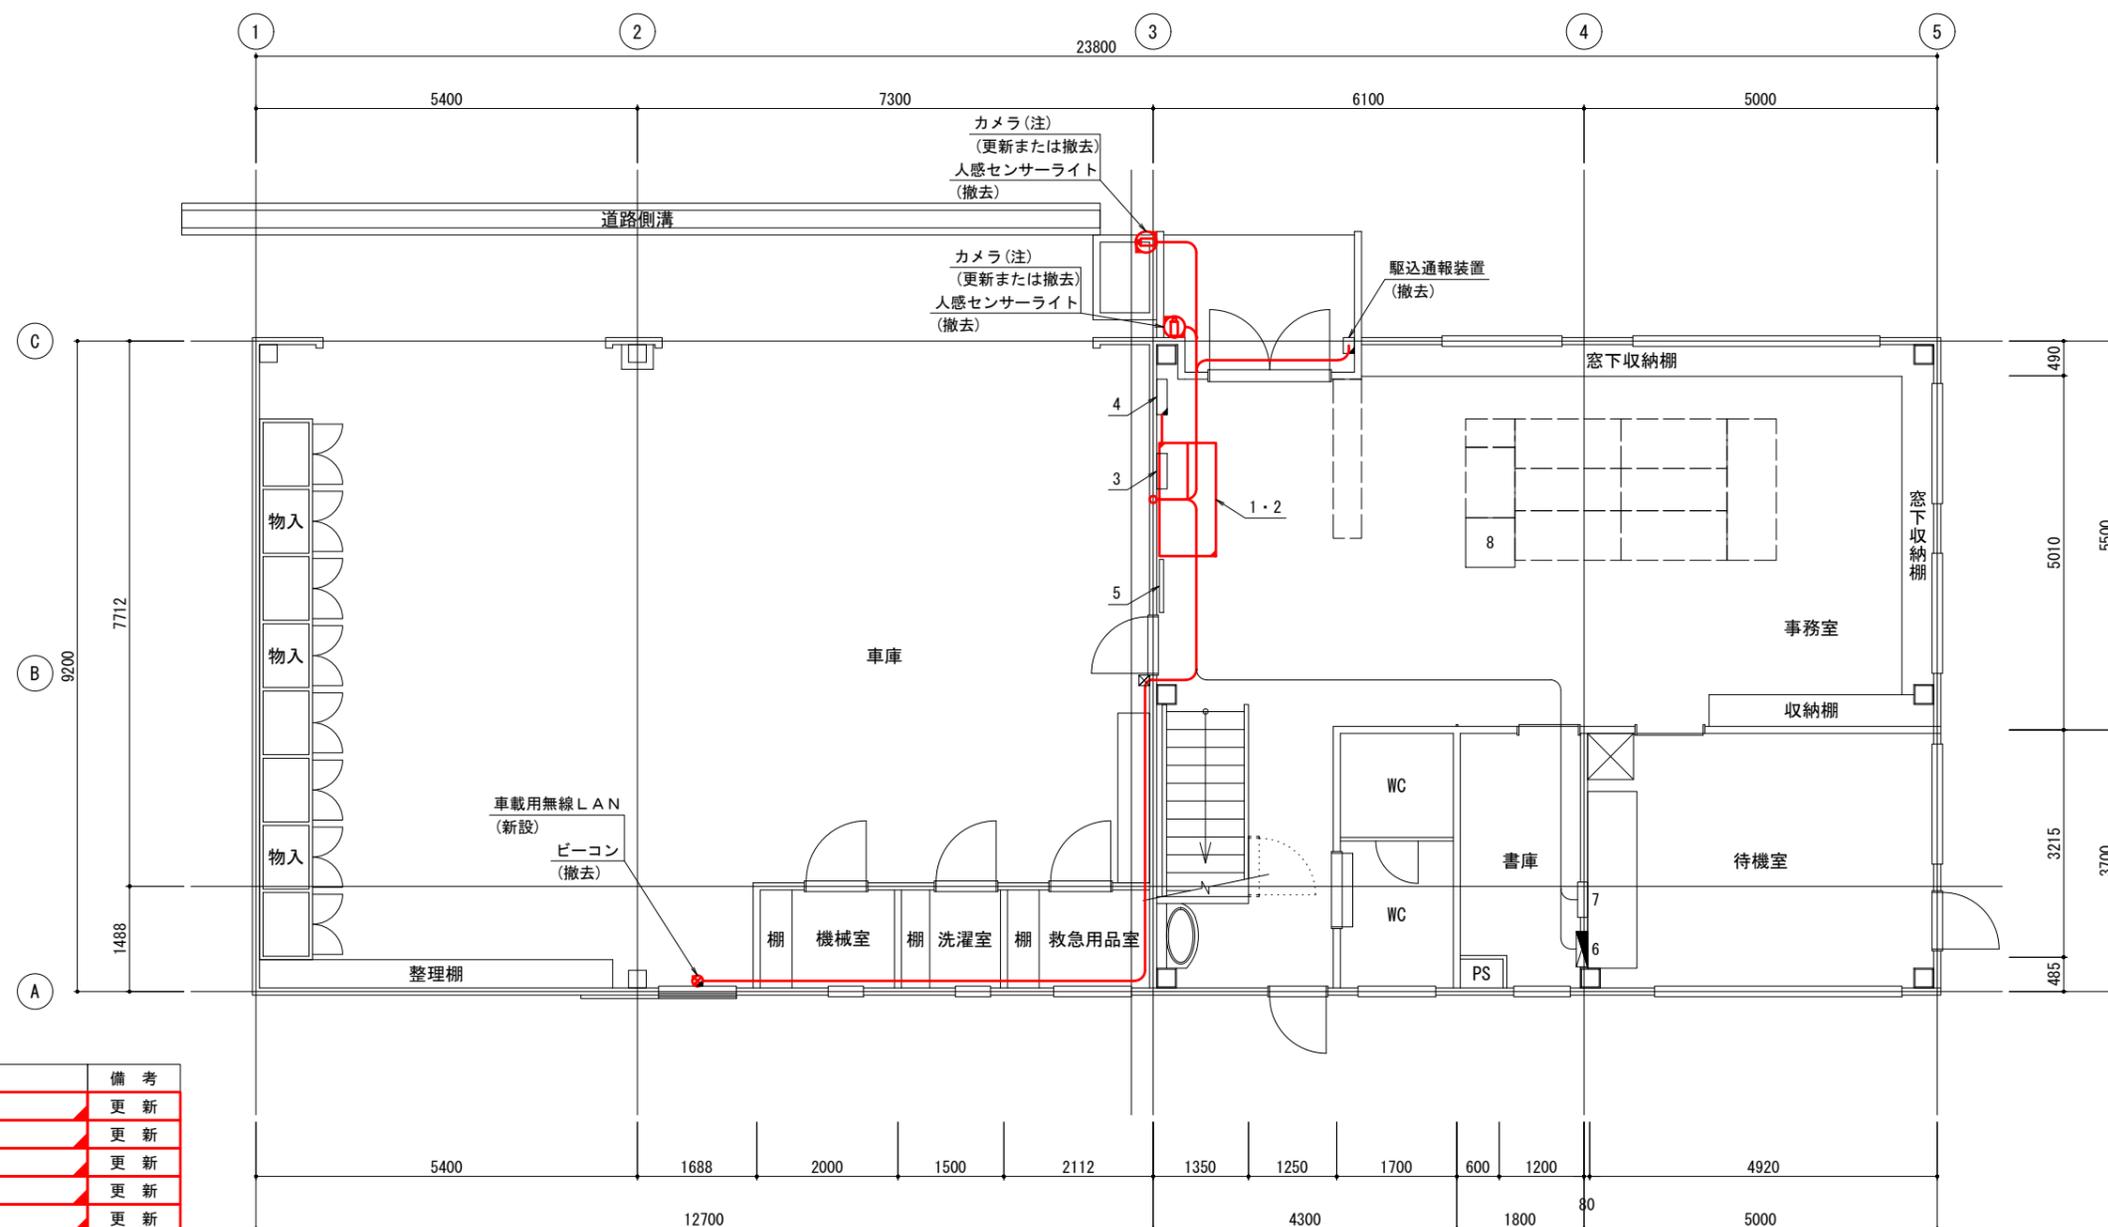

機器一覧表


番号	機器名称	備考	
1	指令装置	更新	
	天草広域NW L3SW	更新	
	L3SW	更新	
	署所端末	更新	
	指令情報出力装置	更新	
	指令情報出力プリンタ	更新	
	回線多重化装置	撤去	
	PoE SW-HUB	更新	
	UPS (1.5kVA)	更新	
	高速電源避雷器(署所用)	更新	
	高速回線避雷器(署所用)	更新	
	卓上型固定移動局無線装置	既設	
	2	放送用AMP	更新
	3	收容盤	既設
		天草広域NW メディアコンバータ	既設
4	付加盤	撤去	
	署所情報表示盤	既設	
5	電灯動力盤(LP-1)	既設	
	保安器函	既設	
6	複合機	既設	

- 凡例
- 更新
 - 新設
 - 撤去
 - 既設
 - 移設
 - 監視カメラ(ドーム式)
 - 監視カメラ(固定式)
 - ケーブル経路

工事名	高機能消防指令システム		
図面名	北消防署 東天草分署 1階平面図 (参考図)		
作成年月日	令和 8年 3月		
縮尺	1/100	図面番号	14
会社名	三井共同建設コンサルタント株式会社		
事業者名	天草広域連合消防本部		

注記:カメラは2台撤去した後に、1台を新設する。
新設カメラの設置位置については発注者に確認すること。

中央消防署 有明分署 1階平面図 (参考図) S=1/100

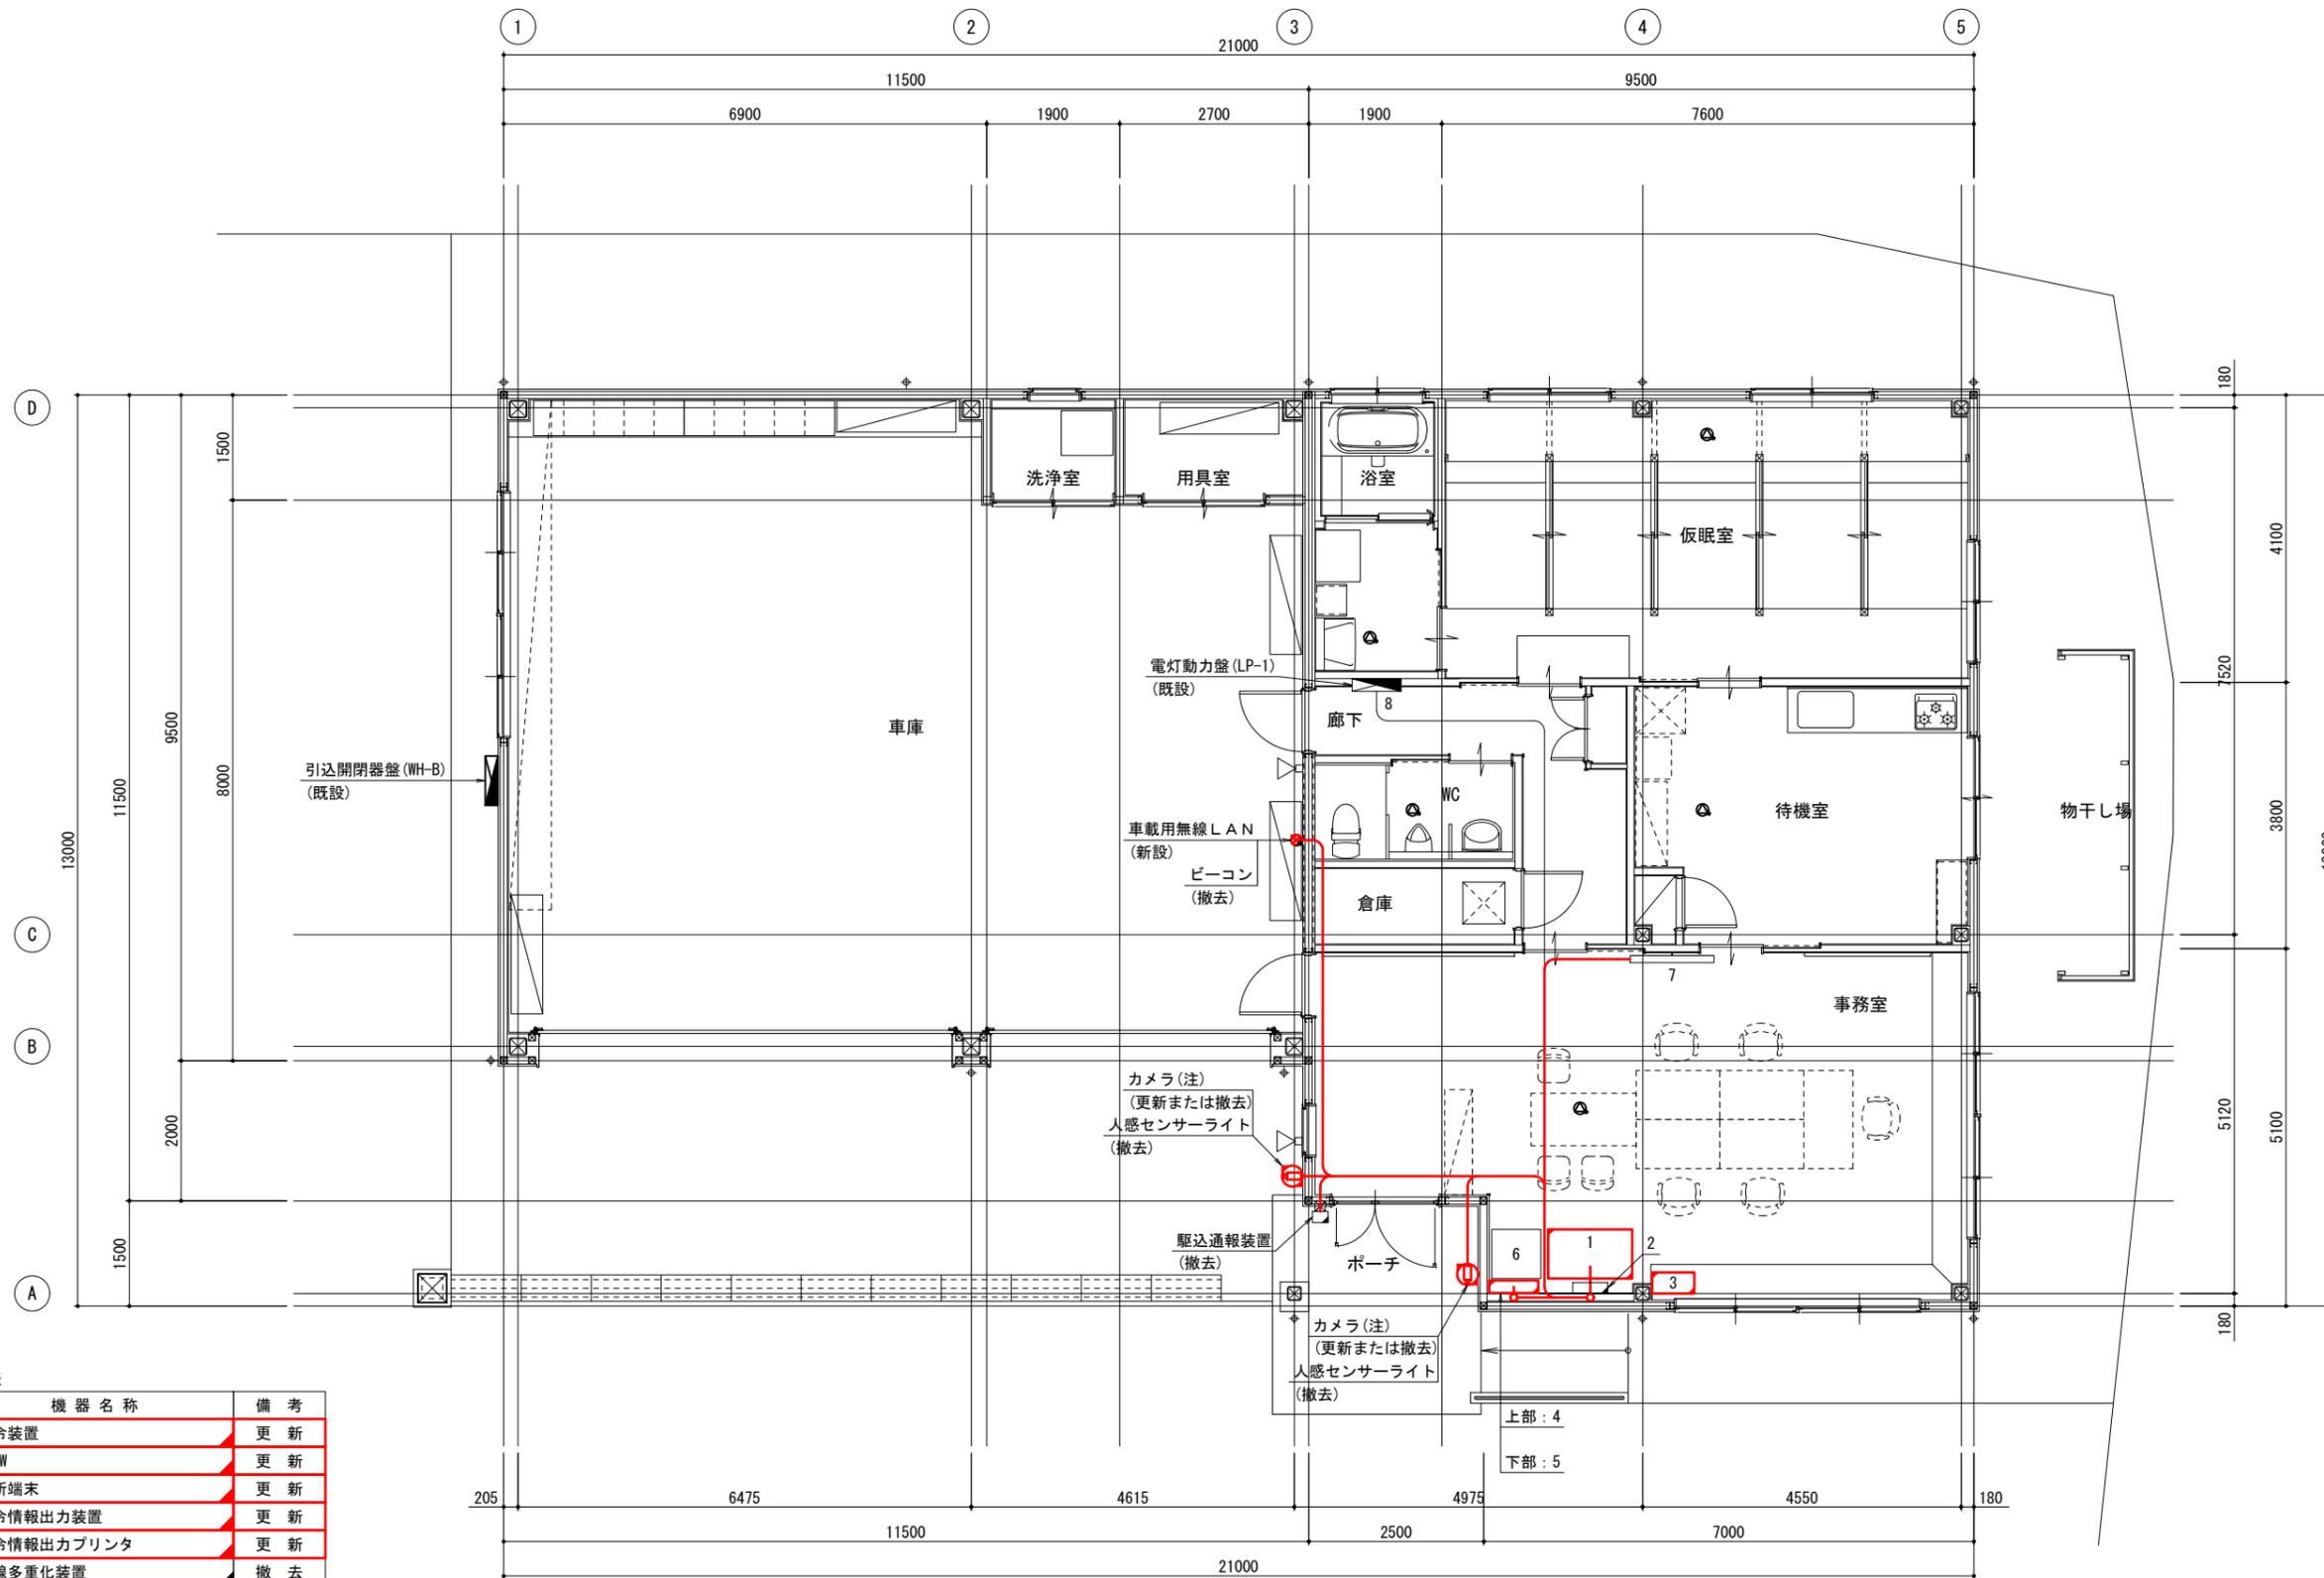

- 凡例
- 更新
 - 新設
 - 撤去
 - 既設
 - 移設
 - ⊙ 監視カメラ(ドーム式)
 - ⊠ 監視カメラ(固定式)
 - ケーブル経路

機器一覧表

番号	機器名称	備考
1	指令装置	更新
	L2SW	更新
	署所端末	更新
	指令情報出力装置	更新
	指令情報出力プリンタ	更新
	回線多重化装置	撤去
	PoE SW-HUB	更新
	UPS (1.5kVA)	更新
	高速電源避雷器(署所用)	更新
	高速回線避雷器(署所用)	更新
卓上型固定移動局無線装置	既設	
2	付加盤	撤去
3	放送用AMP	更新


番号	機器名称	備考
4	弱電端子盤	更新
	天草広域NW メディアコンバータ	更新
	光成端箱	既設
	HUB収納盤	更新
5	天草広域NW L3SW	更新

番号	機器名称	備考
6	複合機	既設
7	署所情報表示盤	既設
8	電灯動力盤(LP-1)	既設

工事名	高機能消防指令システム
図面名	中央消防署 有明分署 1階平面図 (参考図)
作成年月日	令和 8年 3月
縮尺	1/100
図面番号	15
会社名	三井共同建設コンサルタント株式会社
事業者名	天草広域連合消防本部

注記:カメラは2台撤去した後に、1台を新設する。
新設カメラの設置位置については発注者に確認すること。

中央消防署 御所浦分署 1階平面図 (参考図) S=1/100

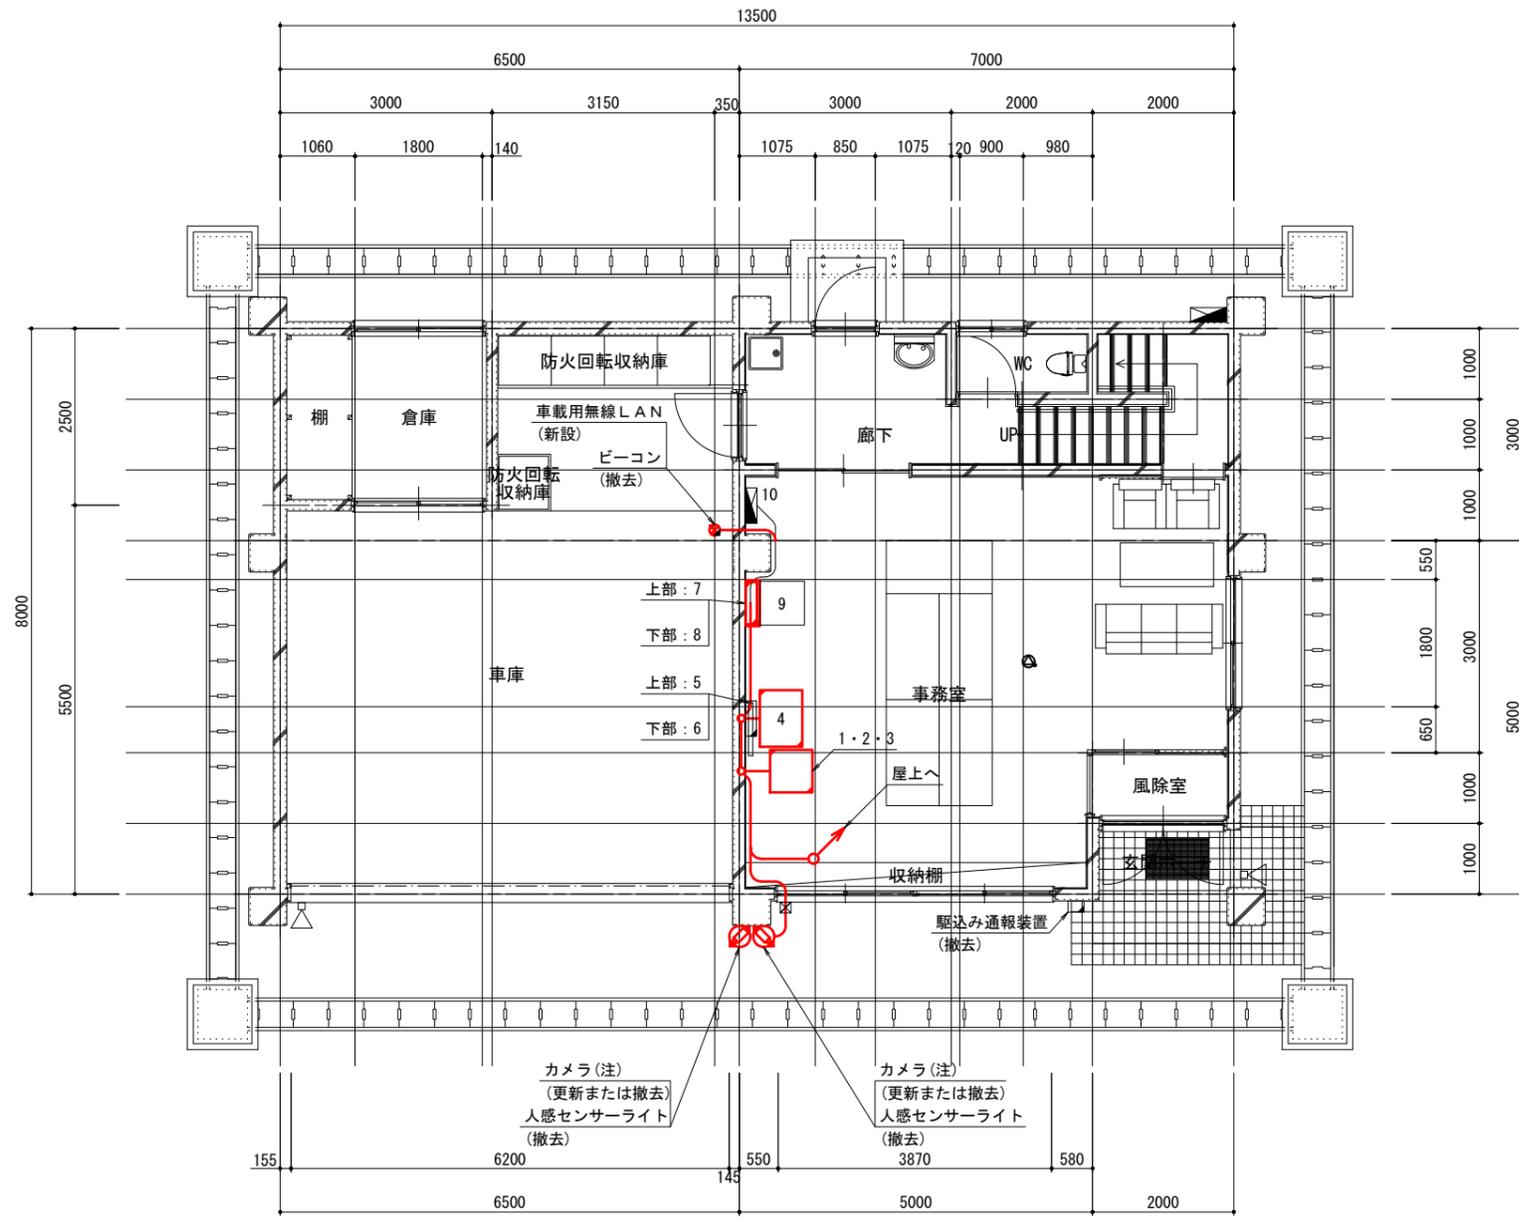

機器一覧表


番号	機器名称	備考
1	監視用インターフェースユニット	既設
	端子台	既設
	回線多重化装置(無線システム)	既設
	L3SW(無線システム)	既設
	卓上型固定移動局無線装置 2台	既設
	同軸避雷器(無線システム) 2個	既設
2	放送用AMP	更新
	気象PC	更新
3	気象観測装置	更新
	指令装置	更新
4	L2SW	更新
	署所端末	更新
	指令情報出力装置	更新
	指令情報出力プリンタ	更新
	回線多重化装置	撤去
	PoE SW-HUB	更新
	UPS (1.5kVA)	更新
	高速電源避雷器(署所用)	更新
	高速回線避雷器(署所用)	更新
	5	署所情報表示盤
6	付加盤	撤去
7	弱電盤	更新
	天草広域NW メディアコンバータ	更新
8	HUB収納盤	更新
	天草広域NW L3SW	更新
9	複合機	既設
10	電灯動力盤(LP-1)	既設

- 凡例
- 更新
 - 新設
 - 撤去
 - 既設
 - 移設
 - 監視カメラ(ドーム式)
 - 監視カメラ(固定式)
 - ケーブル経路

工事名	高機能消防指令システム		
図面名	中央消防署 御所浦分署 1階平面図 (参考図)		
作成年月日	令和 8年 3月		
縮尺	1/100	図面番号	16
会社名	三井共同建設コンサルタント株式会社		
事業者名	天草広域連合消防本部		

注記:カメラは2台撤去した後に、1台を新設する。
新設カメラの設置位置については発注者に確認すること。


中央消防署 御所浦分署 屋上平面図 (参考図) S=1/100

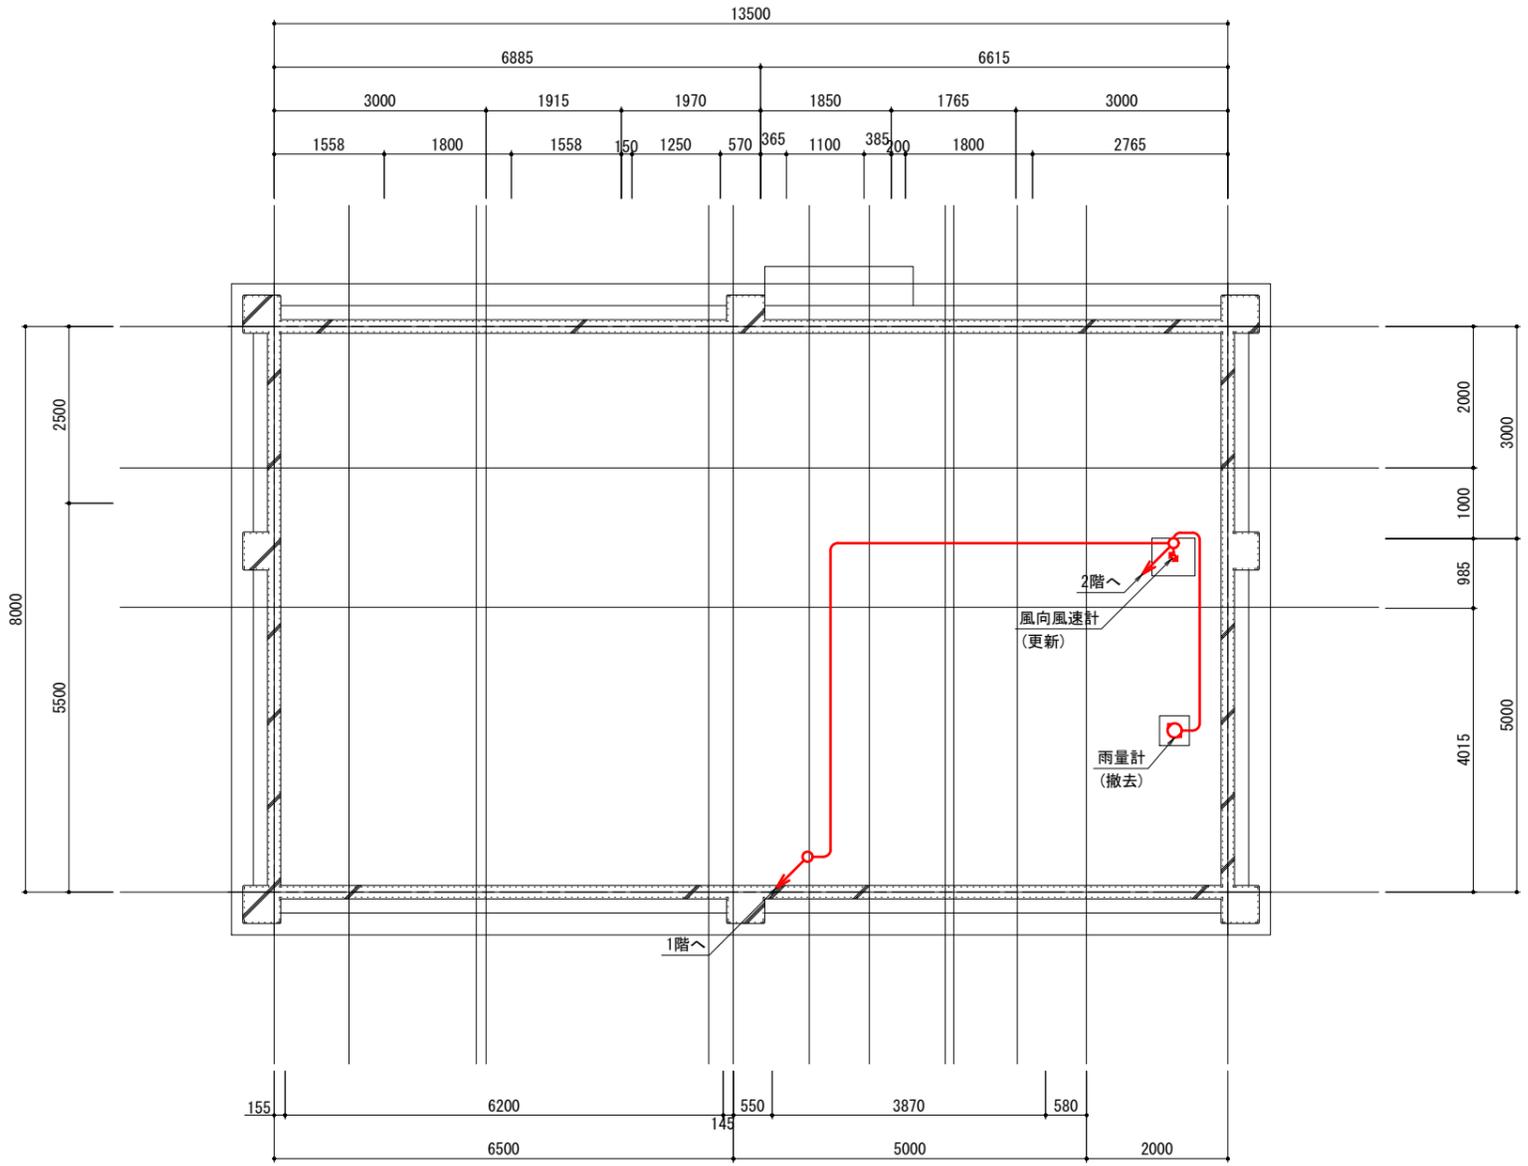

- 凡例
- 更新
 - 新設
 - 撤去
 - 既設
 - 移設
 - 監視カメラ(ドーム式)
 - 監視カメラ(固定式)
 - ケーブル経路

工事名	高機能消防指令システム		
図面名	中央消防署 御所浦分署 屋上平面図 (参考図)		
作成年月日	令和 8年 3月		
縮尺	1/100	図面番号	17
会社名	三井共同建設コンサルタント株式会社		
事業者名	天草広域連合消防本部		

中央消防署 倉岳分署 1階平面図 (参考図) S=1/100

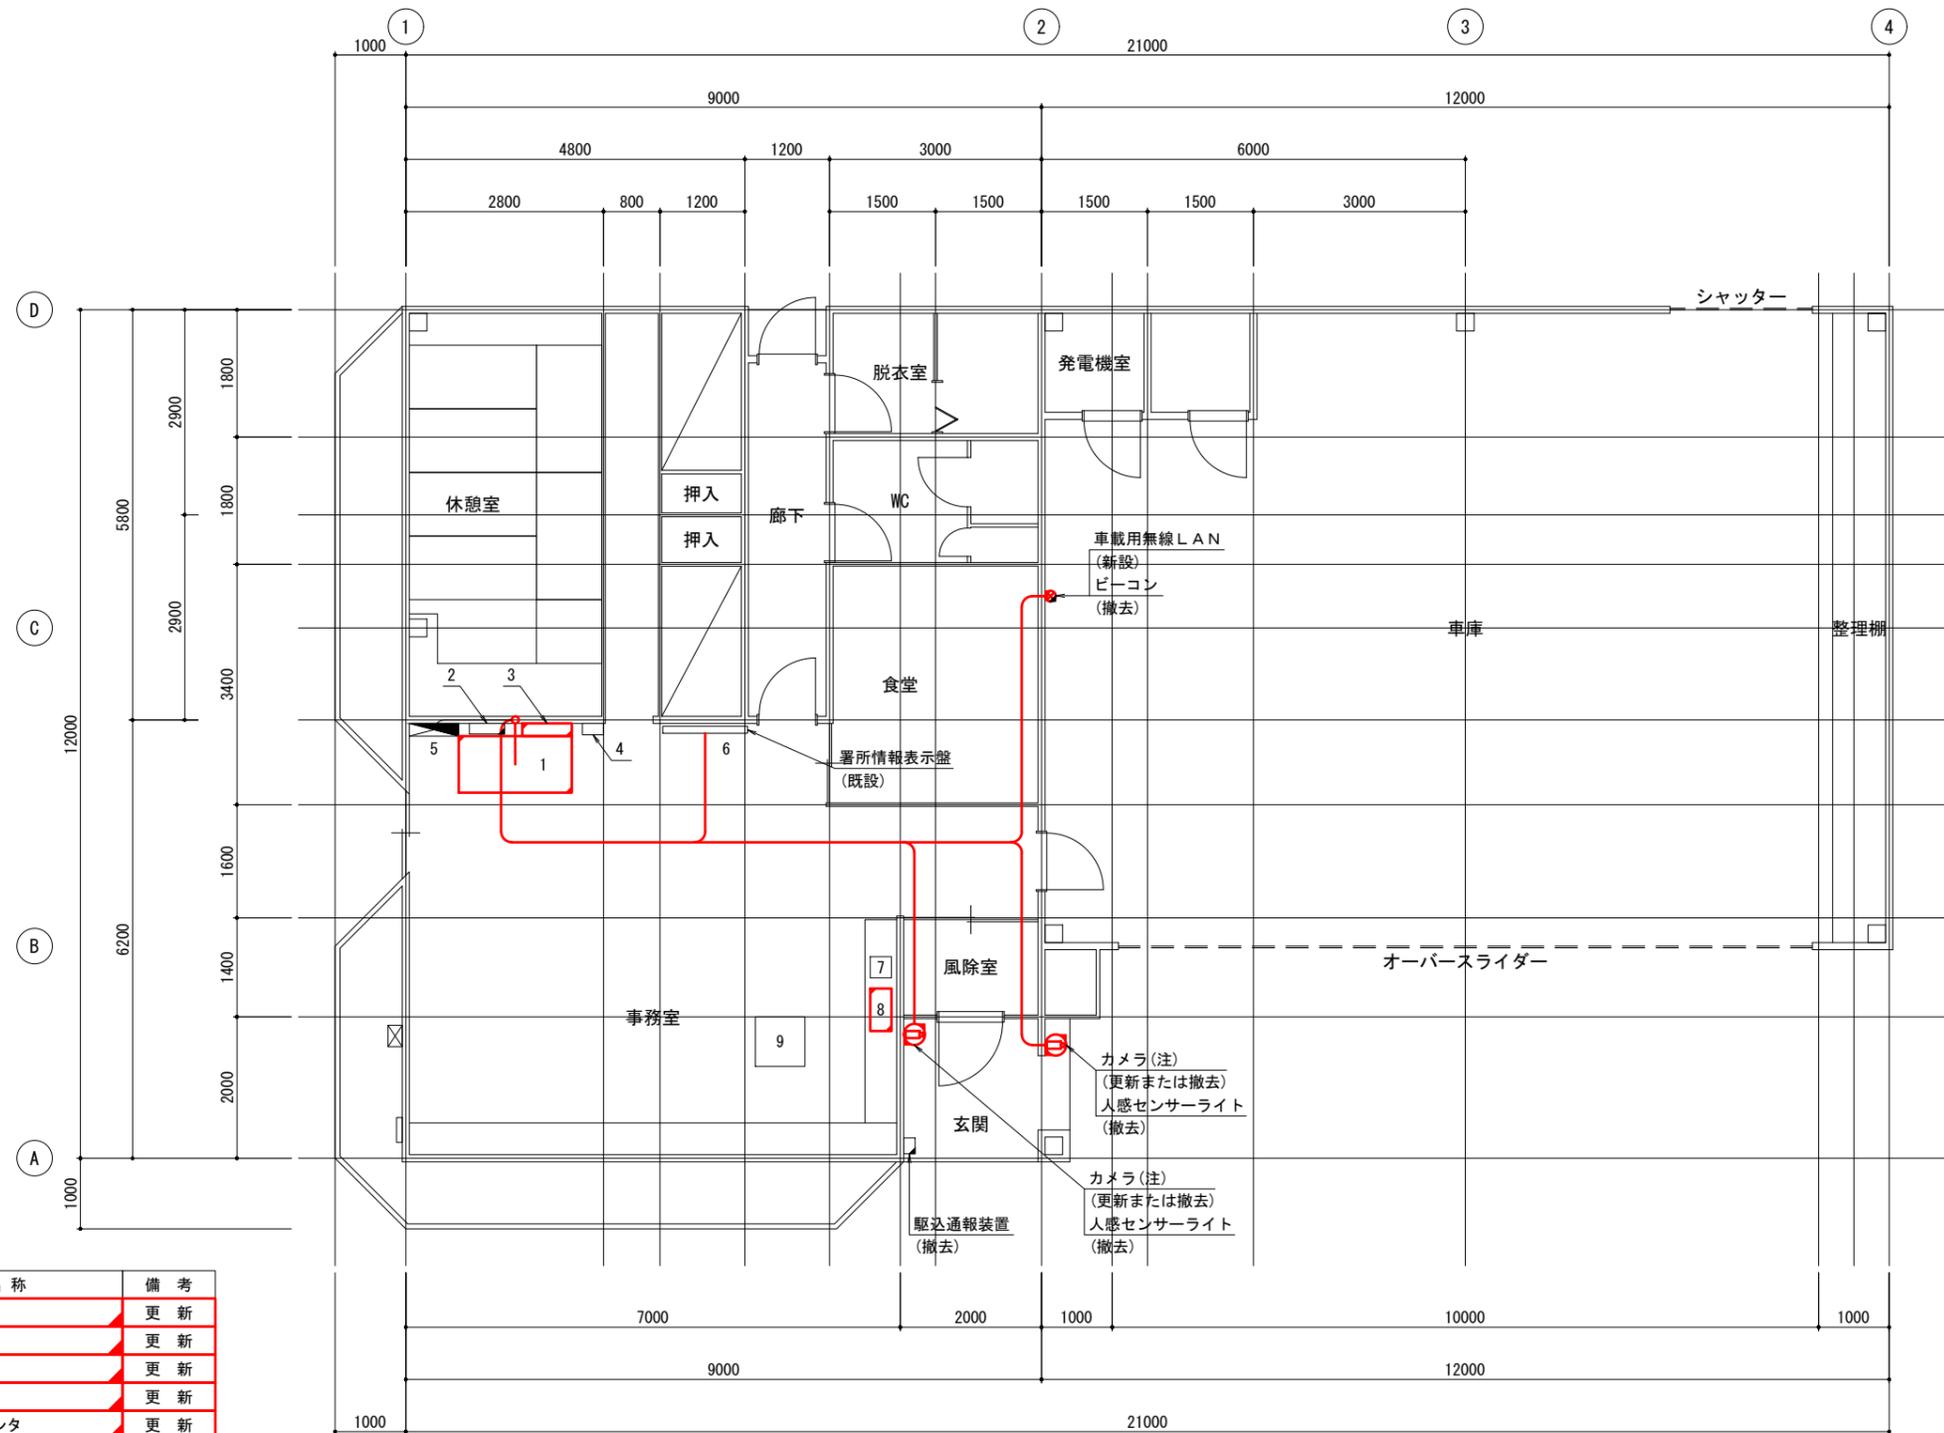

- 凡例
- 更新
 - 新設
 - 撤去
 - 既設
 - 移設
 - 監視カメラ(ドーム式)
 - 監視カメラ(固定式)
 - ケーブル経路

機器一覧表


番号	機器名称	備考
1	指令装置	更新
	L2SW	更新
	署所端末	更新
	指令情報出力装置	更新
	指令情報出力プリンタ	更新
	回線多重化装置	撤去
	PoE SW-HUB	更新
	UPS (1.5kVA)	更新
	高速電源避雷器(署所用)	更新
	高速回線避雷器(署所用)	更新
2	付加盤	撤去
	HUB収納盤	更新
3	天草広域NW L3SW	更新
	天草広域NW メディアコンバータ	更新
4	光成端箱	既設

番号	機器名称	備考
5	電灯動力盤	既設
6	署所情報表示盤	既設
7	卓上型固定移動局無線装置	既設
8	放送用AMP	更新
9	複合機	既設

注記:カメラは2台撤去した後に、1台を新設する。
新設カメラの設置位置については発注者に確認すること。

工事名	高機能消防指令システム
図面名	中央消防署 倉岳分署 1階平面図 (参考図)
作成年月日	令和 8年 3月
縮尺	1/100 図面番号 18
会社名	三井共同建設コンサルタント株式会社
事業者名	天草広域連合消防本部

中央消防署 新和分署 1階平面図 (参考図) S=1/100

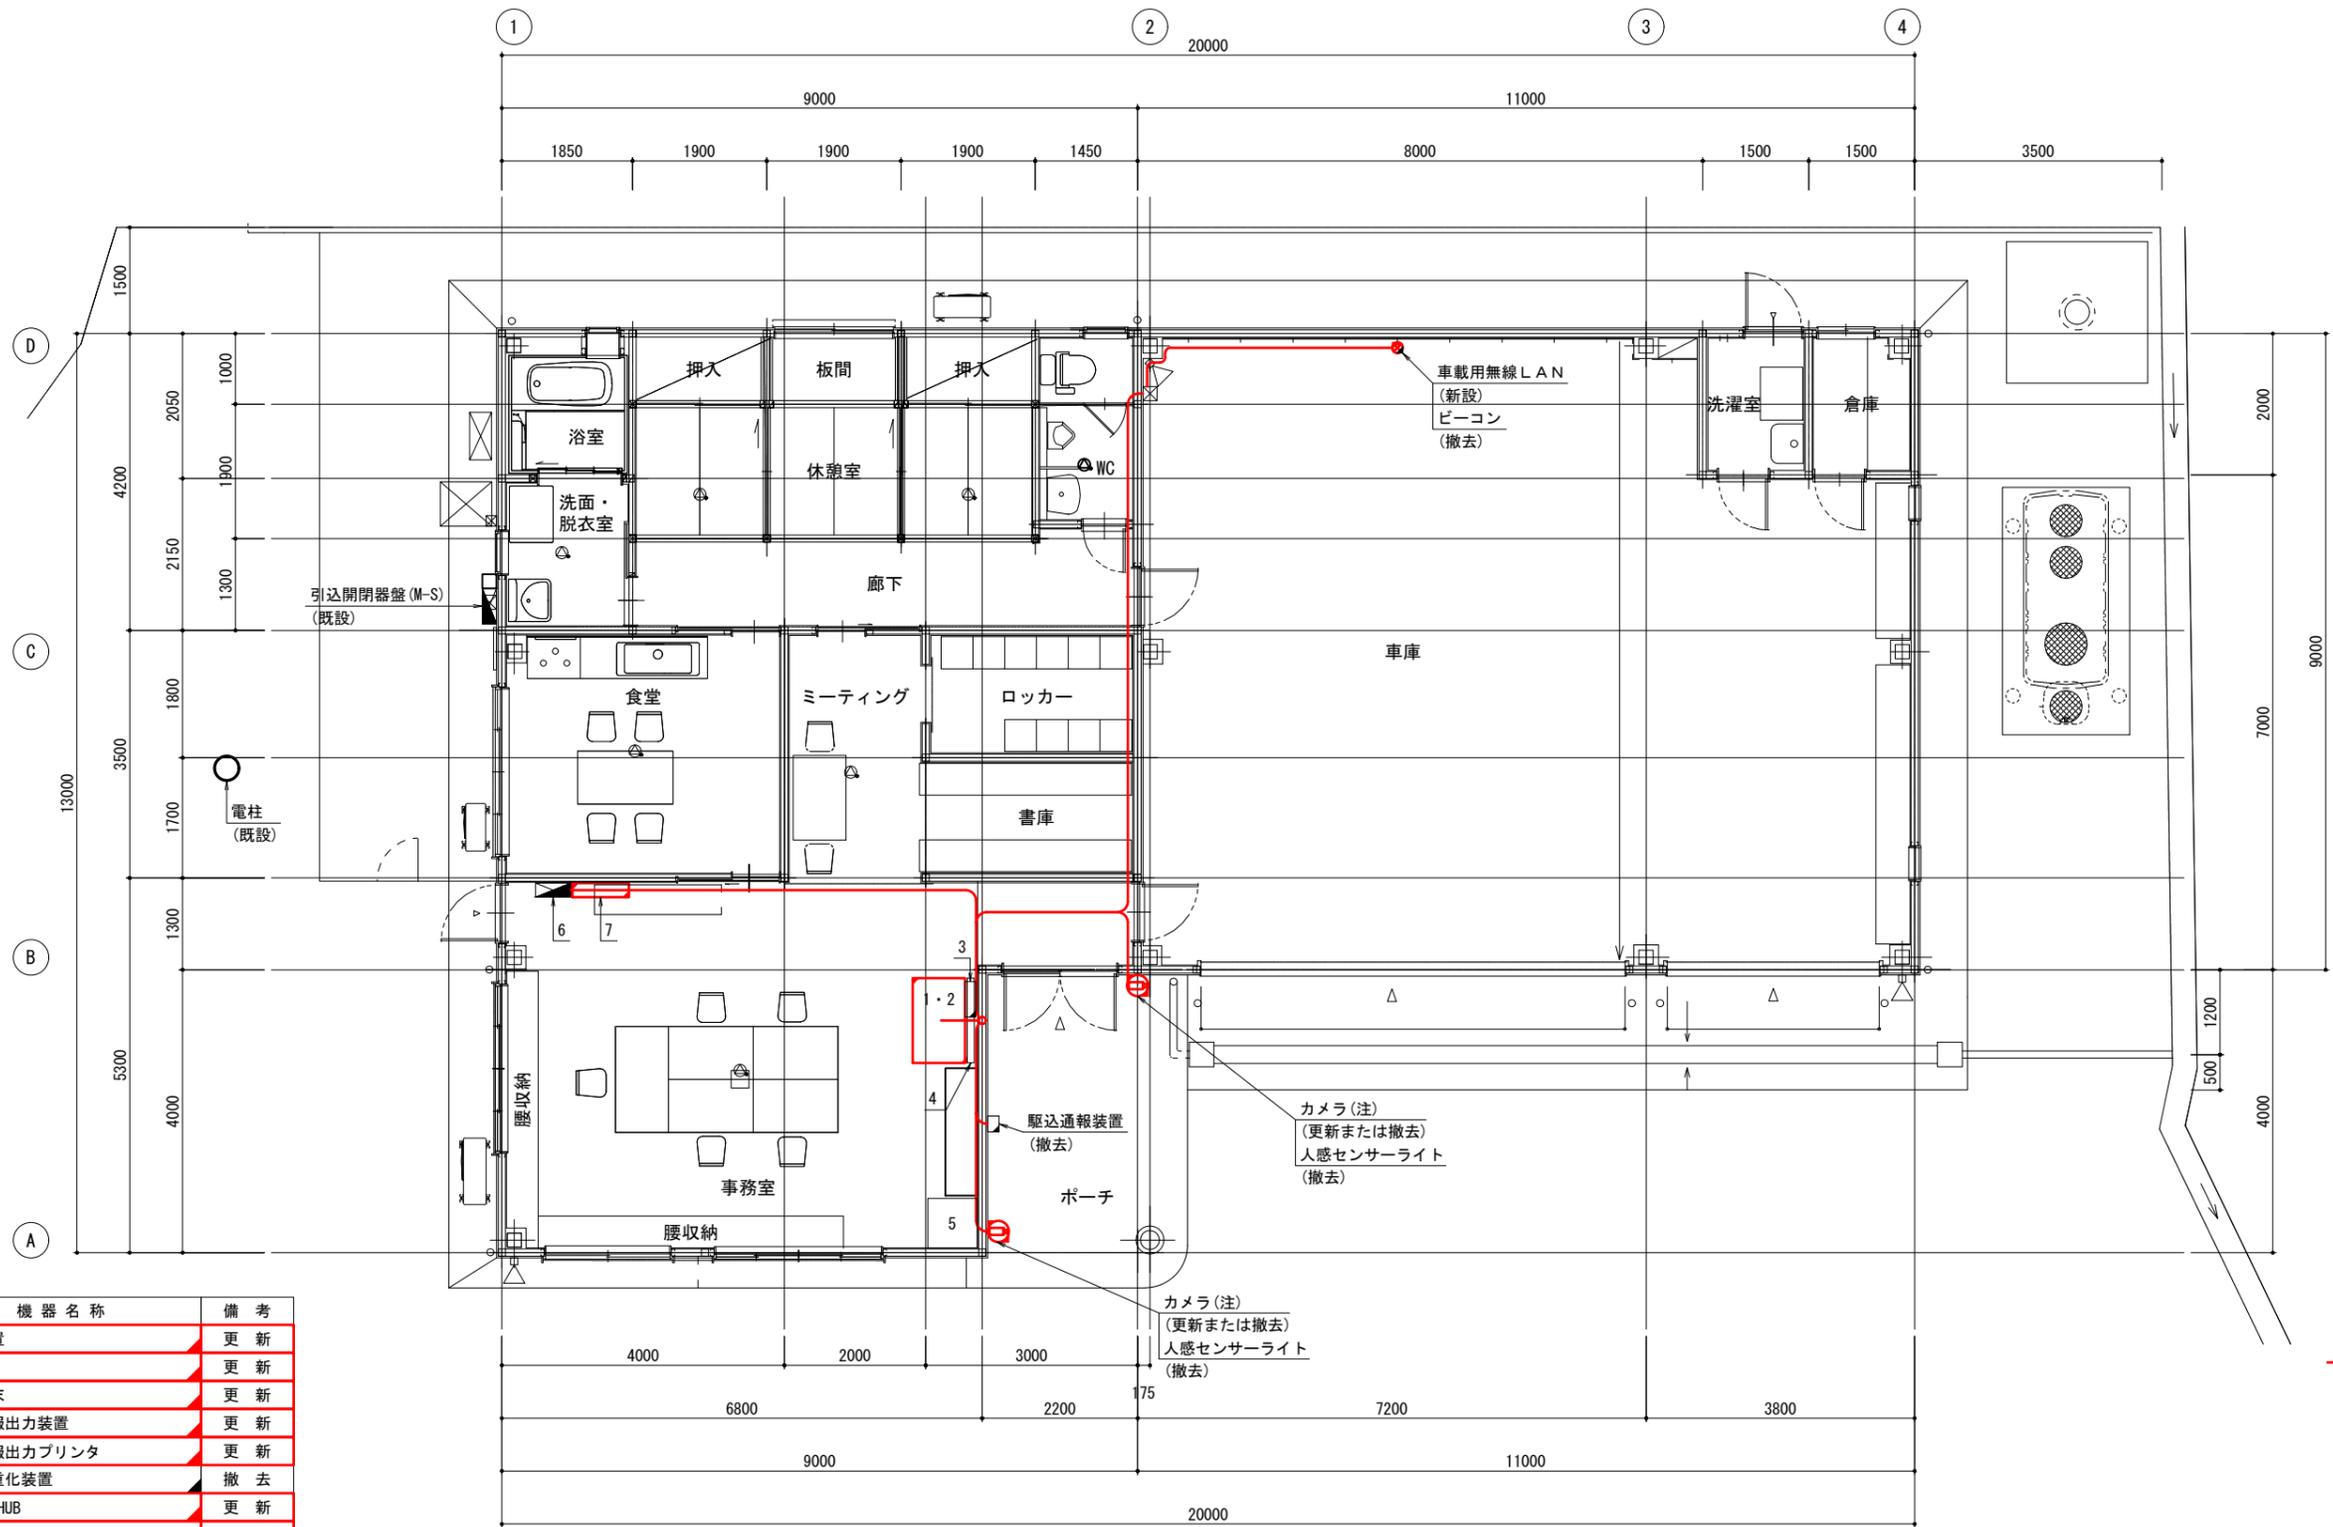

- 凡例
- 更新
 - 新設
 - 撤去
 - 既設
 - 移設
 - ⊙ 監視カメラ(ドーム式)
 - ⊠ 監視カメラ(固定式)
 - ケーブル経路

機器一覧表


番号	機器名称	備考
1	指令装置	更新
	L2SW	更新
	署所端末	更新
	指令情報出力装置	更新
	指令情報出力プリンタ	更新
	回線多重化装置	撤去
	PoE SW-HUB	更新
	UPS (1.5kVA)	更新
	高速電源避雷器(署所用)	更新
	高速回線避雷器(署所用)	更新
卓上型固定移動局無線装置	既設	
2	放送用AMP	更新
3	付加盤	撤去
4	署所情報表示盤	既設
5	複合機	既設

番号	機器名称	備考
6	電灯動力盤(LP-1)	既設
7	端子盤(T-1)	更新
	天草広域NW L3SW	更新
	天草広域NW メディアコンバータ	更新

工事名	高機能消防指令システム
図面名	中央消防署 新和分署 1階平面図 (参考図)
作成年月日	令和 8年 3月
縮尺	1/100
図面番号	19
会社名	三井共同建設コンサルタント株式会社
事業者名	天草広域連合消防本部

注記:カメラは2台撤去した後、1台を新設する。
新設カメラの設置位置については発注者に確認すること。

中央消防署 五和分署 1階平面図 (参考図) S=1/100

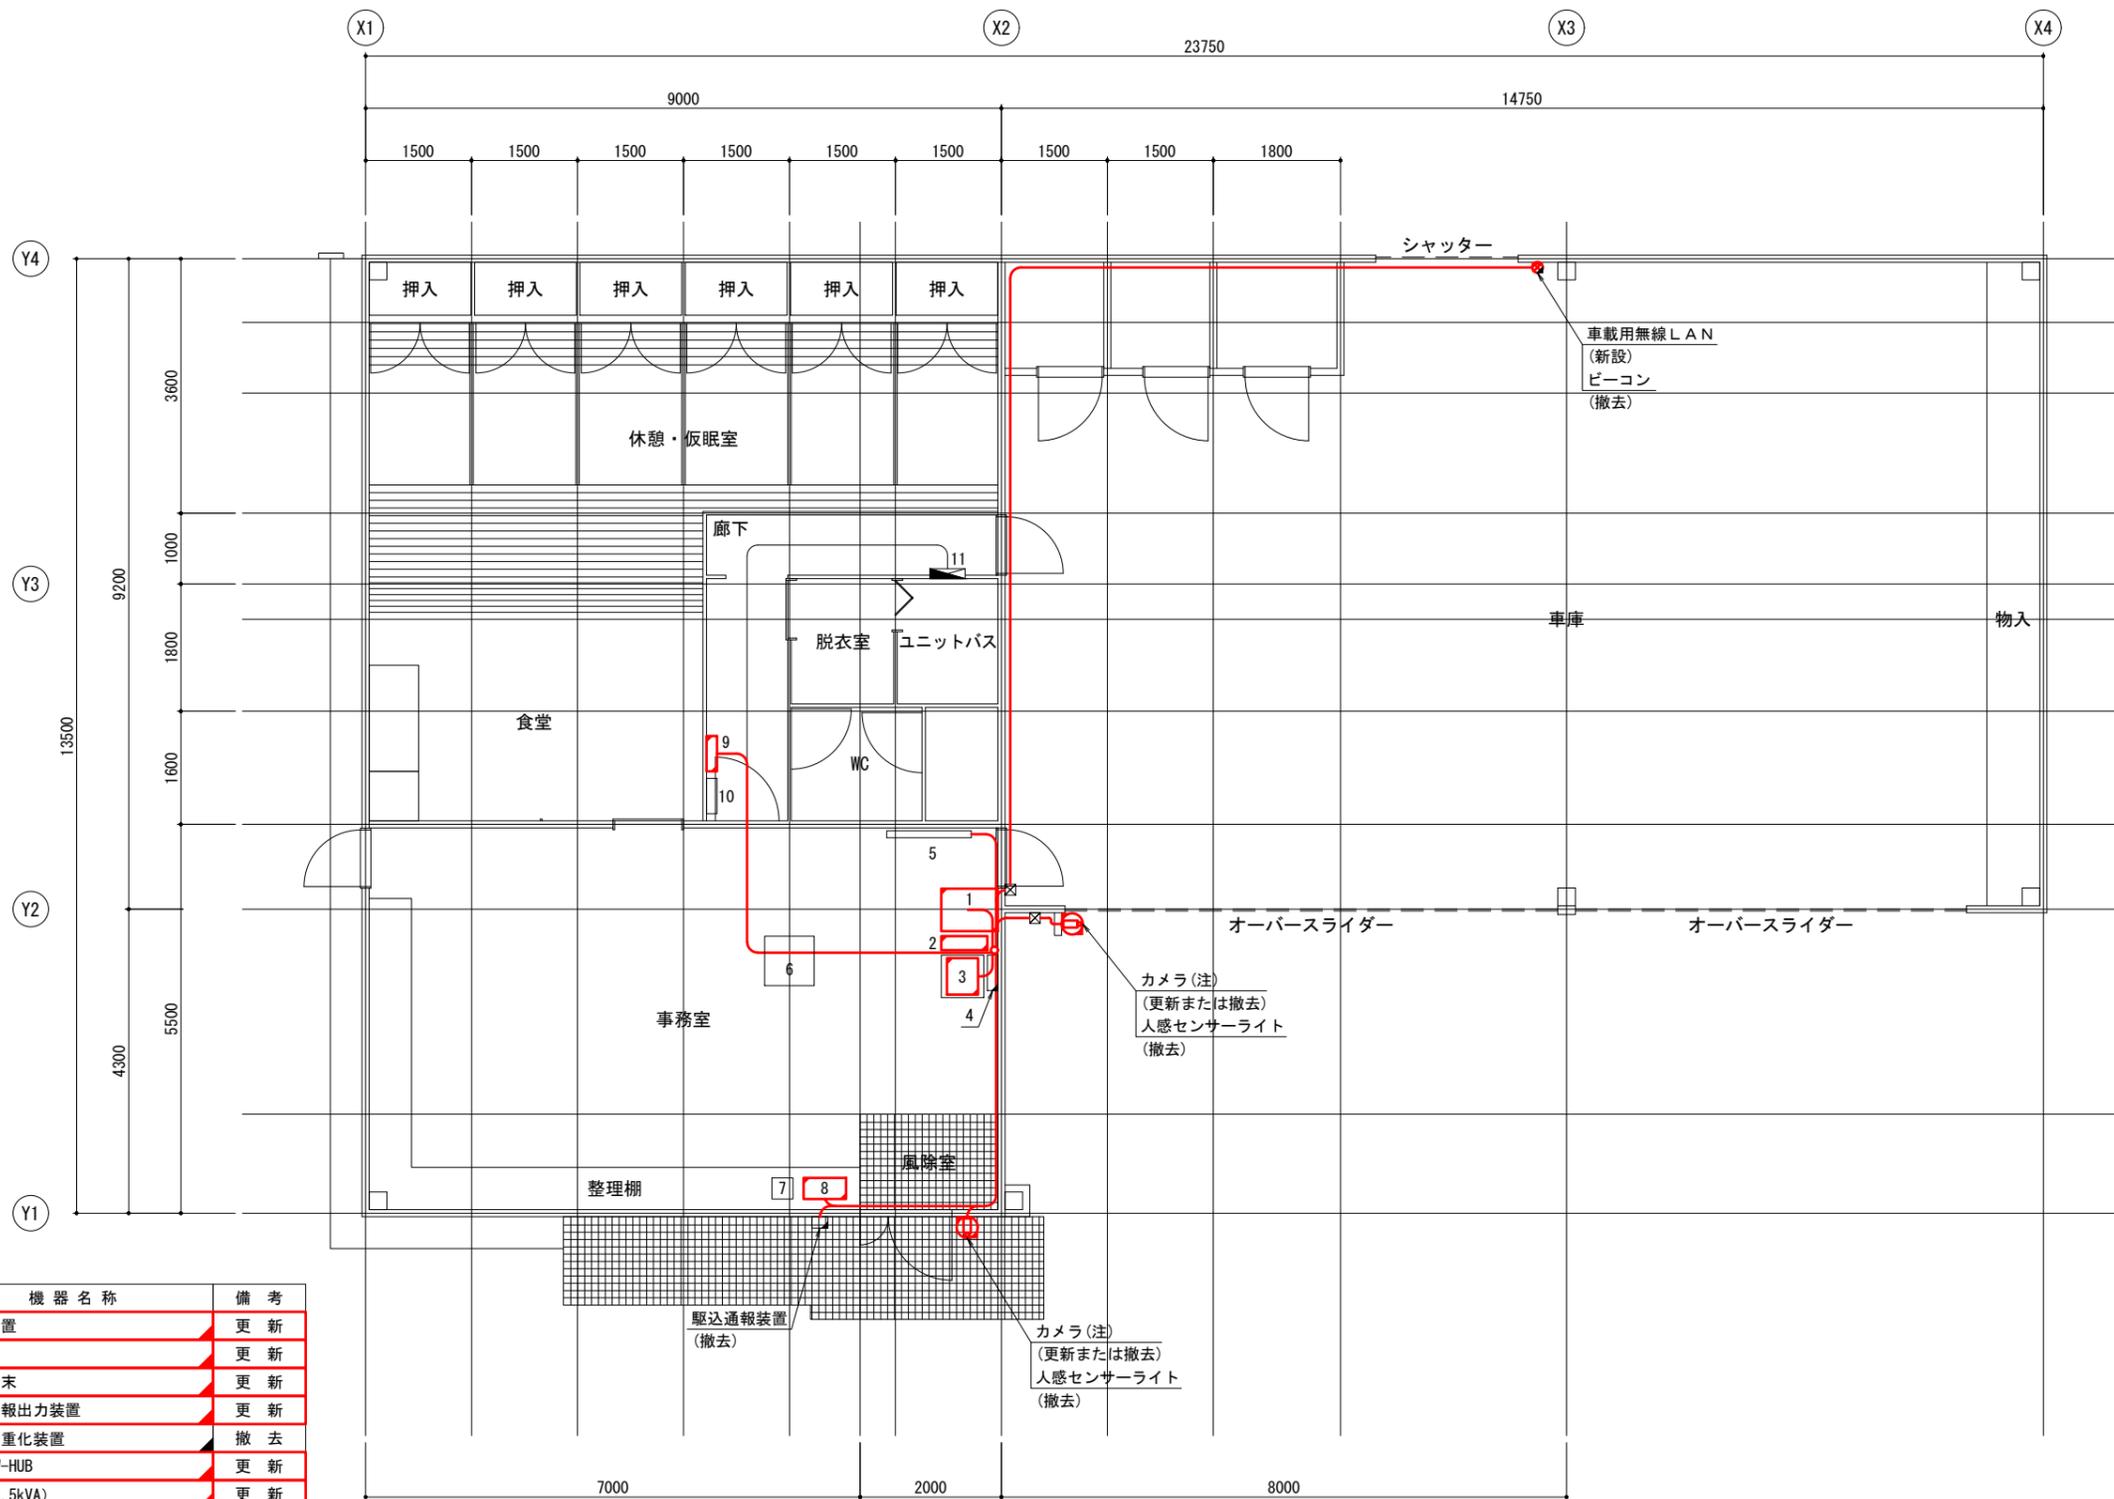

機器一覧表

番号	機器名称	備考
1	指令装置	更新
1	L2SW	更新
1	署所端末	更新
1	指令情報出力装置	更新
1	回線多重化装置	撤去
1	PoE SW-HUB	更新
1	UPS (1.5kVA)	更新
1	高速電源避雷器(署所用)	更新
1	高速回線避雷器(署所用)	更新
2	HUB収納盤	更新
2	天草広域NW L3SW	更新
3	指令情報出力プリンタ	更新
4	付加盤	撤去
5	署所情報表示盤	既設
6	複合機	既設


番号	機器名称	備考
7	卓上型固定移動局無線装置	既設
8	放送用AMP	更新
9	収容盤	更新
9	天草広域NW メディアコンバータ	更新
10	光成端箱	既設
11	分電盤(LP-1)	既設

- 凡例
- 更新
 - 新設
 - 撤去
 - 既設
 - 移設
 - 監視カメラ(ドーム式)
 - 監視カメラ(固定式)
 - ケーブル経路

工事名	高機能消防指令システム
図面名	中央消防署 五和分署 1階平面図 (参考図)
作成年月日	令和 8年 3月
縮尺	1/100
図面番号	20
会社名	三井共同建設コンサルタント株式会社
事業者名	天草広域連合消防本部

注記:カメラは2台撤去した後、1台を新設する。
新設カメラの設置位置については発注者に確認すること。

中央消防署 荅北分署 1階平面図 (参考図) S=1/100

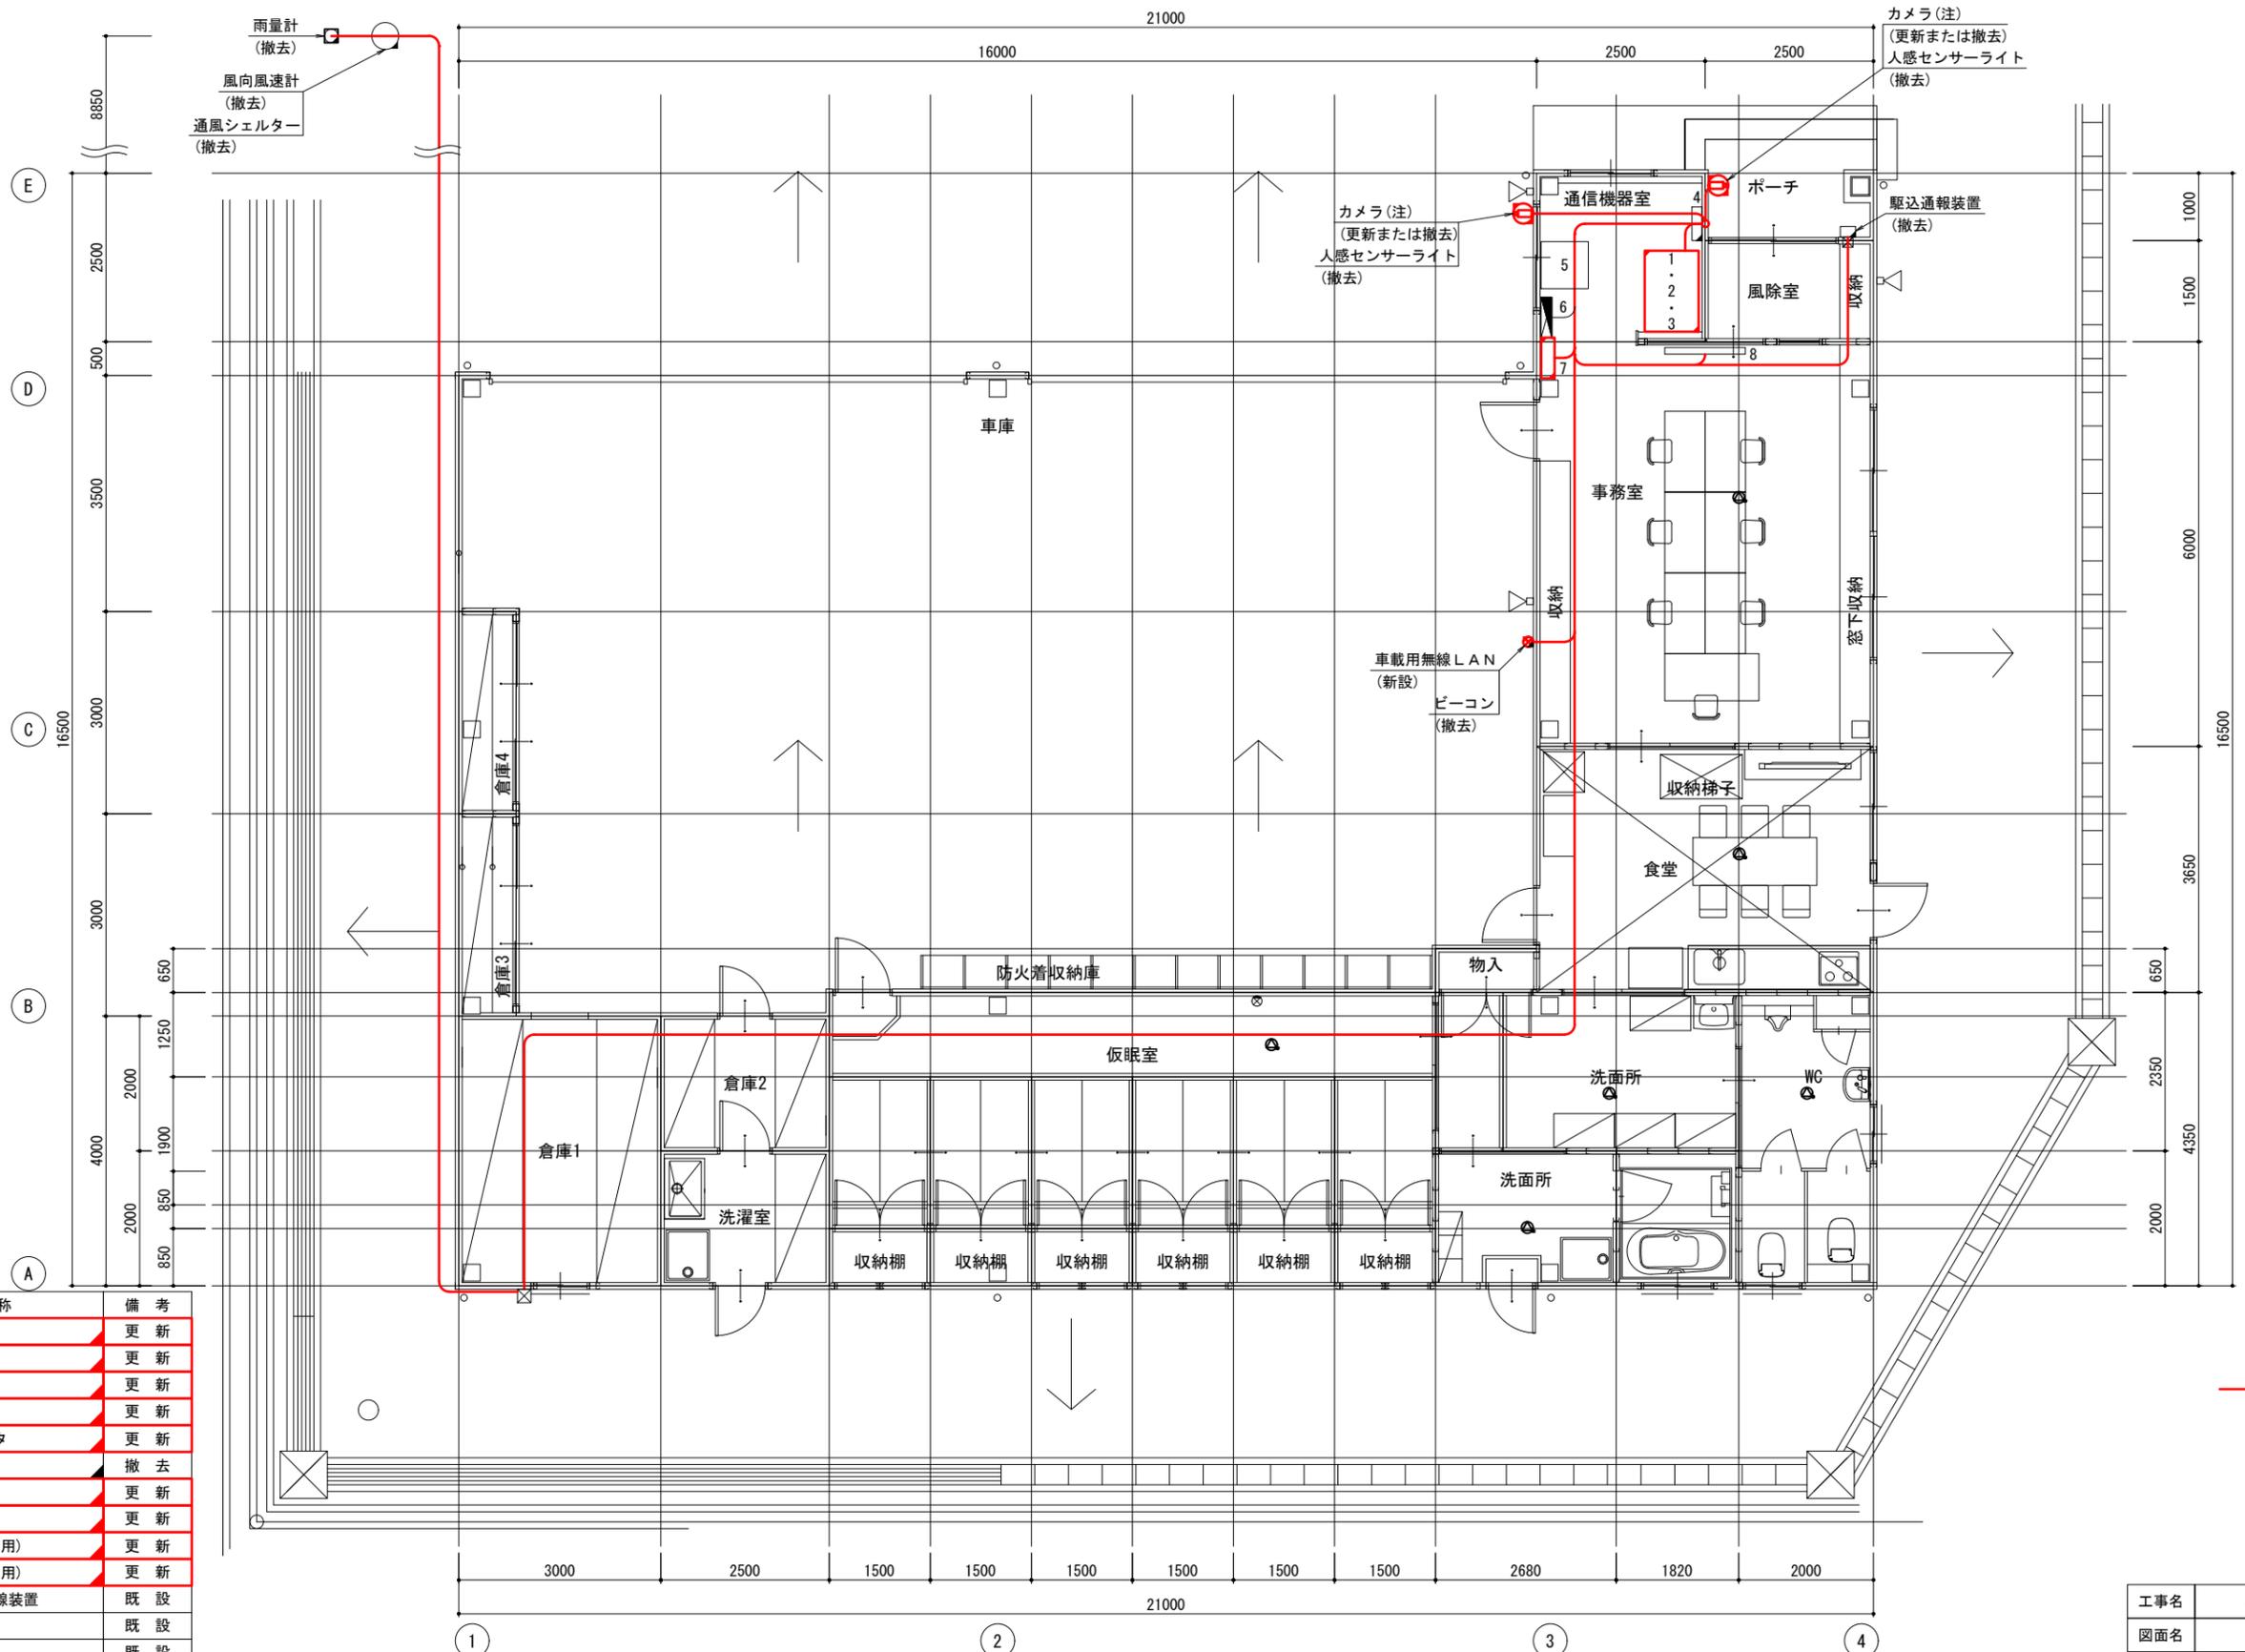

機器一覧表

番号	機器名称	備考
1	指令装置	更新
1	L2SW	更新
1	署所端末	更新
1	指令情報出力装置	更新
1	指令情報出力プリンタ	更新
1	回線多重化装置	撤去
1	PoE SW-HUB	更新
1	UPS (1.5kVA)	更新
1	高速電源避雷器(署所用)	更新
1	高速回線避雷器(署所用)	更新
1	卓上型固定移動局無線装置	既設
1	遠方監視制御装置	既設
1	無線系L3SW	既設
1	IPコンバータ	既設
2	放送用AMP	更新
3	気象PC	撤去
3	気象観測装置	撤去

番号	機器名称	備考
4	付加盤	撤去
5	複合機	既設
6	電灯動力盤 (LP-1)	既設

番号	機器名称	備考
7	保安器収納盤	更新
7	天草広域NW L3SW	更新
7	天草広域NW メディアコンバータ	更新


番号	機器名称	備考
8	署所情報表示盤	既設

- 凡例
- 更新
 - 新設
 - 撤去
 - 既設
 - 移設
 - 監視カメラ(ドーム式)
 - 監視カメラ(固定式)
 - ケーブル経路

工事名	高機能消防指令システム
図面名	中央消防署 荅北分署 1階平面図 (参考図)
作成年月日	令和 8年 3月
縮尺	1/100
図面番号	21
会社名	三井共同建設コンサルタント株式会社
事業者名	天草広域連合消防本部

注記:カメラは2台撤去した後に、1台を新設する。
新設カメラの設置位置については発注者に確認すること。

南消防署 1階平面図 (参考図) S=1/200

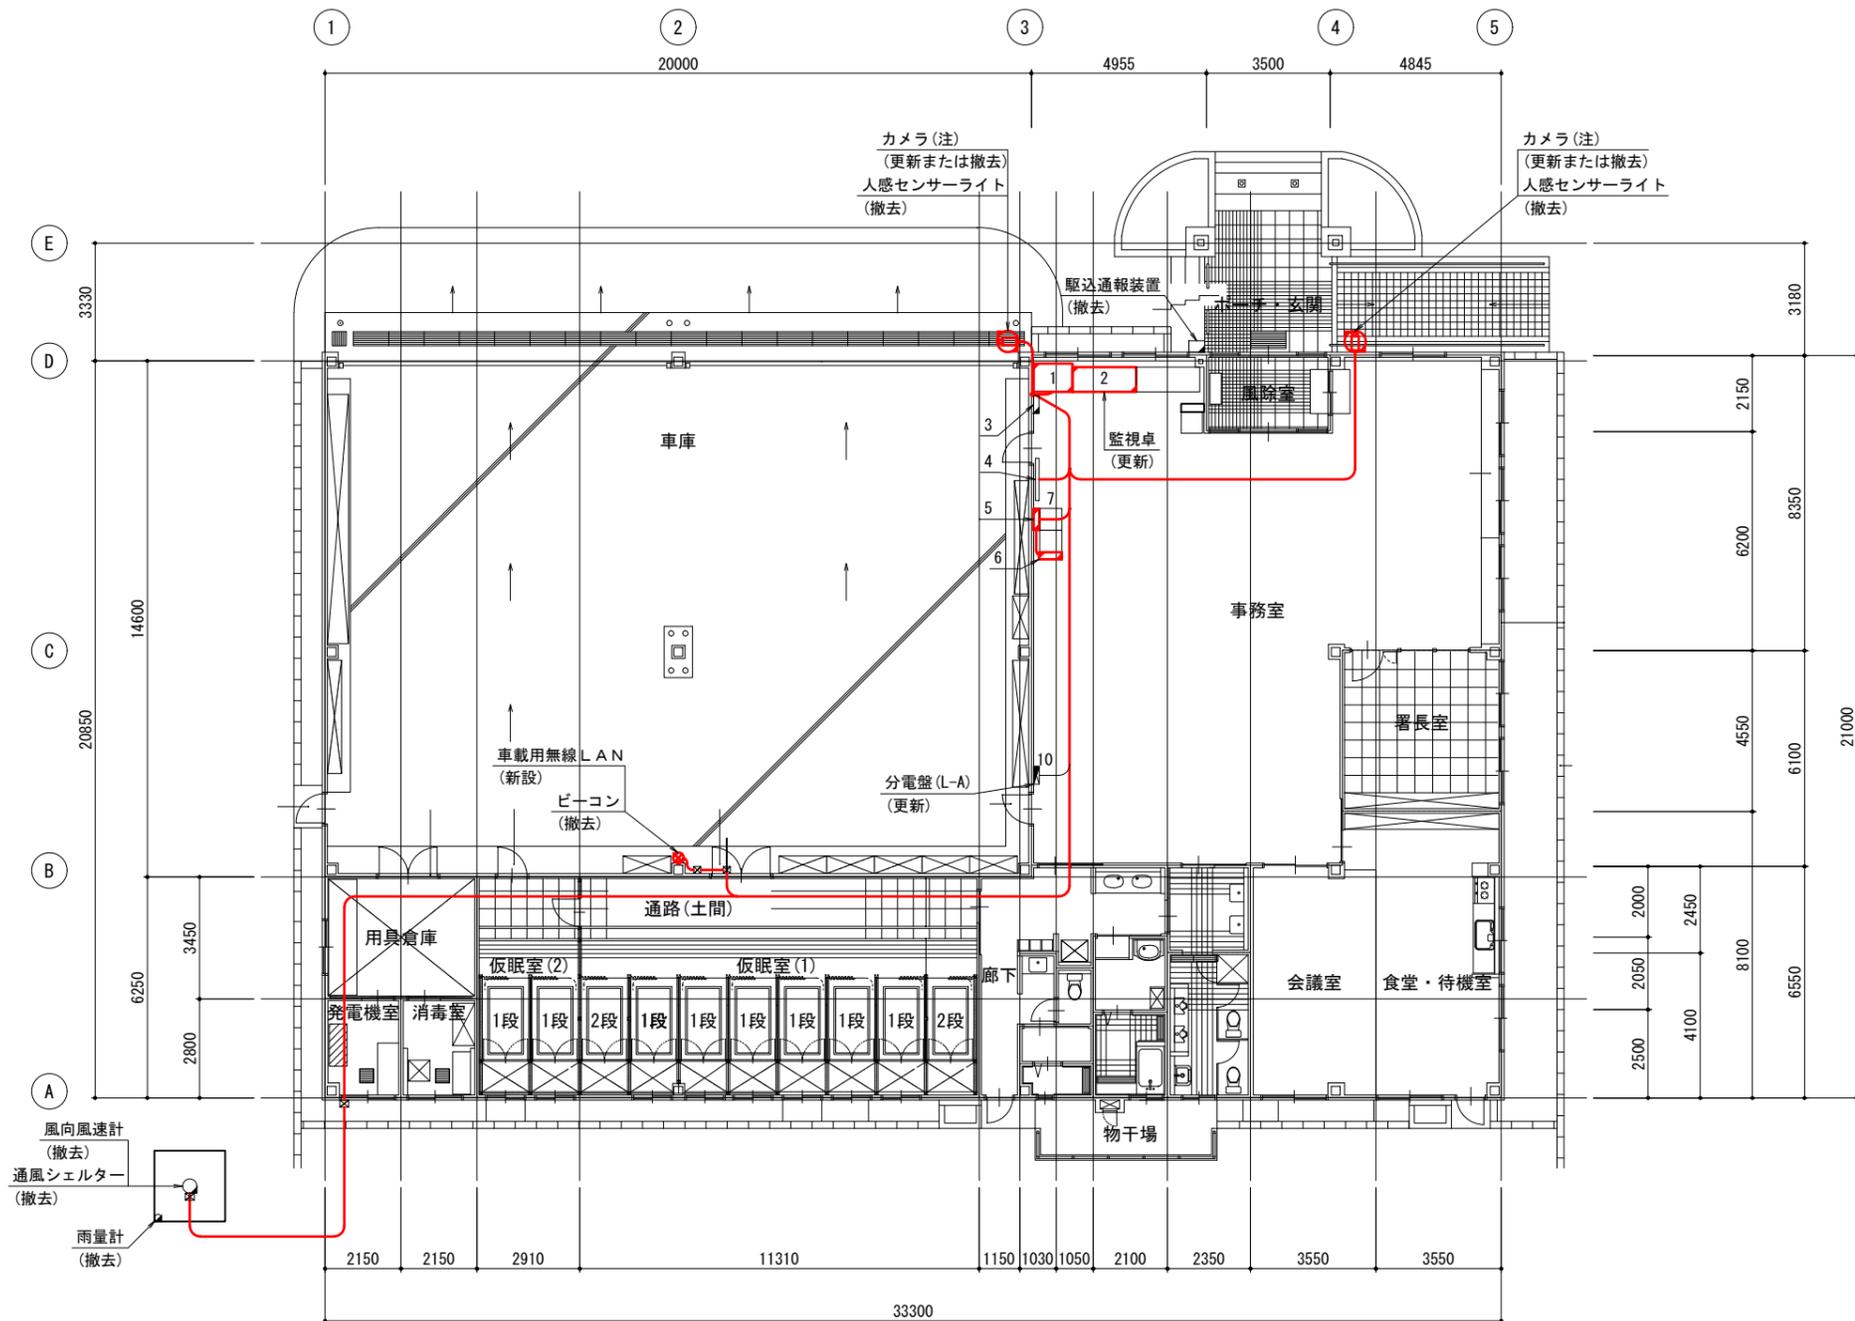

- 凡例
- 更新
 - 新設
 - 撤去
 - 既設
 - 移設
 - 監視カメラ(ドーム式)
 - 監視カメラ(固定式)
 - ケーブル経路

機器一覧表


番号	機器名称	備考
1	指令装置	更新
	L2SW	更新
	署所端末	更新
	指令情報出力装置	更新
	指令情報出力プリンタ	更新
	回線多重化装置	撤去
	PoE SW-HUB	更新
	UPS (1.5kVA)	更新
	高速電源避雷器(署所用)	更新
	高速回線避雷器(署所用)	更新
卓上型固定移動局無線装置	既設	
2	監視卓	更新
	放送用AMP	更新
	気象PC	撤去
	気象観測装置	撤去

番号	機器名称	備考
3	付加盤	撤去
4	署所情報表示盤	既設
5	保安器収納函	更新
	天草広域NW メディアコンバータ	更新
	光成端箱	既設
6	HUB収納盤	更新
	天草広域NW L3SW	更新
7	複合機	既設

工事名	高機能消防指令システム		
図面名	南消防署 1階平面図 (参考図)		
作成年月日	令和 8年 3月		
縮尺	1/200	図面番号	22
会社名	三井共同建設コンサルタント株式会社		
事業者名	天草広域連合消防本部		

注記:カメラは2台撤去した後、1台を新設する。
新設カメラの設置位置については発注者に確認すること。

南消防署 西天草分署 1階平面図 S=1/100

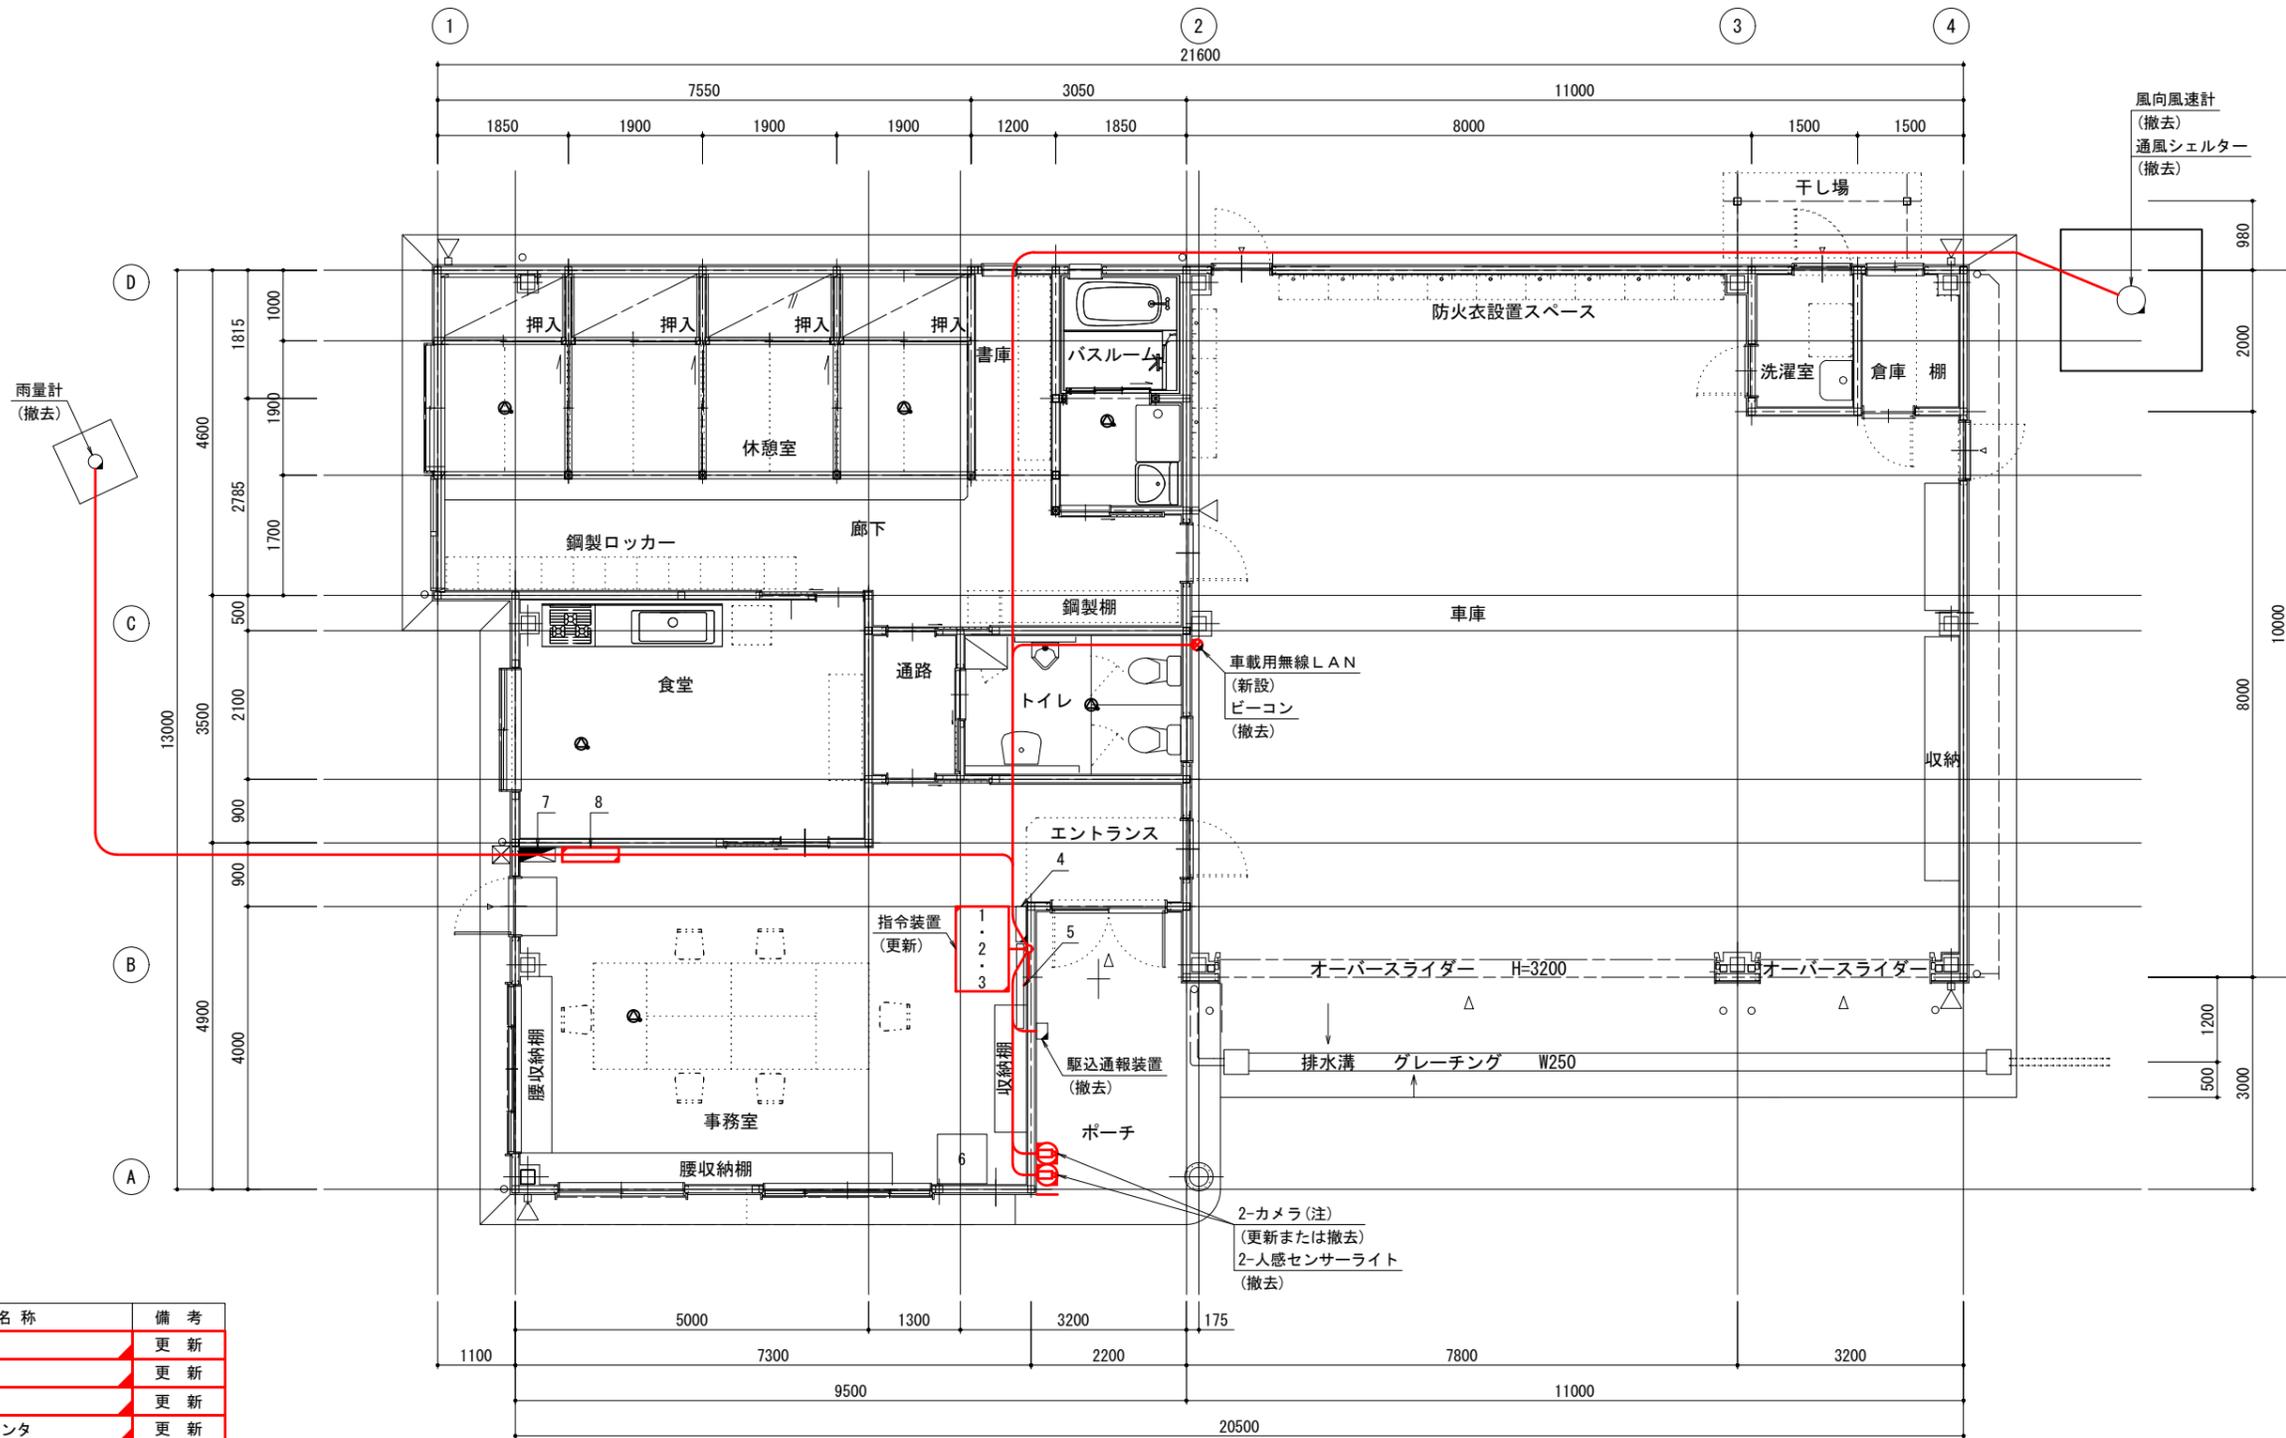

- 凡例
- 更新
 - 新設
 - 撤去
 - 既設
 - 移設
 - 監視カメラ(ドーム式)
 - 監視カメラ(固定式)
 - ケーブル経路

機器一覧表


番号	機器名称	備考
1	L2SW	更新
1	署所端末	更新
1	指令情報出力装置	更新
1	指令情報出力プリンタ	更新
1	回線多重化装置	撤去
1	PoE SW-HUB	更新
1	UPS (1.5kVA)	更新
1	高速電源避雷器(署所用)	更新
1	高速回線避雷器(署所用)	更新
1	卓上型固定移動局無線装置	既設
2	放送用AMP	更新
3	気象PC	撤去
3	気象観測装置	撤去
4	付加盤	撤去
5	署所情報表示盤	既設

番号	機器名称	備考
6	複合機	既設
7	電灯動力盤(LP-1)	既設
8	保安器収容盤	更新
8	天草広域NW L3SW	更新
8	天草広域NW メディアコンバータ	更新
	光成端箱	既設

工事名	高機能消防指令システム
図面名	南消防署 西天草分署 1階平面図 (参考図)
作成年月日	令和 8年 3月
縮尺	1/100 図面番号 23
会社名	三井共同建設コンサルタント株式会社
事業者名	天草広域連合消防本部

注記:カメラは2台撤去した後に、1台を新設する。
新設カメラの設置位置については発注者に確認すること。

南消防署 河浦分署 1階平面図 (参考図) S=1/100

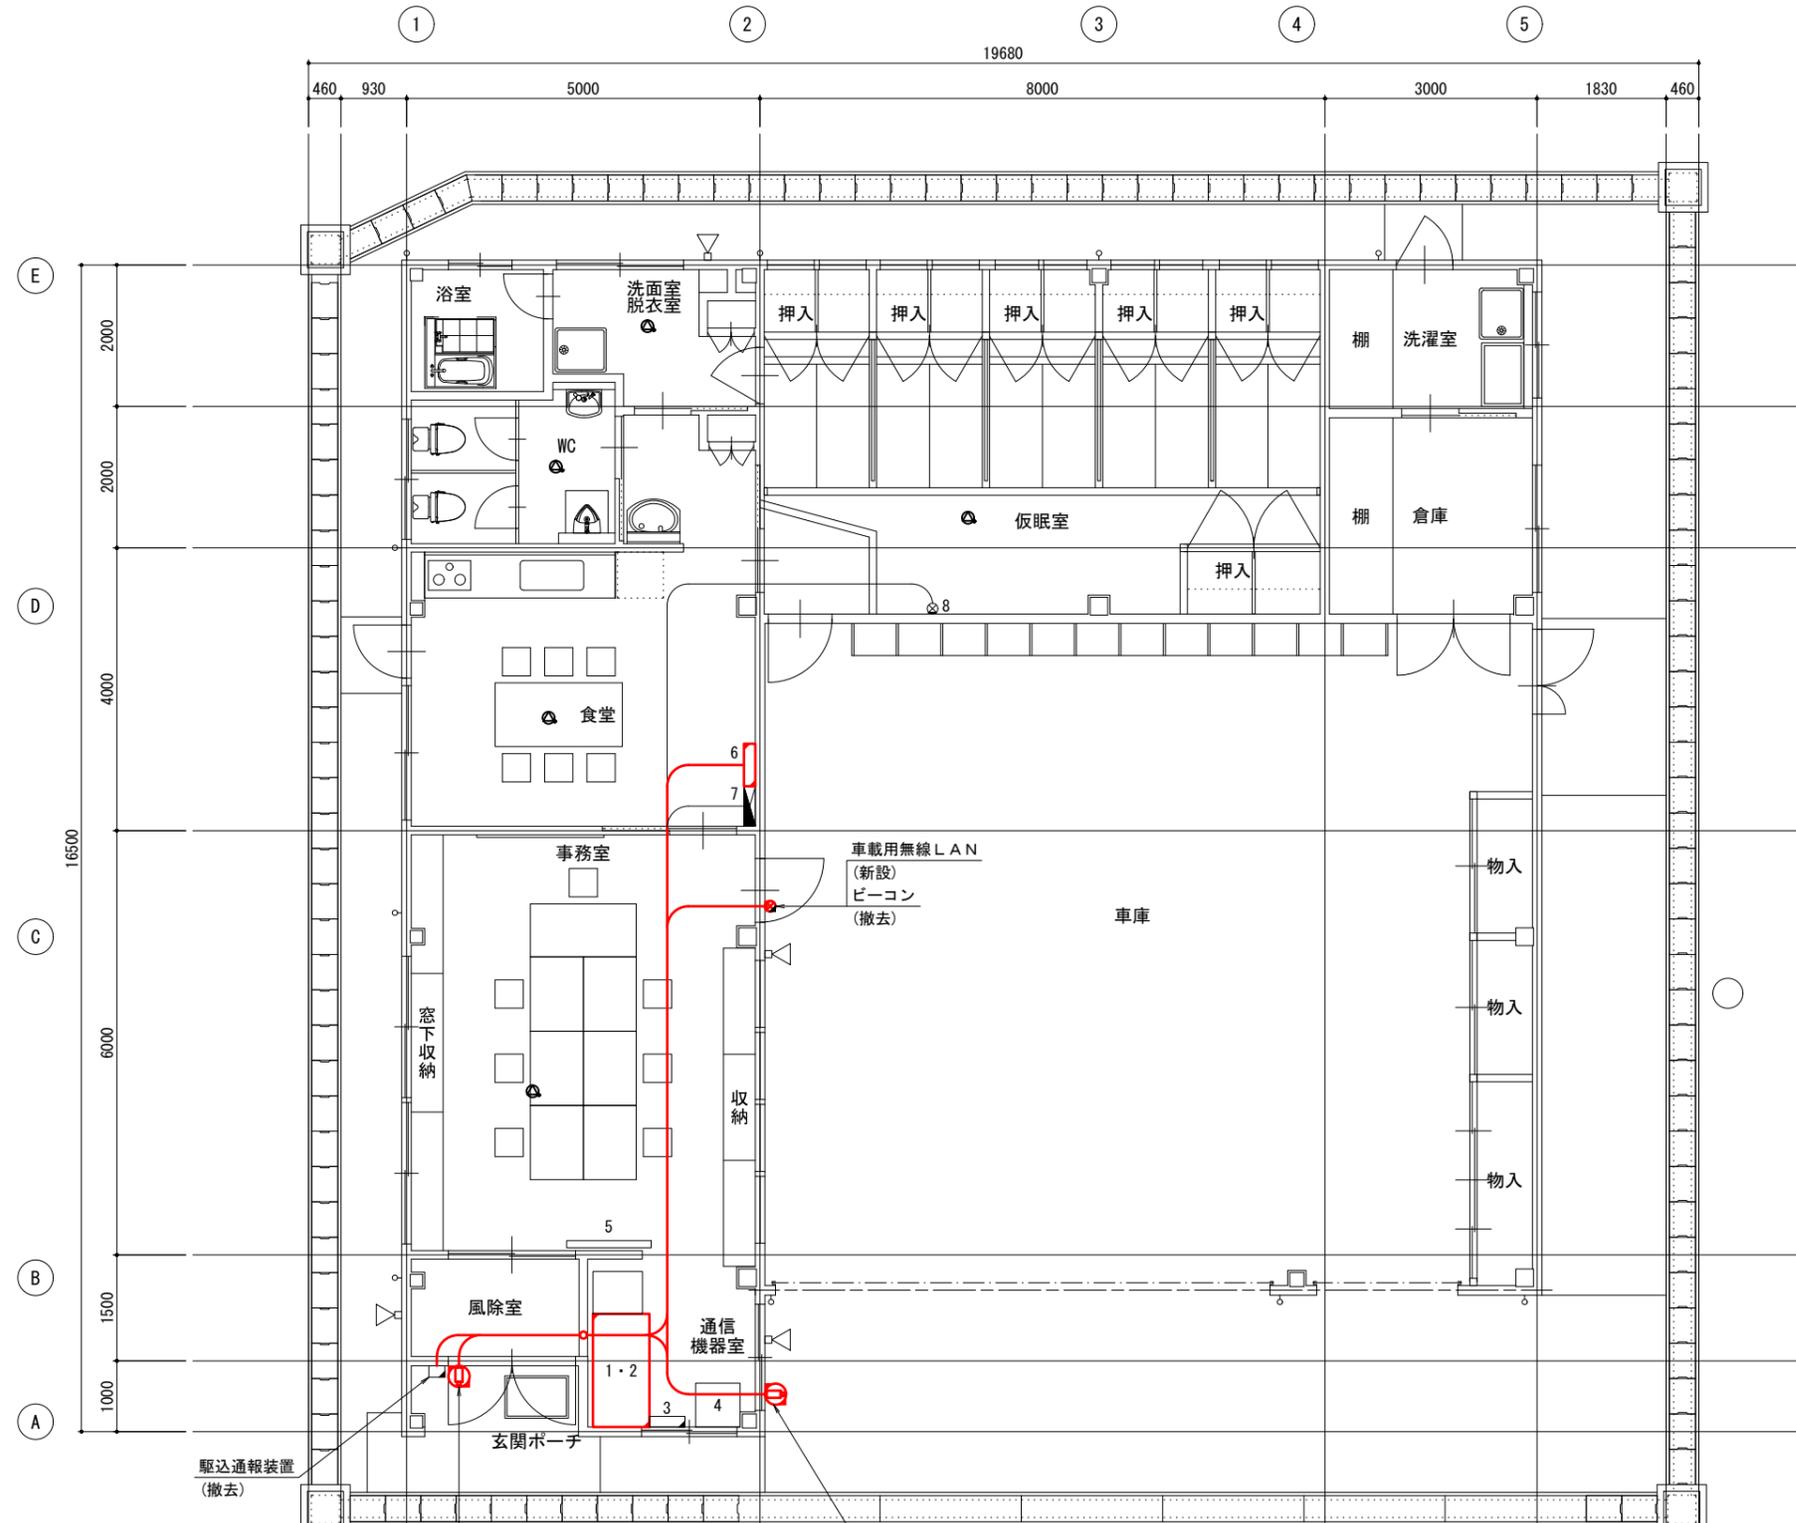

機器一覧表

番号	機器名称	備考
1	指令装置	更新
	L2SW	更新
	署所端末	更新
	指令情報出力装置	更新
	指令情報出力プリンタ	更新
	回線多重化装置	撤去
	PoE SW-HUB	更新
	UPS (1.5kVA)	更新
	高速電源避雷器(署所用)	更新
	高速回線避雷器(署所用)	更新
2	放送用AMP	更新
3	付加盤	撤去
4	複合機	既設
5	署所情報表示盤	既設
6	保安器収納盤	更新
	天草広域NW L3SW	更新
7	天草広域NW メディアコンバータ	更新
	電灯動力分電盤(LP-1)	既設
8	パトライト	既設

- 凡例
- 更新
 - 新設
 - 撤去
 - 既設
 - 移設
 - 監視カメラ(ドーム式)
 - 監視カメラ(固定式)
 - ケーブル経路

カメラ(注)
(更新または撤去)
人感センサーライト
(撤去)

カメラ(注)
(更新または撤去)
人感センサーライト
(撤去)

工事名	高機能消防指令システム
図面名	南消防署 河浦分署 1階平面図 (参考図)
作成年月日	令和 8年 3月
縮尺	1/100 図面番号 24
会社名	三井共同建設コンサルタント株式会社
事業者名	天草広域連合消防本部

注記:カメラは2台撤去した後に、1台を新設する。
新設カメラの設置位置については発注者に確認すること。